



PŮDORYS 1NP

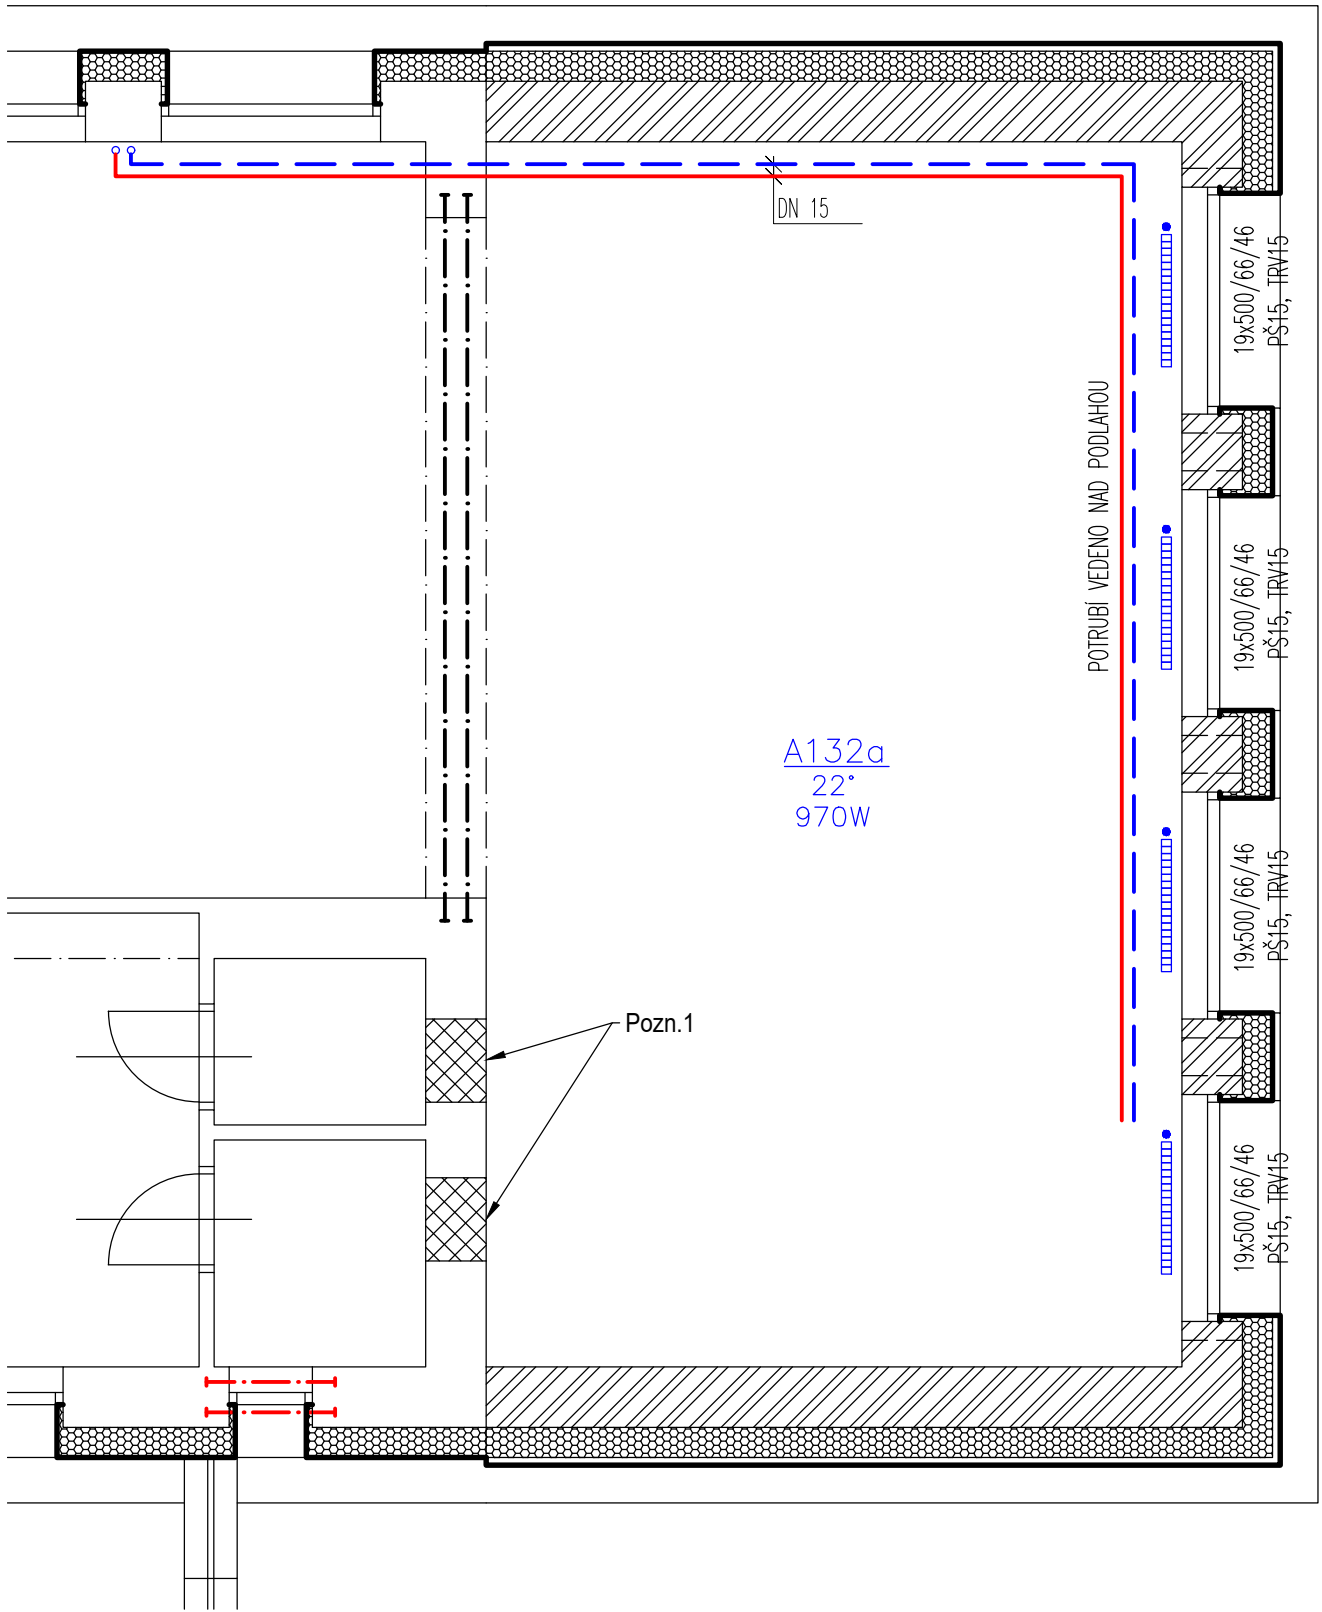

PŮDORYS 2NP

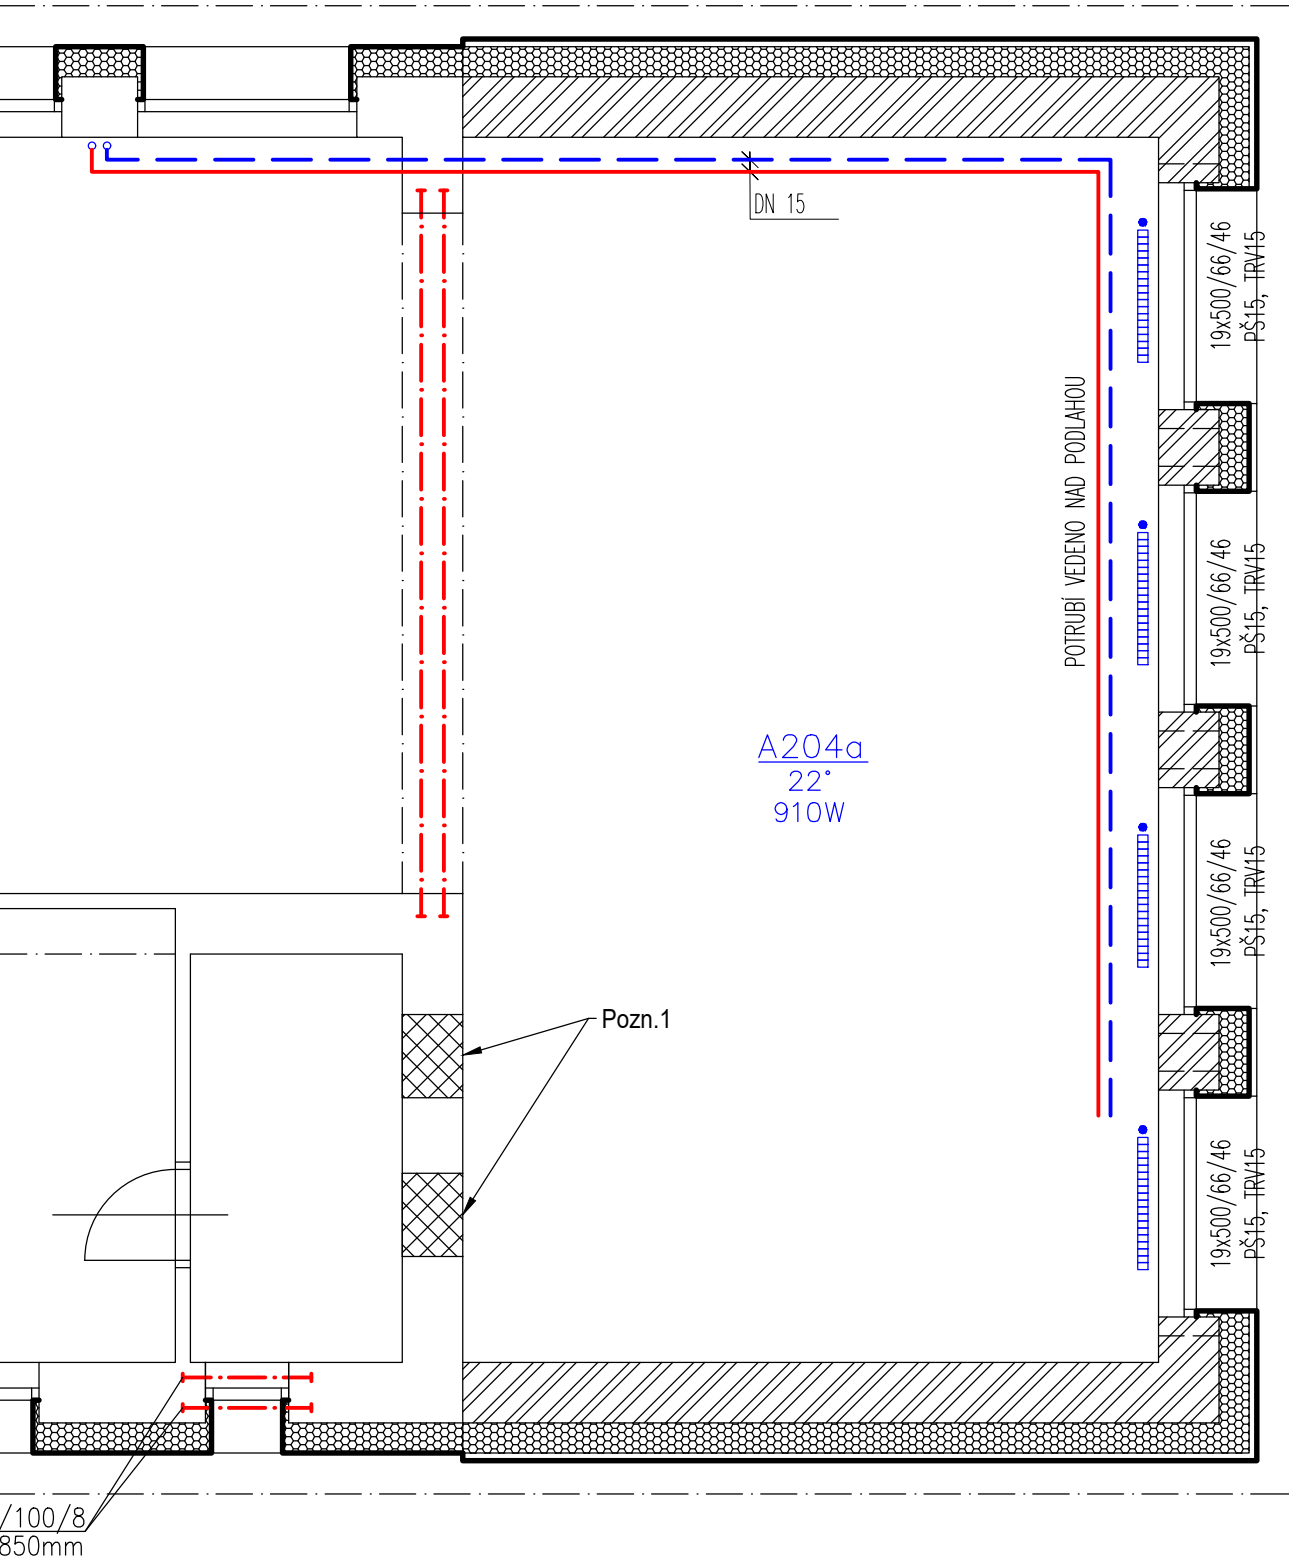


LEGENDA ÚČELU MÍSTNOSTÍ

č.m.	Účel místnosti	Plocha m²
A132a	HERNA	39,06
A204a	HERNA	39,06

LEGENDA POTRUBÍ



- PŘÍVODNÍ POTRUBÍ TOPNÉ VODY – 60°C
- VRATNÉ POTRUBÍ TOPNÉ VODY – 40°C
- OTOPNÉ TĚLESO OCELOVÉ ČLÁNKOVÉ

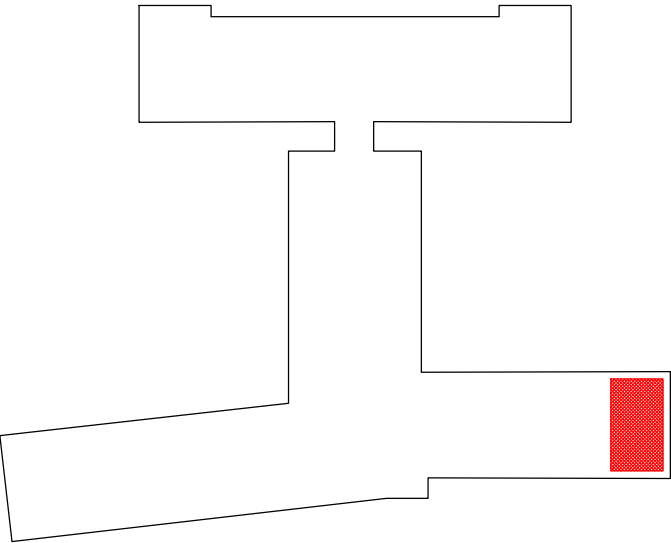SCHÉMA OBJEKTU



0,000 = 294,500 m.n.m. = 1 NP

INFORMACE NA TOMTO VÝKRESE JSOU CHRÁNĚNY AUTORSKÝM ZÁKONEM A JEJICH DALŠÍ POUŽITÍ, ZMĚNY ČI ÚPRAVY JSOU BEZ PŘEDCHOZÍHO VYROVNÁNÍ AUTORSKÝCH PRÁV TRESTNÉ.

Vypracoval	Ing. Radomír TYML	Akce	Zlepšení tepelně-technických vlastností obvodových konstrukcí objektu MŠ Seifertova		Investor	Město Valašské Meziříčí Náměstí 7, 757 01 Valašské Meziříčí		
Přezkoumal	Ing. Petr KOSÍK							
Schválil	Ing. Petr KOSÍK							
 Kouty 1413, 757 01 Valašské Meziříčí IČ: 05752671, DIČ: CZ05752671 info@tykoa.cz tel. 737 865 855, 777 989 929		Druh dokumentace	Status dokumentace					
		D.1.4.2 TECHNIKA PROSTŘEDÍ STAVEB - VYTÁPĚNÍ	DOKUMENTACE PRO PROVÁDĚNÍ STAVBY					
		Název dokumentu	Číslo zakázky	Číslo dokumentace				
		PŮDORYS 1NP A 2NP	3217					
		Měřítko 1:50	Kód dokumentace					
-	Index	Datum vydání	Jazyk	Č. výkresu				
-	-	2020-05	CS	D142.01				