


PŮDORYS 1NP - VZT zař.1
M 1:50

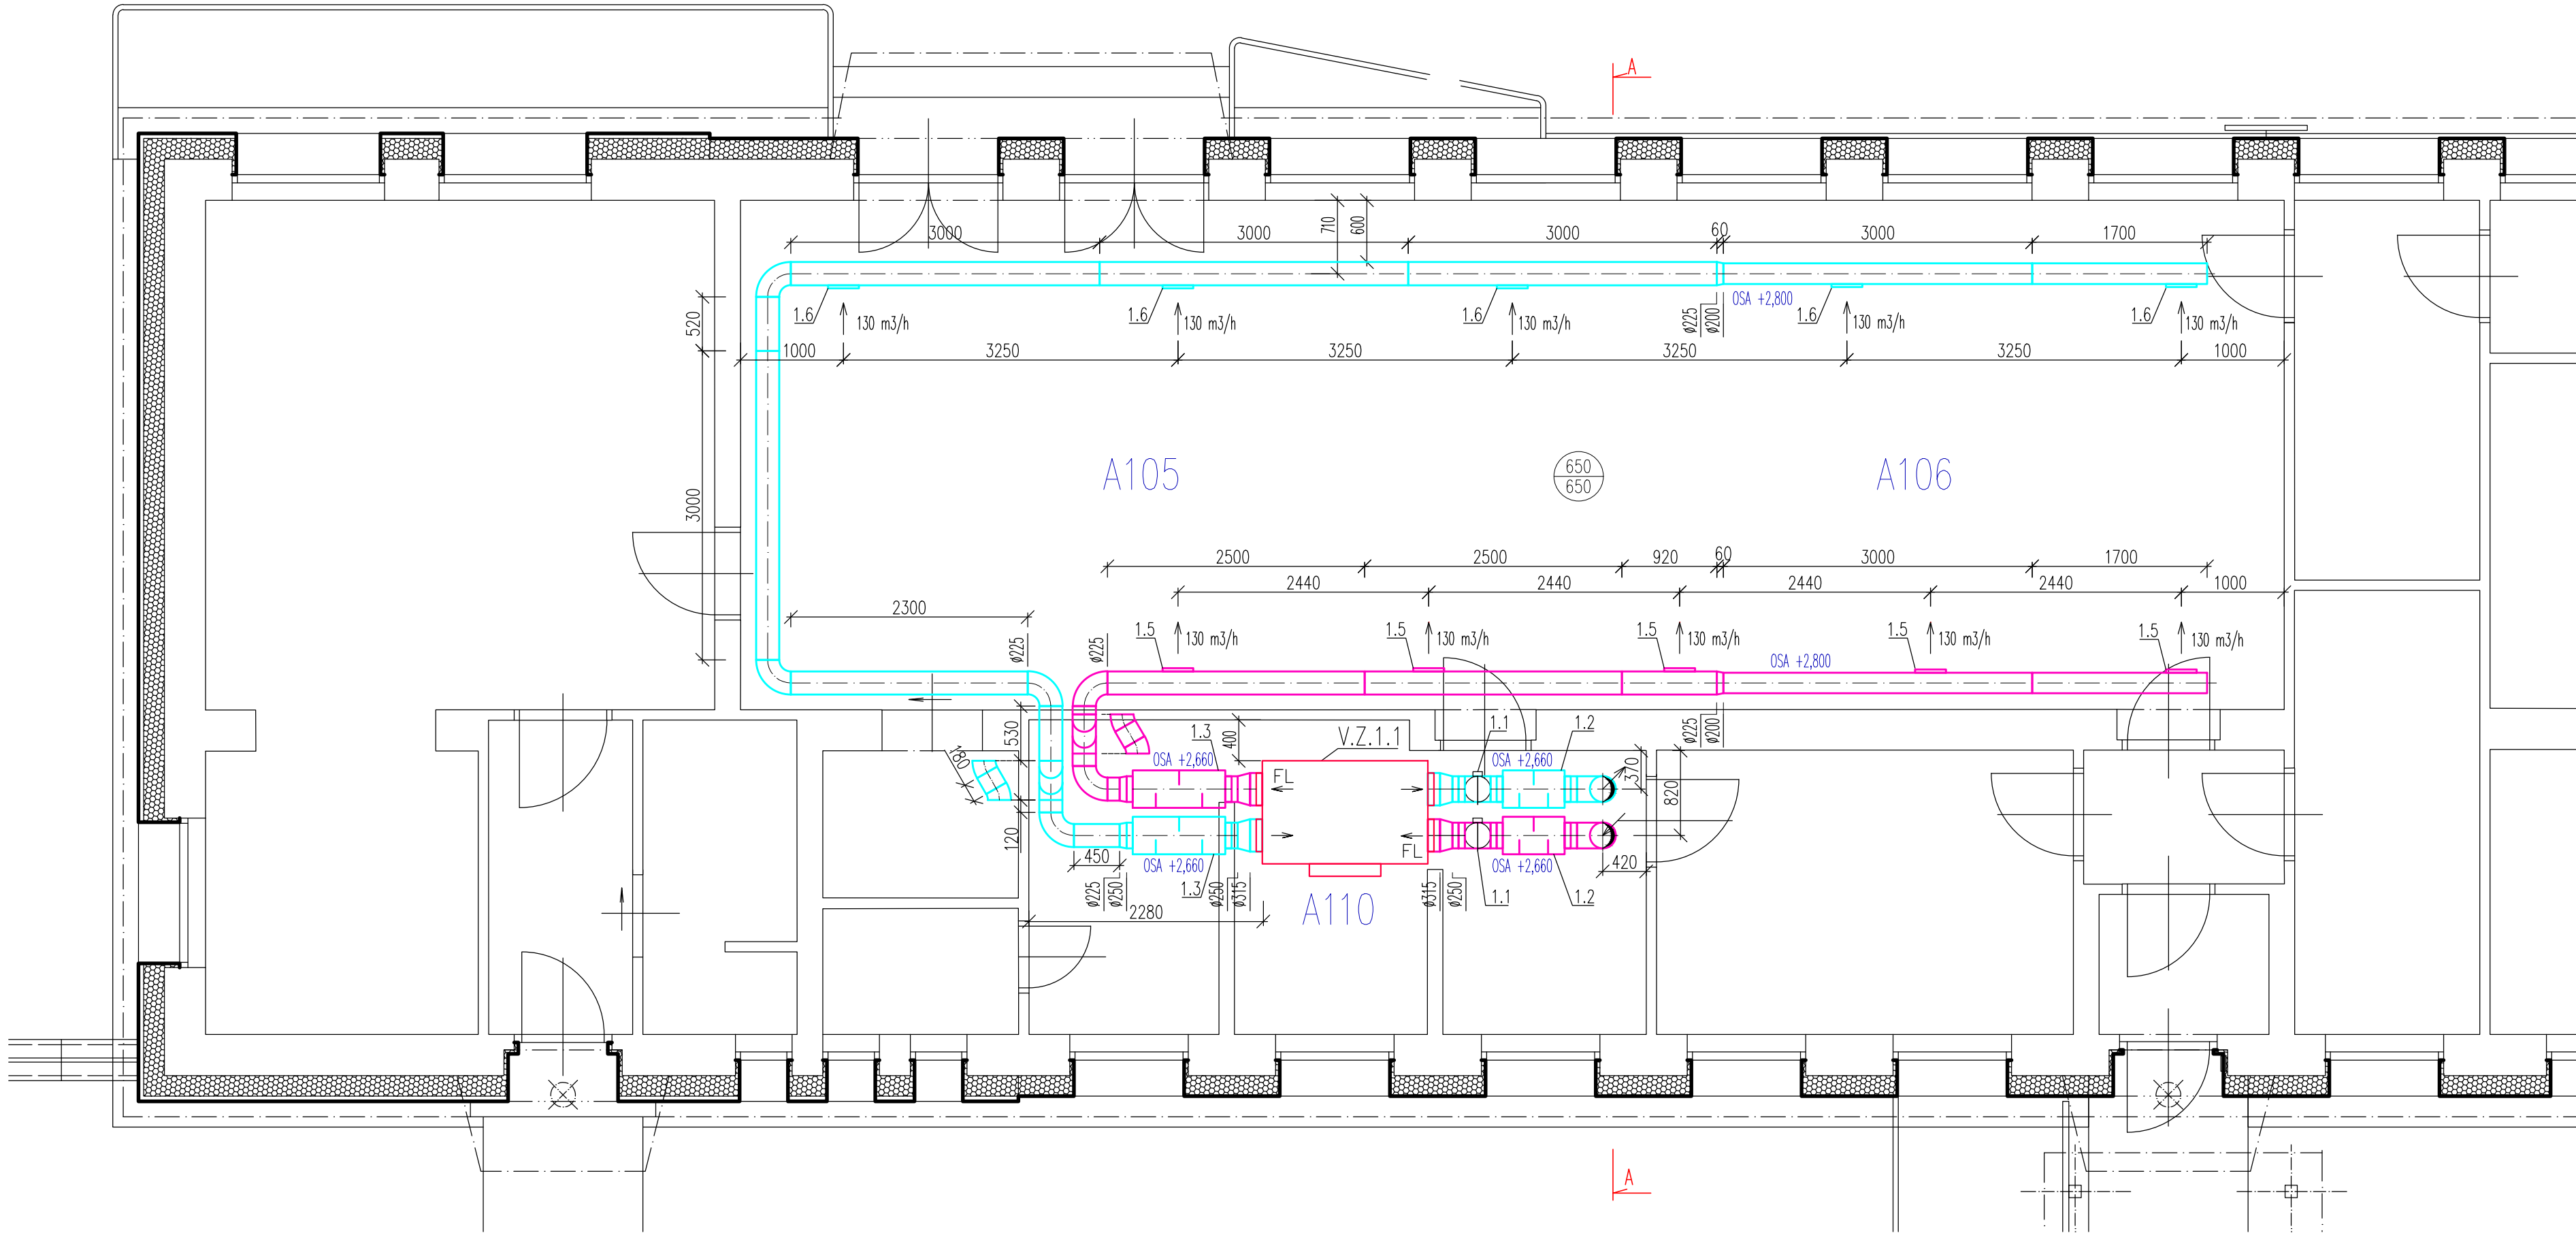


LEGENDA ÚČELU MÍSTNOSTÍ
PAVILON A 1NP

č.m.	Účel místnosti	Plocha m²
A105	HERNA	37,1
A106	TŘÍDA	37,1
A107	PŘÍPRAVA	6,63
A108	SKLAD LEHÁTEK	2,71
A109	WC PERSONÁL	2,32
A110	UMÝVARNA	17,06



LEGENDA POTRUBÍ
PŘÍVOD VZDUCHU
ODVOD VZDUCHU

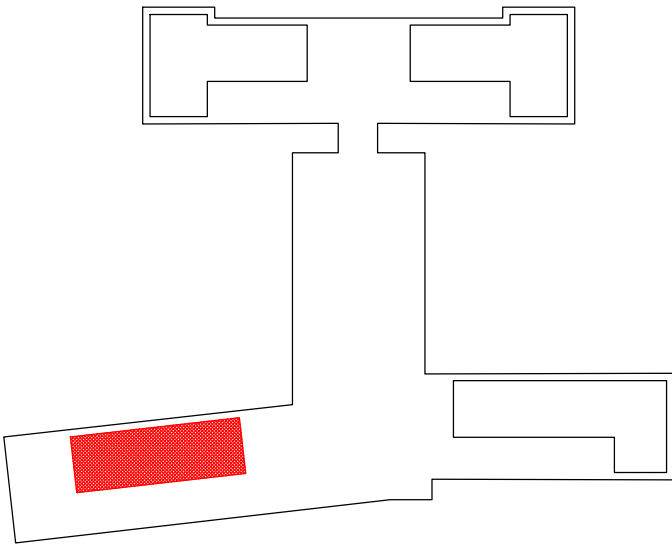SCHÉMA OBJEKTU



0,000 = 294,500 m.n.m. = 1 NP

INFORMACE NA TOMTO VÝKRESE JSOU CHRÁNĚNÝ AUTORSKÝM ZÁKONEM A JEJICH DALŠÍ POUŽITÍ, ZMĚNY ČI OPRAVY JSOU BEZ PŘEDCHOZÍHO VYROVNÁNÍ AUTORSKÝCH PRÁV TRESTNÉ.

Vypracoval Ing. Radomír TYML	Akce Zlepšení tepelně-technických vlastností obvodových konstrukcí objektu MŠ Seifertova	Investor Město Valašské Meziříčí Náměstí 7, 757 01 Valašské Meziříčí 	
Přezkoumal Ing. Petr KOSÍK		Status dokumentace DOKUMENTACE PRO PROVÁDĚNÍ STAVBY	
Schválil Ing. Petr KOSÍK		Číslo zakázky 3217	Číslo dokumentace
 Kouty 1413, 757 01 Valašské Meziříčí IČ: 05752671, DIČ: CZ05752671 info@tykoa.cz tel. 737 865 855, 777 989 929	Druh dokumentace D.1.4.1 TECHNIKA PROSTŘEDÍ STAVEB - VZDUCHOTECHNIKA	Index -	
	Název dokumentu PŮDORYS 1NP - VZT zař. 1	Kód dokumentace -	Datum vydání 2020-05
	Měřítko 1:50	Jazyk CS	Č. výkresu D141.01