


PŮDORYS 1NP - VZT zař.2
M 1:50

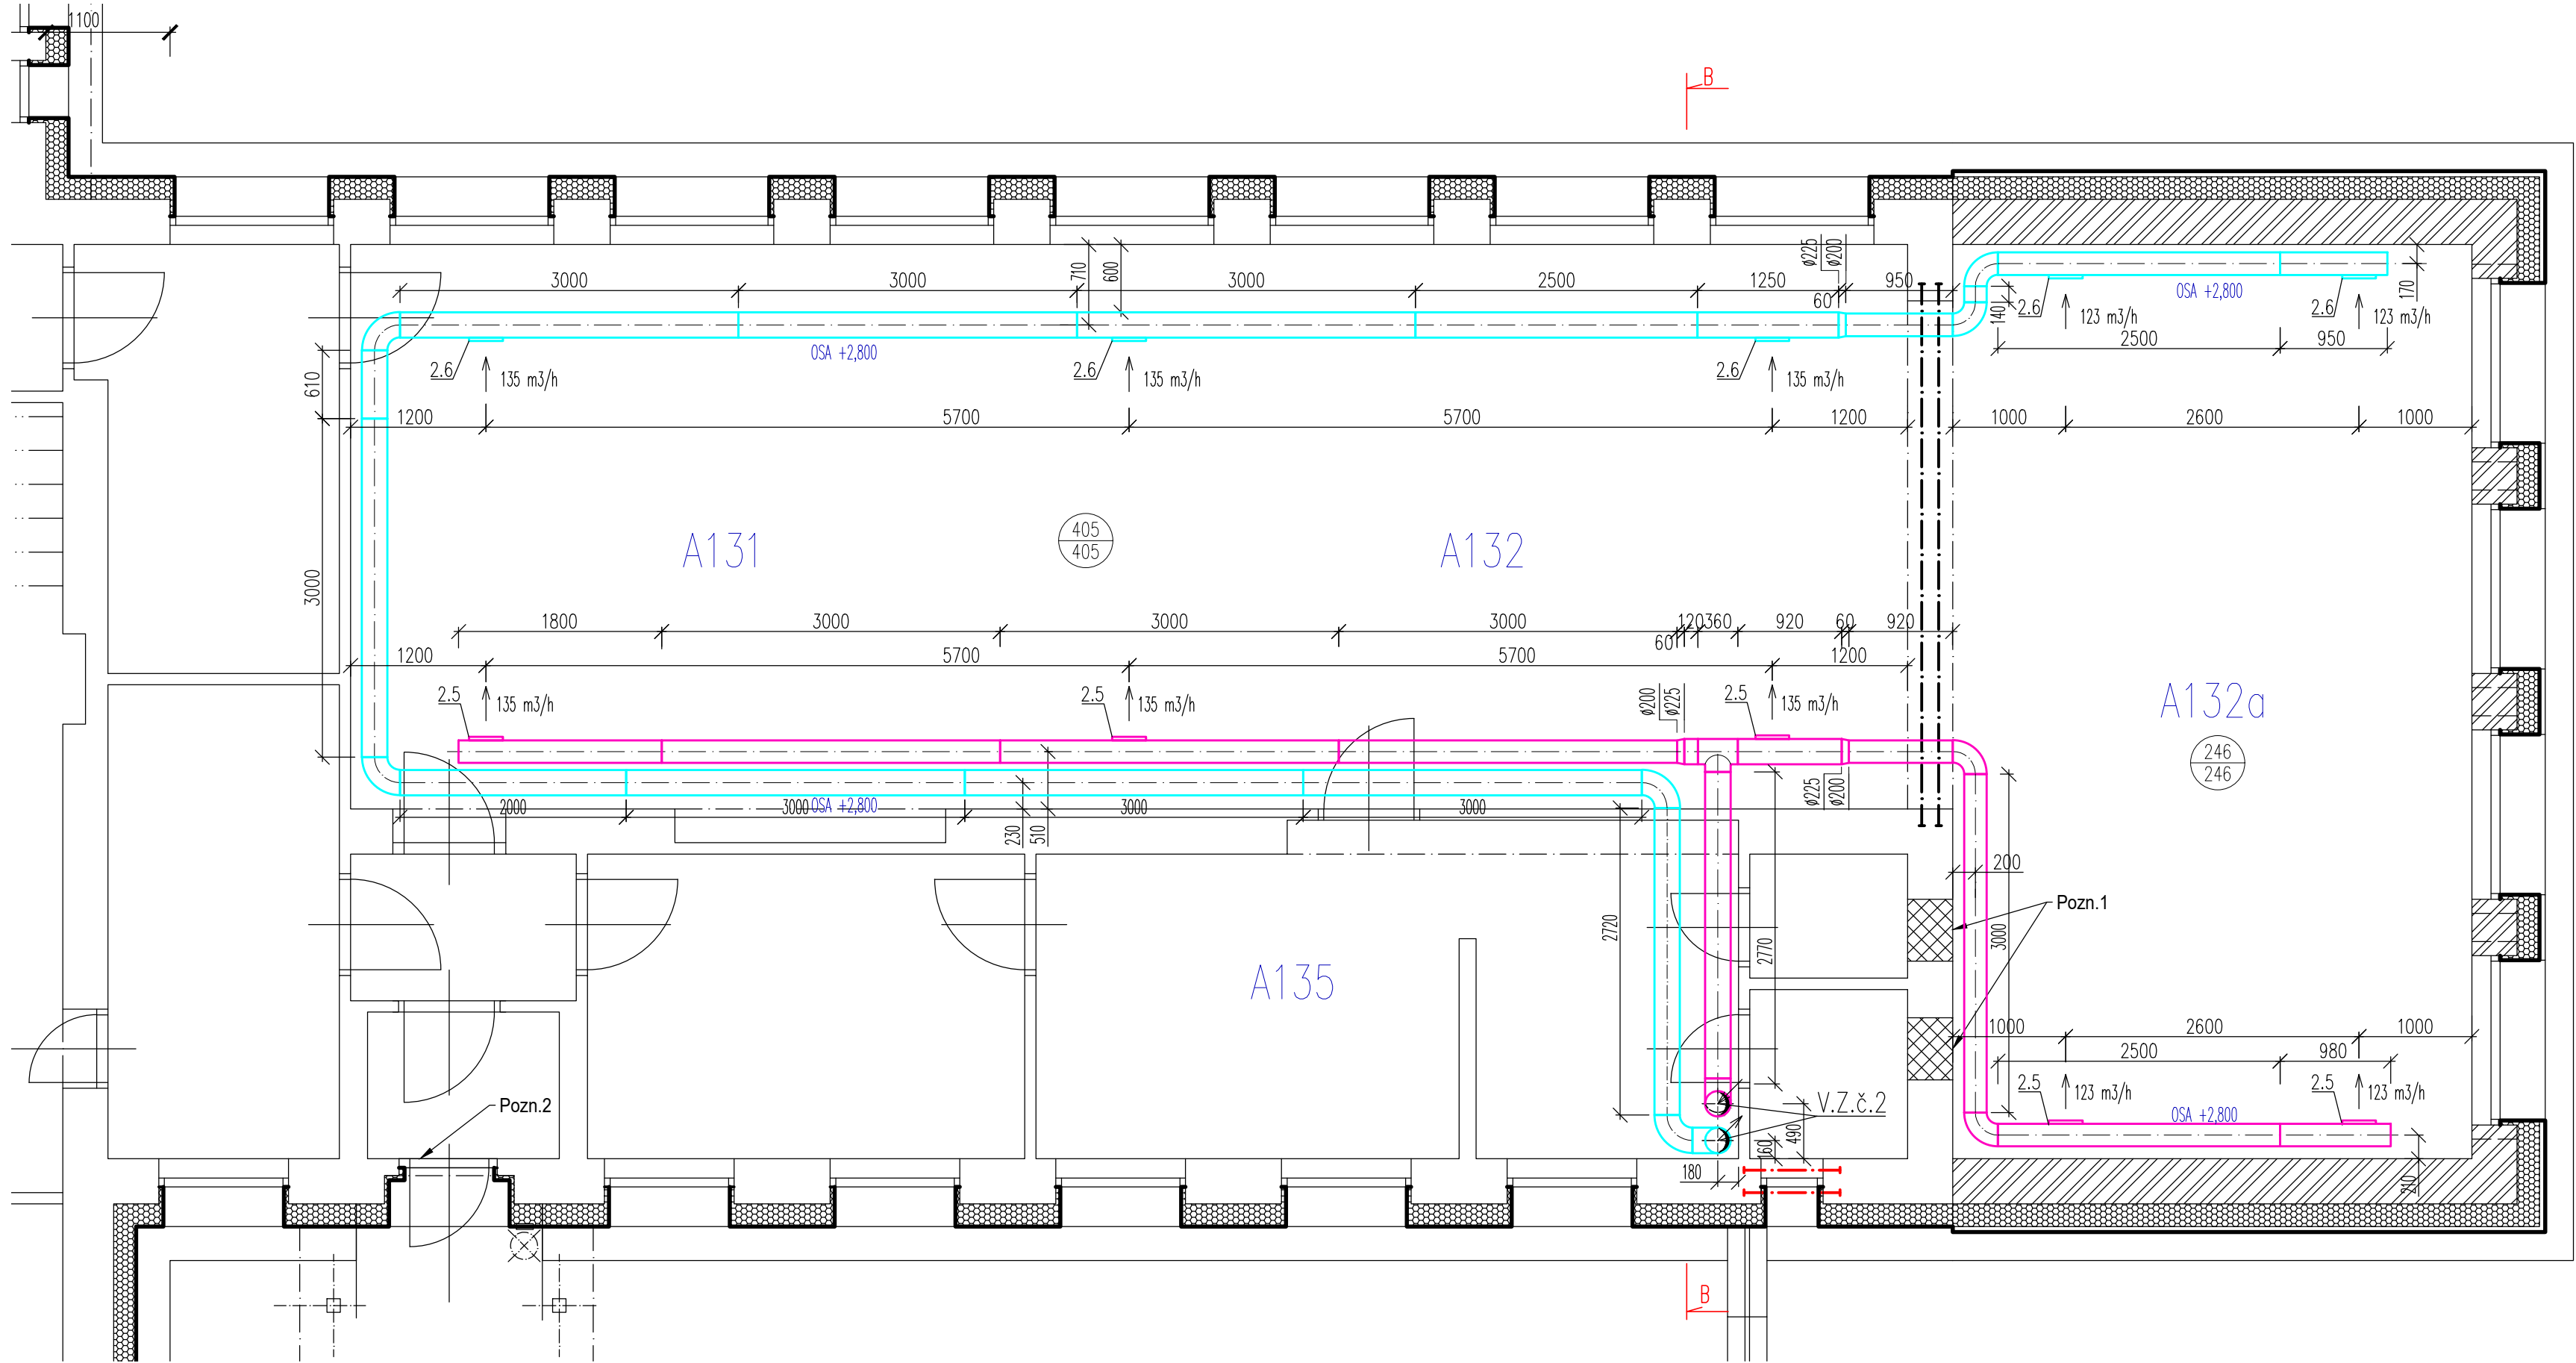


Město Valašské Meziříčí
Zlepšení tepelně-technických vlastností obvodových konstrukcí objektu MŠ Seifertova

LEGENDA ÚČELU MÍSTNOSTÍ
PAVILON A 1NP

č.m.	Účel místnosti	Plocha m²
A131	TŘÍDA	34,5
A132	HERNA	34,5
A132a	HERNA	39,06
A133	WC PERSONÁL	1,54
A134	SKLAD LEHÁTEK	2,1
A135	UMÝVÁRNA, WC	17,72



LEGENDA POTRUBÍ
— PŘÍVOD VZDUCHU
— ODVOD VZDUCHU

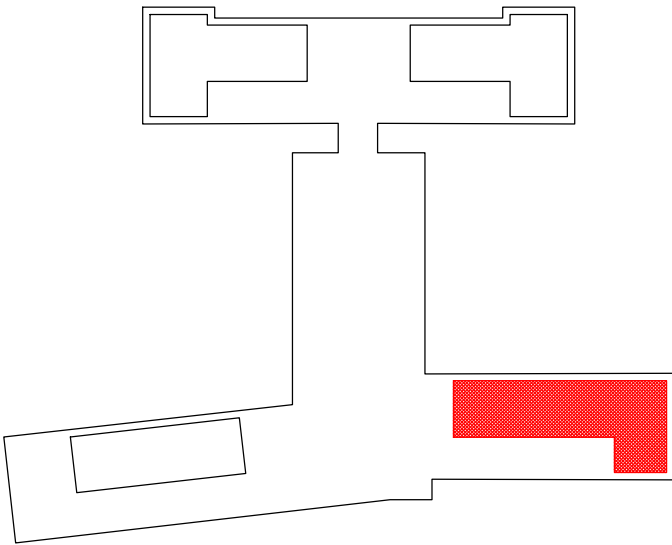SCHÉMA OBJEKTU



0,000 = 294,500 m.n.m. = 1 NP

INFORMACE NA TOMTO VÝKRESE JSOU CHRÁNĚNY AUTORSKÝM ZÁKONEM A JEJICH DALŠÍ POUŽITÍ, ZMĚNY ČI ÚPRAVY JSOU BEZ PŘEDCHOZÍHO VYROVNÁNÍ AUTORSKÝCH PRÁV TRESTNÉ.

Vypracoval Ing. Radomír TYML	Akce Zlepšení tepelně-technických vlastností obvodových konstrukcí objektu MŠ Seifertova	Investor Město Valašské Meziříčí Náměstí 7, 757 01 Valašské Meziříčí 	
Přezkoumal Ing. Petr KOSÍK			
Schválil Ing. Petr KOSÍK			
 Kouty 1413, 757 01 Valašské Meziříčí IČ: 05752671, DIČ: CZ05752671 info@tykoa.cz tel. 737 865 855, 777 989 929	Druh dokumentace D.1.4.1 TECHNIKA PROSTŘEDÍ STAVEB - VZDUCHOTECHNIKA	Status dokumentace DOKUMENTACE PRO PROVÁDĚNÍ STAVBY	
	Název dokumentu PŮDORYS 1NP - VZT zař. 2 Měřítko 1:50	Číslo zakázky 3217	Číslo dokumentace
		Kód dokumentace -	
	Index -	Datum vydání 2020-05	Jazyk CS
		Č. výkresu D141.02	