


PŮDORYS 1NP - VZT zař.3
M 1:50

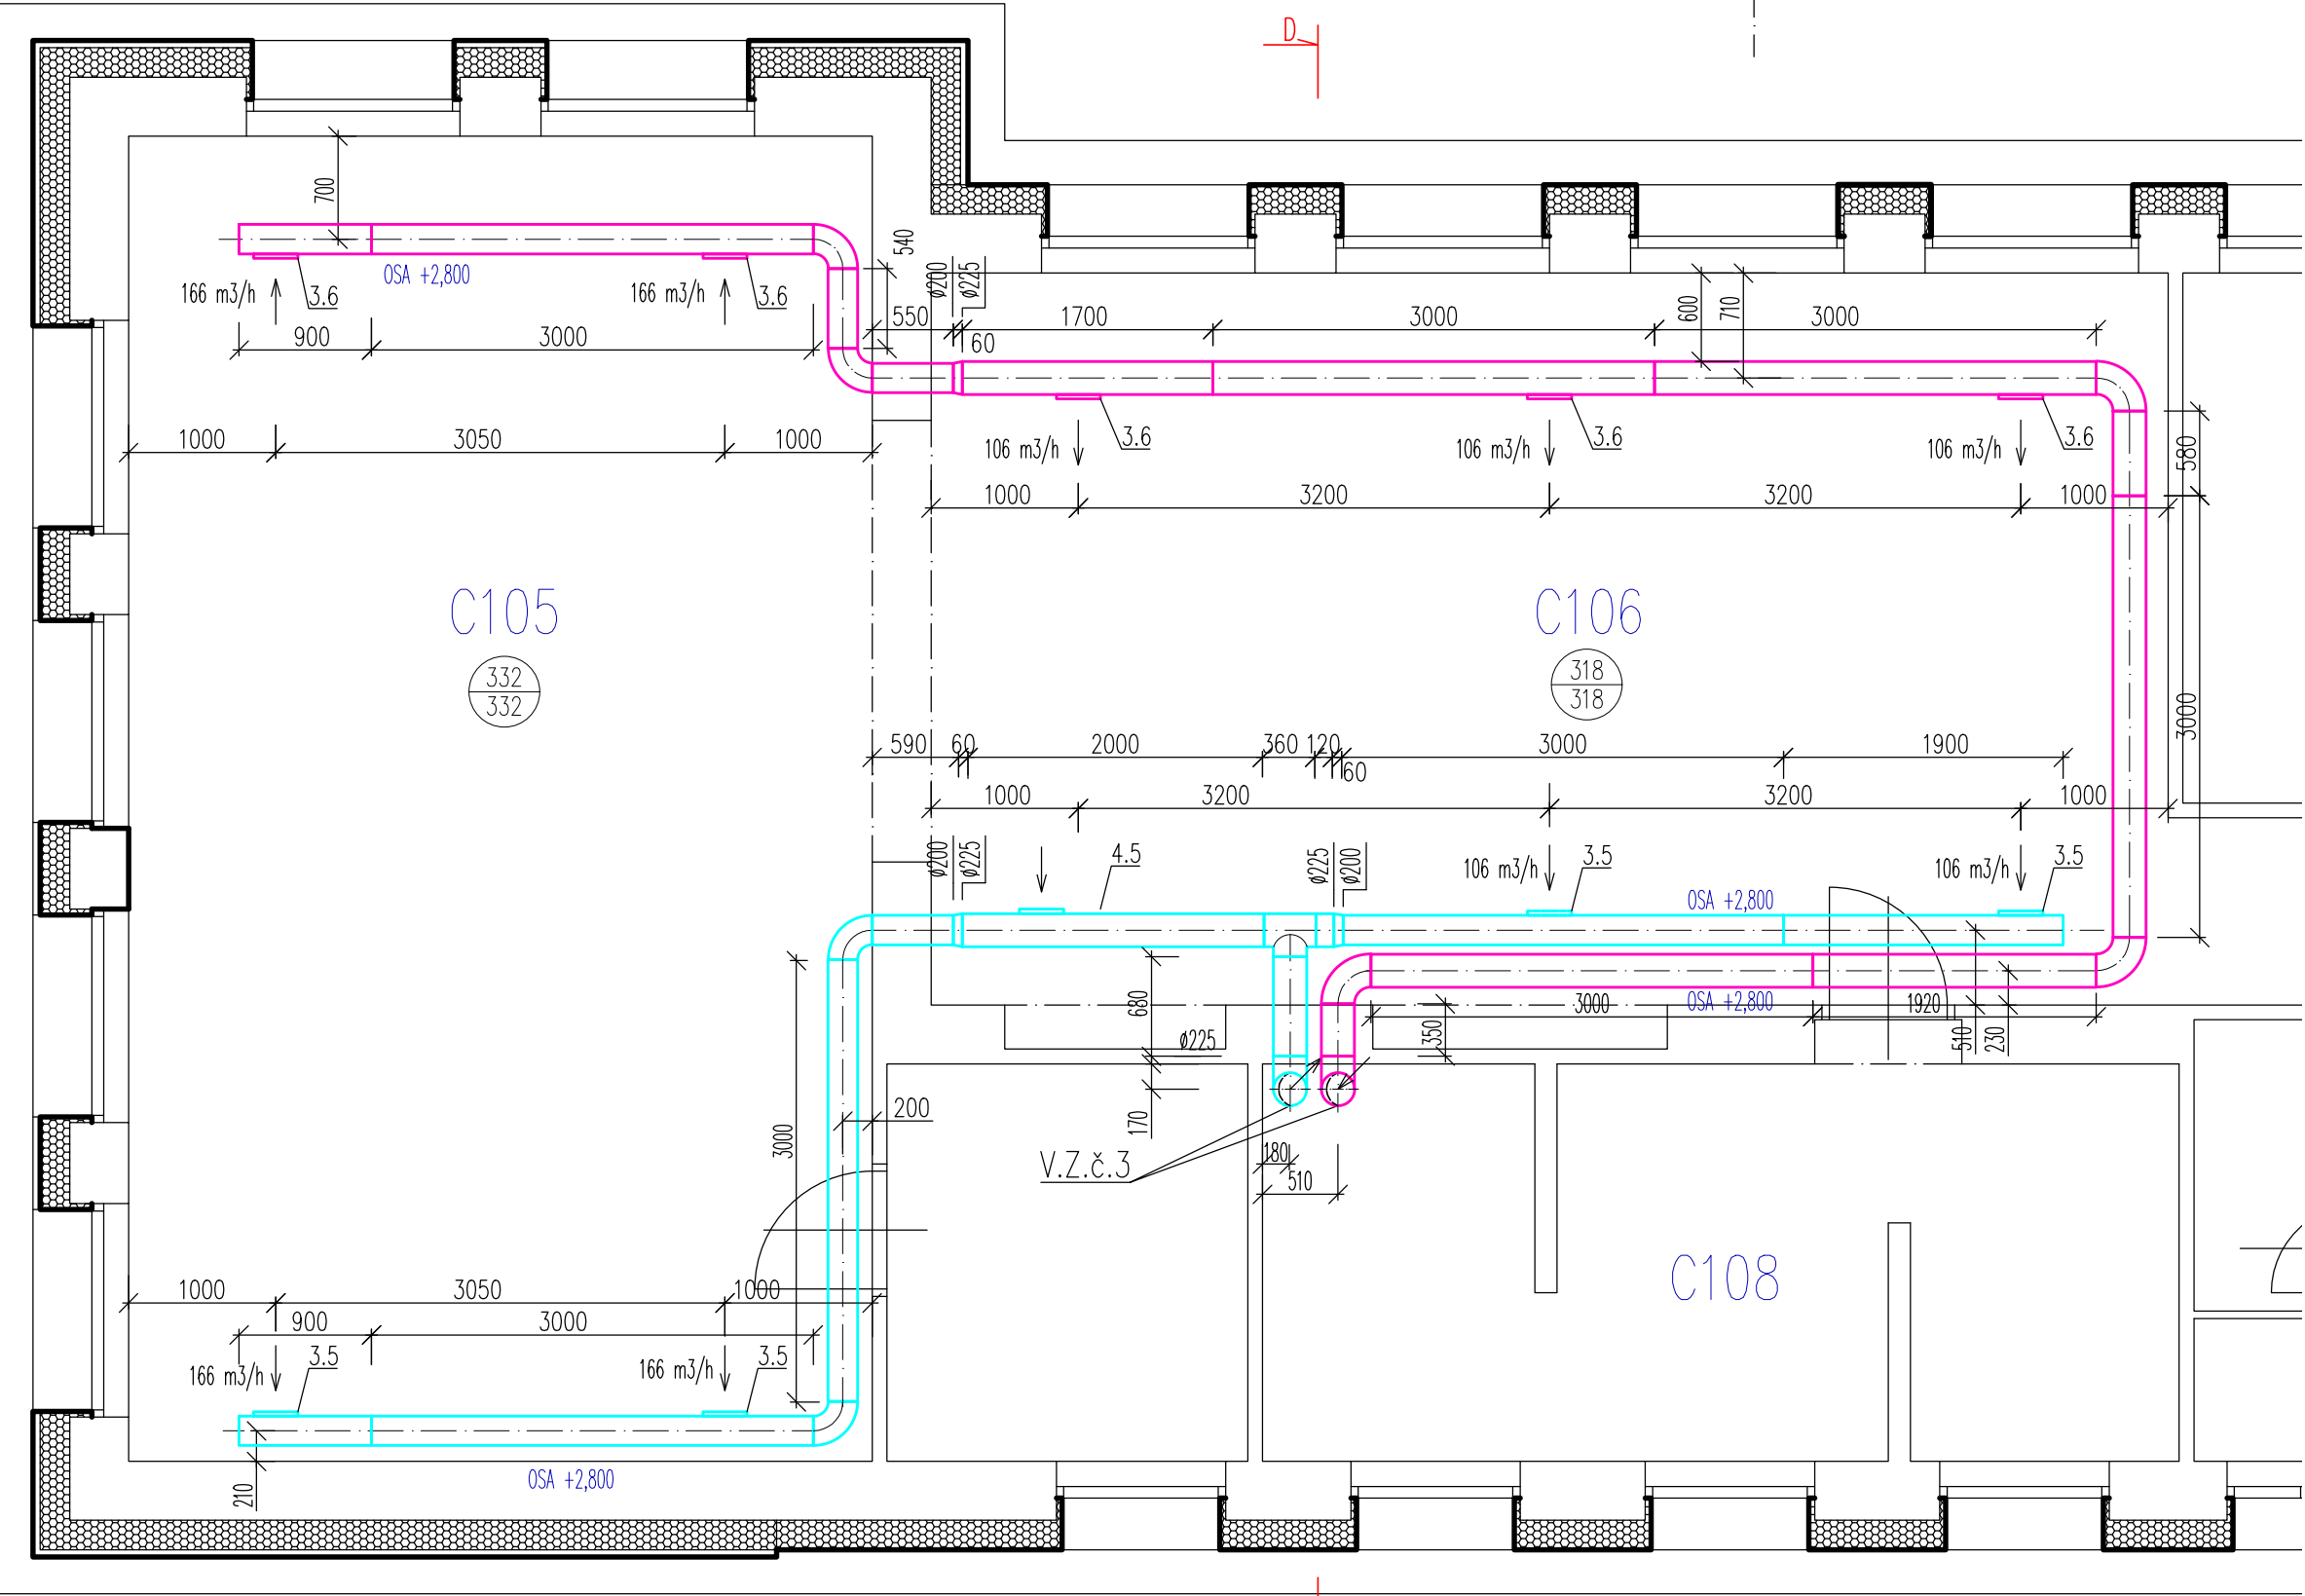


LEGENDA ÚČELU MÍSTNOSTÍ
PAVILON C 1NP

č.m.	Účel místnosti	Plocha m²
C105	HERNA	45,45
C106	TŘÍDA	43,59
C107	SKLAD LEHÁTEK	6,62
C108	UMÝVÁRNA	16,33



LEGENDA POTRUBÍ
PŘÍVOD VZDUCHU
ODVOD VZDUCHU

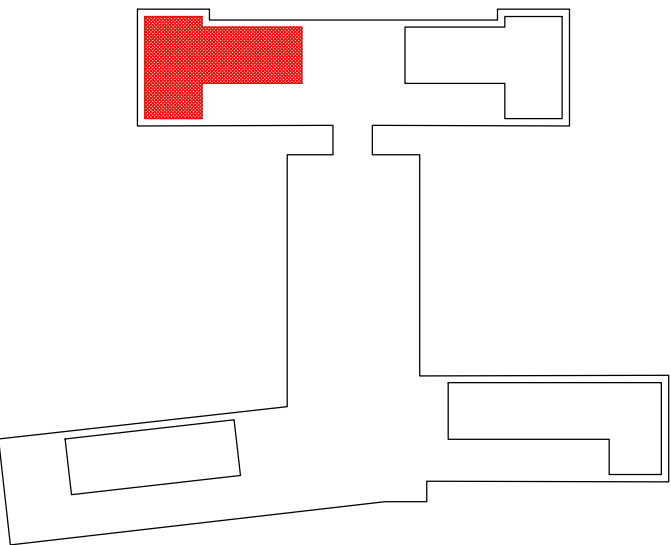SCHÉMA OBJEKTU



0,000 = 294,500 m.n.m. = 1 NP

INFORMACE NA TOMTO VÝKRESE JSOU CHRÁNĚNY AUTORSKÝM ZÁKONEM A JEJICH DALŠÍ POUŽITÍ, ZMĚNY ČI ÚPRAVY JSOU BEZ PŘEDCHOZÍHO VYROVNÁNÍ AUTORSKÝCH PRÁV TRESTNÉ.

Vypracoval Ing. Radomír TYML	Akce Zlepšení tepelně-technických vlastností obvodových konstrukcí objektu MŠ Seifertova	Investor Město Valašské Meziříčí Náměstí 7, 757 01 Valašské Meziříčí 		
Přezkoumal Ing. Petr KOSÍK		Druh dokumentace D.1.4.1 TECHNIKA PROSTŘEDÍ STAVEB - VZDUCHOTECHNIKA		
Schválil Ing. Petr KOSÍK		Status dokumentace DOKUMENTACE PRO PROVÁDĚNÍ STAVBY		
 Kouty 1413, 757 01 Valašské Meziříčí IČ: 05752671, DIČ: CZ05752671 info@tykoa.cz tel. 737 865 855, 777 989 929	Název dokumentu PŮDORYS 1NP - VZT zař. 3 Měřítko 1:50		Číslo zakázky 3217	Číslo dokumentace
			Kód dokumentace -	
	Index -	Datum vydání 2020-05	Jazyk CS	Č. výkresu D141.04

Město Valašské Meziříčí
Zlepšení tepelně-technických vlastností obvodových konstrukcí objektu MŠ Seifertova