



JÍMACÍ VEDENÍ A UZEMNĚNÍ HROMOSVODU

PŮDORYSY STŘECH

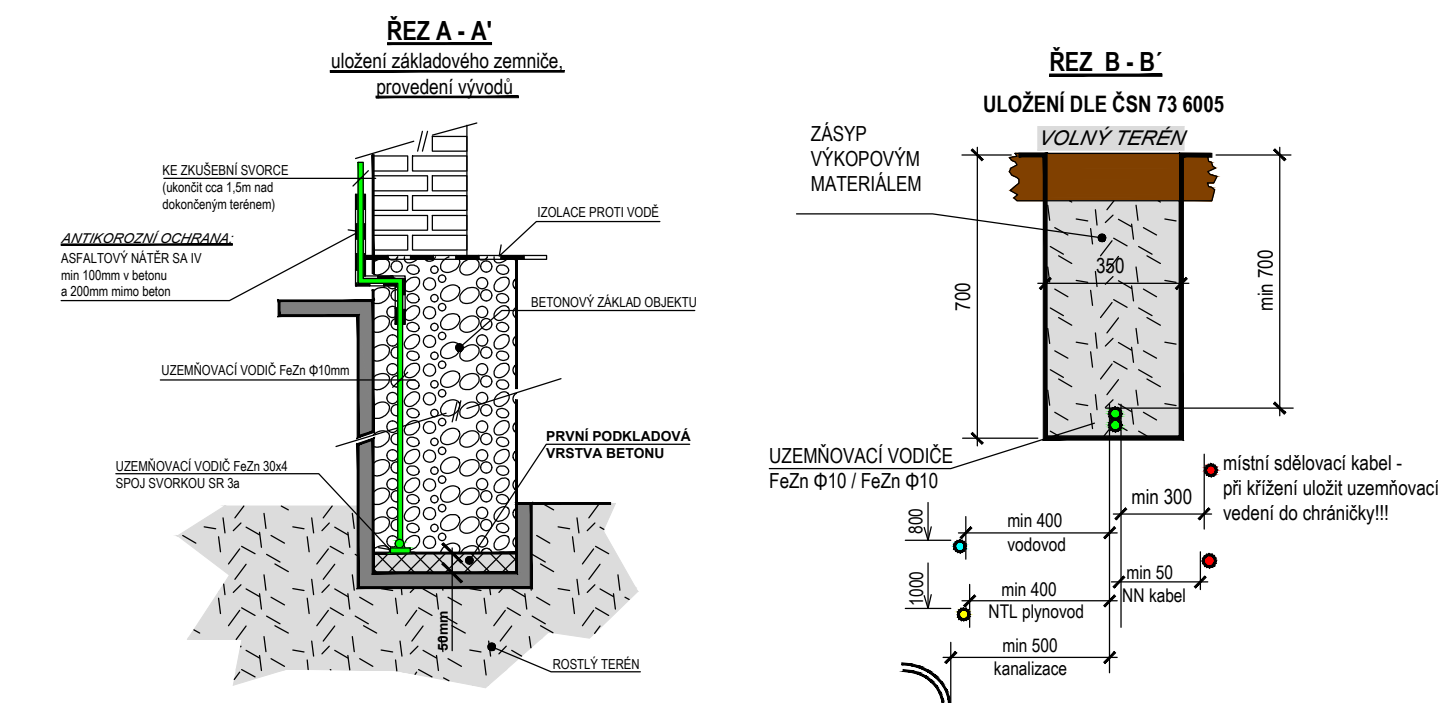

- ## LEGENDA
- JT+PB9**
 at 25 x 10 x 10 AlMgSi - S2 I
 PB 9 = podlažia PB 9
- JÍMACÍ TYČ 2m NA PLOCHU STŘEŠY
 SE SVORKOU A BETONOVÝM PODSTAVCEM
- JÍMACÍ VEDENÍ - SVODY - DRÁT AlMgSi T4 Ø8
- ZKUŠEBNÍ SVORKA + OCHRANNÁ TRUBKA
 S UVEDENÍM TYPU
- SPOJE HROMOSVODOVÝMI SVORKAMI NA STŘEŠE:
 OKAPOVÁ, KŘÍŽOVÁ, SPOJOVACÍ A PŘÍPOJOVACÍ NA POTRUBÍ SVODU -
 S UVEDENÍM TYPU
- OZNAČENÍ SVODU ŠTÍTKEM - PVC ŠTÍTKY TREMIS S ČÍSLY 1 až 10
- POMOCNÝ JÍMAČ DÉLKY cca 500mm ZE SVODOVÉHO VODIČE AlMgSi T4 Ø8
- ZARÍZENÍ HROMOSVODU - uzemňovací soustava:**
- SESTUPY DRÁTU FeZn Ø10 OD ZKUŠEBNÍ SVORKYK UZEMNĚNÍ OBJEKT:
 1) KDE JE OZNAČENO SL. OVNĚ (POPSANO), JE STAVAJÍCÍ VODIČ
 2) KDE JE OZNAČENO OBLÁČKEM, JE NOVÝ VODIČ
- OZNAČENÍ NOVÉHO SVODU
- UZEMŇOVACÍ VEDENÍ VE VÝKOECH KOLEM OBJEKTU A V ZÁKLADU PŘÍSTAVBY -
 PÁSEK FeZn 30 x 4

Vysvětlivka způsobu zakreslení svodů k uzemnění:

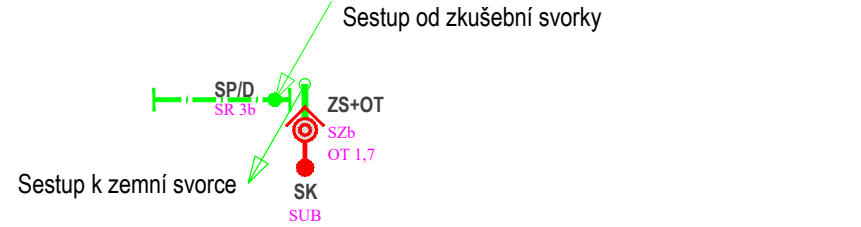

Hladina ochrany	Vzdálenost mezi svody	Velikost ok mřížové soustavy	Poloměr vařící se koule
LPL / LPS	a	W	r
II	10m	10 x 10m	30m

Technické údaje hromosvodu: dle ČSN 33 2000-5-54 ed. 3

 

Uzemnění a ochranné vodiče: dle ČSN 33 2000-5-54 ed. 3

Instalace hromosvodu: dle ČSN EN 62305 ed. 2, objekt je zařazen podle ČSN EN 62305-2, ed. 2 do třídy LPS II

Instalace hromosvodu: dle ČSN EN 62305 ed. 2, objekt je zařazen podle ČSN EN 62305-2, ed. 2 do třídy LPS II

$$0,000 = 294,500 \text{ m.n.m.} = 1 \text{ NF}$$

INFORMACE NA TOMTO VÝKRESE JSOU CHRÁNĚNÝ AUTORSKÝM ZÁKONEM A JEJICH DALŠÍ POUŽITÍ, ZMĚNY ČI ÚPRAVY JSOU BEZ PŘEDCHOZÍHO VYROVNÁNÍ AUTORSKÝCH PRÁV TRESTNÉ.

Vypracoval	Petr BILL	Aice		Investor	Město Valašské Meziříčí Náměstí 7, 757 01 Valašské Meziříčí 
Přezkoumal	Ing. Radomír TYML	Zlepšení tepelně-technických vlastností obvodových konstrukcí objektu MŠ Seifertova			
Schválil	Ing. Petr KOSÍK				
 Kouty 1413, 757 01 Valašské Meziříčí IČ: 05752671, DIČ: CZ05752671 info@tykoo.cz tel. 737 865 855, 777 989 929		Druh dokumentace	Status dokumentace		
		D.1.4.3 ELEKTROINSTALACE	DOKUMENTACE PRO PROVÁDĚNÍ STAVBY		
		Název dokumentu	Číslo zakázky	Číslo dokumentu	
		JÍMACÍ VEDENÍ A UZEMNĚNÍ HROMOSVODU	3217		
		PŮDORYSY STŘECH	Kód dokumentace		
	Měřítko 1:100		-		
		Index	Datum vydání	Jazyk	Č. výkresu
		-	2020-05	CS	D143.10