



JÍMACÍ VEDENÍ A UZEMNĚNÍ HROMOSVODU
BOKORYSY PAVILONŮ A+B+C

POHLED P5 - zleva: na vstupní modul, na pavilony A - B - C (JZ)

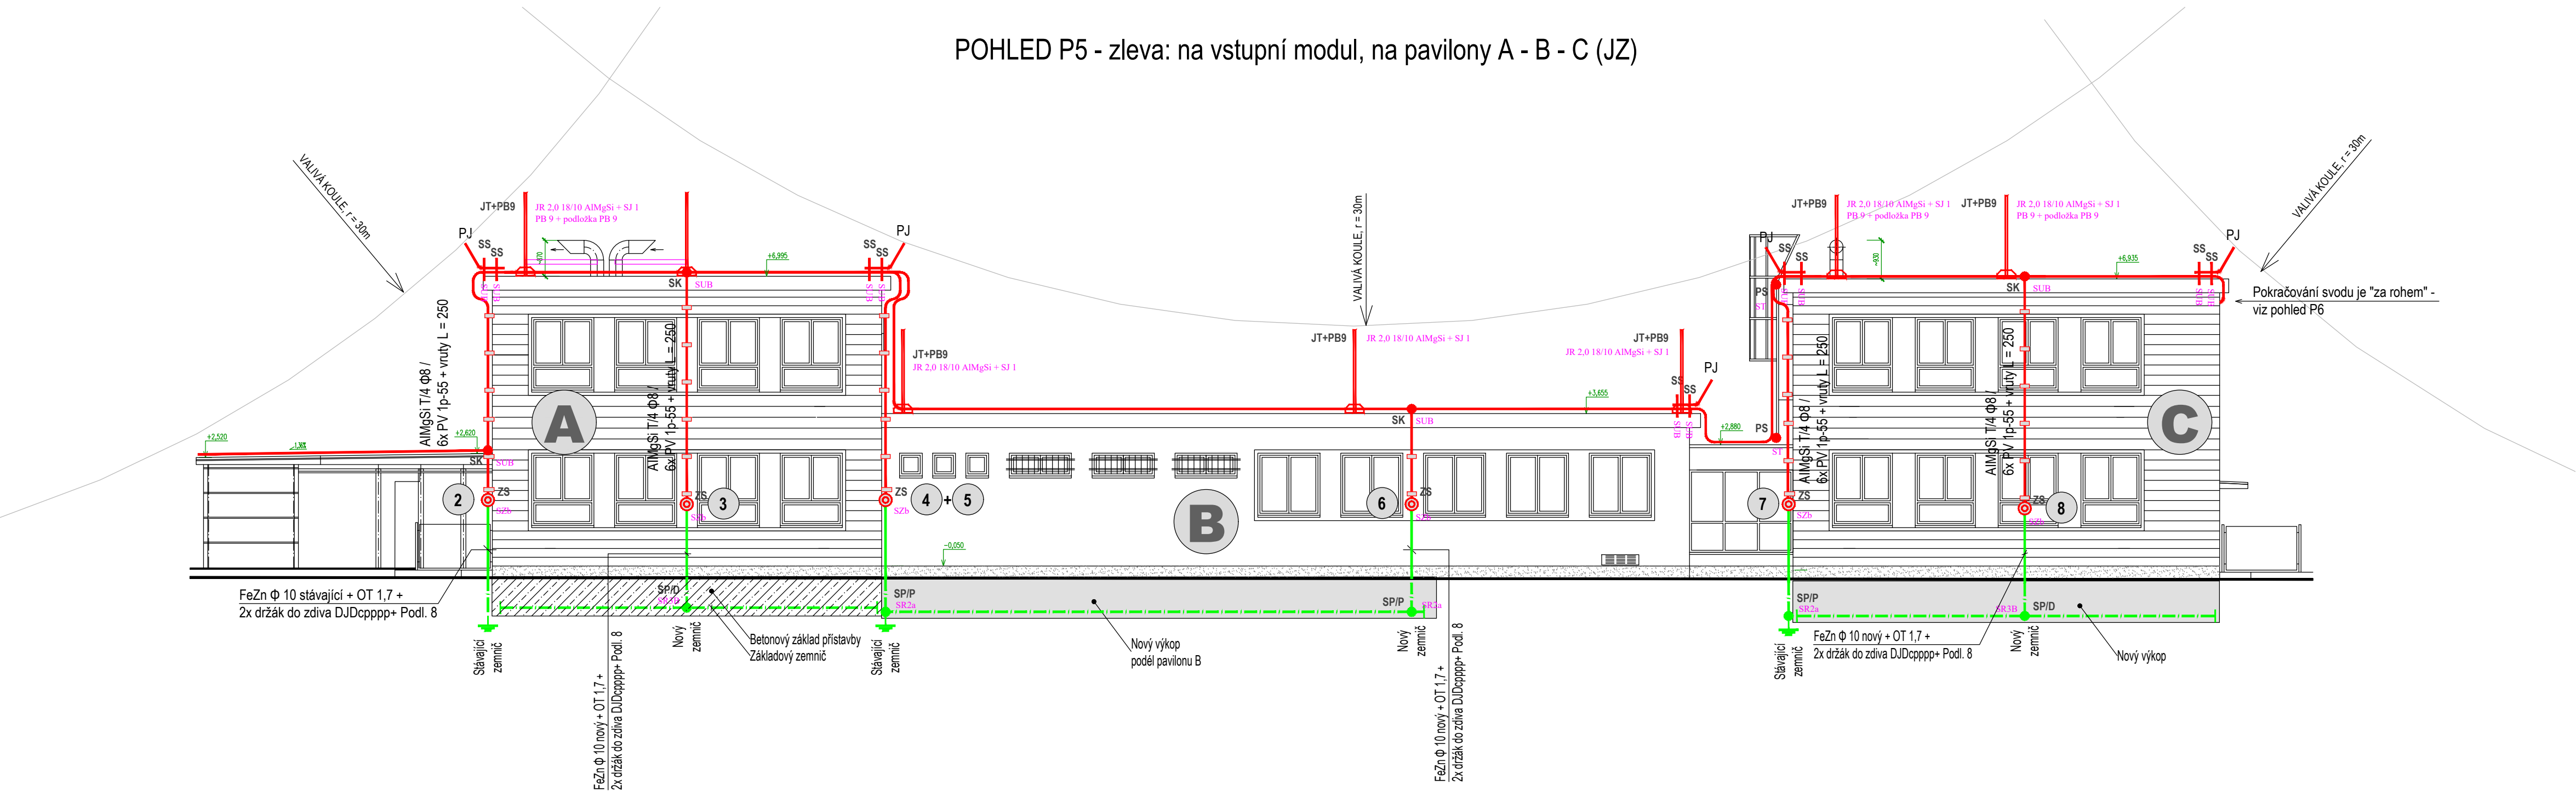

POHLED P4 - zleva: na pavilony C - B - A (SV)

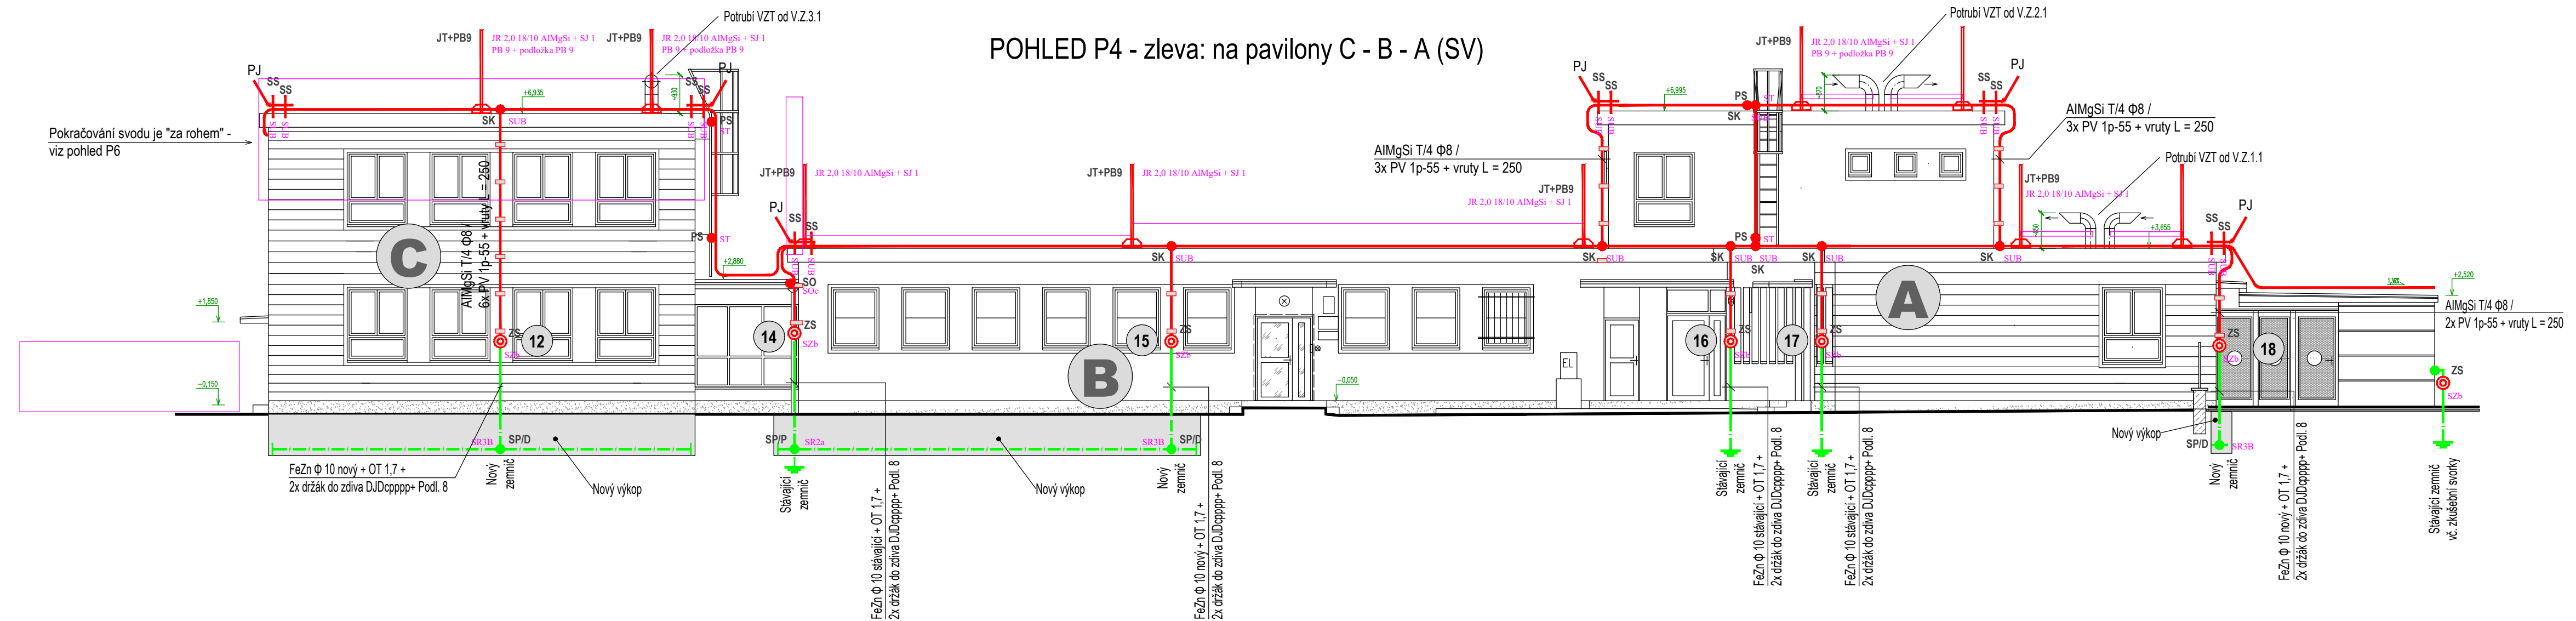

LEGENDA

- JT+PB9
JR 2.0 18/10 AImGsi + SJ 1
PB 9 + podlodka PB 9
- JÍMACÍ TYČ 2m NA PLOCHU STŘECHY
SE SVORKOU A BETONOVÝM PODSTAVCEM
- JÍMACÍ VEDENÍ + SVODY - DRÁT AImGsi T/4 Ø8
- ZS+OT
30x
Ø1.7
- ZKUŠEBNÍ SVORKA + OCHRANNÁ TRUBKA
S UVEDENÍM TYPU
- SO SK SS PS
SO: SUB SJ: ST
- SPOJE HROMOSVODOVÝMI SVORKAMI NA STŘEŠE:
OKAPOVÁ, KŘÍŽOVÁ, SPOJOVACÍ A PŘIPOJOVACÍ NA POTRUBÍ SVODU -
S UVEDENÍM TYPU
- 3
- OZNAČENÍ SVODU ŠÍTKEM - PVC ŠÍTKY TREMS S ČÍSLY 1 až 10
- PJ
- POMOCNÝ JÍMACÍ DÉLKY cca 500mm ZE SVODOVÉHO VODIČE AImGsi T/4 Ø8

- ZARÍZENÍ HROMOSVODU - uzemňovací soustava:
- SESTUPY DRÁTŮ FeZn Ø10 OD ZKUŠEBNÍ SVORKY UZEMNĚNÍ OBJEKTU:
1) KDE JE OZNAČENO SLOVNĚ (POPSÁNO), JE STÁVAJÍCÍ VODIČ
2) KDE JE OZNAČENO OBLÁČKEM, JE NOVÝ VODIČ
- UZEMŇOVACÍ VEDENÍ VE VÝKOPĚCH KOLEM OBJEKTU A V ZÁKLADU PŘÍSTAVBY -
PÁSEK FeZn 30 x 4

Hladina ochrany	Vzdálenost mezi svody	Velikost ok mřížové soustavy	Poloměr valcí se koule
LPL / LPS	a	w	r
II	10m	10 x 10m	30m

TECHNICKÉ ÚDAJE HROMOSVODU
Uzemnění a ochranné vodiče: dle ČSN 33 2000-5-54 ed. 3
Instalace hromosvodu: dle ČSN EN 62305 ed. 2, objekt je zařazen podle ČSN EN 62305-2, ed. 2 do třídy LPS II

0,000 = 294,500 m.n.m. = 1 NP			
INFORMACE NA TOMTO VÝKRESU JSOU CHRÁNĚNY AUTORSKÝM ZÁKONEM A JEJICH DALŠÍ POUŽITÍ, ZMĚNY ČI ÚPRAVY JSOU BEZ PŘEDCHOZÍHO VYROVNÁNÍ AUTORSKÝCH PRÁV TRESTNĚ.			
Vypracoval Petr BILL	Zlepšení tepelně-technických vlastností obvodových konstrukcí objektu MŠ Seifertova	Investor Město Valašské Meziříčí Náměstí 7, 757 01 Valašské Meziříčí	
Průzkoumal Ing. Radomír TYML			
Schválil Ing. Petr KOSÍK			
 Kouty 1413, 757 01 Valašské Meziříčí IČ: 05752671, DIČ: CZ05752671 info@tykoa.cz tel. 737 865 855, 777 989 929	Druh dokumentace D.1.4.3 ELEKTROINSTALACE		Status dokumentace DOKUMENTACE PRO PROVÁDĚNÍ STAVBY
	Název dokumentu JÍMACÍ VEDENÍ A UZEMNĚNÍ HROMOSVODU BOKORYSY PAVILONŮ A+B+C		Číslo zakázky 3217
	Měřítko 1:100		Číslo dokumentace -
	Index -	Datum vydání 2020-05	Jazyk CS
		Č. výkresu D143.12	