

MĚSTO VALAŠSKÉ MEZIŘÍČÍ
PODZEMNÍ KONTEJNEROVÉ STANOVISŤE NA NÁMĚSTÍ

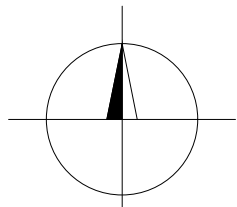




LEGENDA STÁVAJÍCÍCH INŽENÝRSKÝCH SÍTÍ

- CETIN
ZAMĚŘENÉ A KÓTOVANÉ, VNITŘNÍ STP, ELEKTROPŘÍPOJKY
- ČEZ Distribuce, a.s.
STÁVAJÍCÍ PODZEMNÍ VEDENÍ NN DO 1 kV
- Vodovody a kanalizace Vsetín, a.s.
PODZEMNÍ VEDENÍ PITNÉ VODY
- Vodovody a kanalizace Vsetín, a.s.
PODZEMNÍ POTRUBÍ JEDNOTNÉ KANALIZACE
- Kanalizační přípojky dešťových svodů
STÁVAJÍCÍ KANALIZAČNÍ DEŠŤOVÉ SVODY
- GasNet, s.r.o.
PODZEMNÍ NTL VEDENÍ
- Veřejné osvětlení
STÁVAJÍCÍ VEDENÍ VO
- STÁVAJÍCÍ TRASA UPC
RÓZVOD KABELOVÉ TELEVIZE UPC
- PŘÍPOJKA VODY
INTENZIVNÍ ZAVLAŽOVÁNÍ ZELENÉ V ZELENÝCH OSTRŮVČÍCH
- PODZEMNÍ VEDENÍ NN
STÁVAJÍCÍ RÓZVOD NN REALIZOVANÝ V RÁMCI REVITALIZACE NÁMĚSTÍ
- VEŘEJNÉ OSVĚTLENÍ
NOVÉ DOPLNĚNÉ VEŘEJNÉ OSVĚTLENÍ
- SDĚLOVACÍ VEDENÍ
OPTICKÁ METROPOLITNÍ SÍŤ

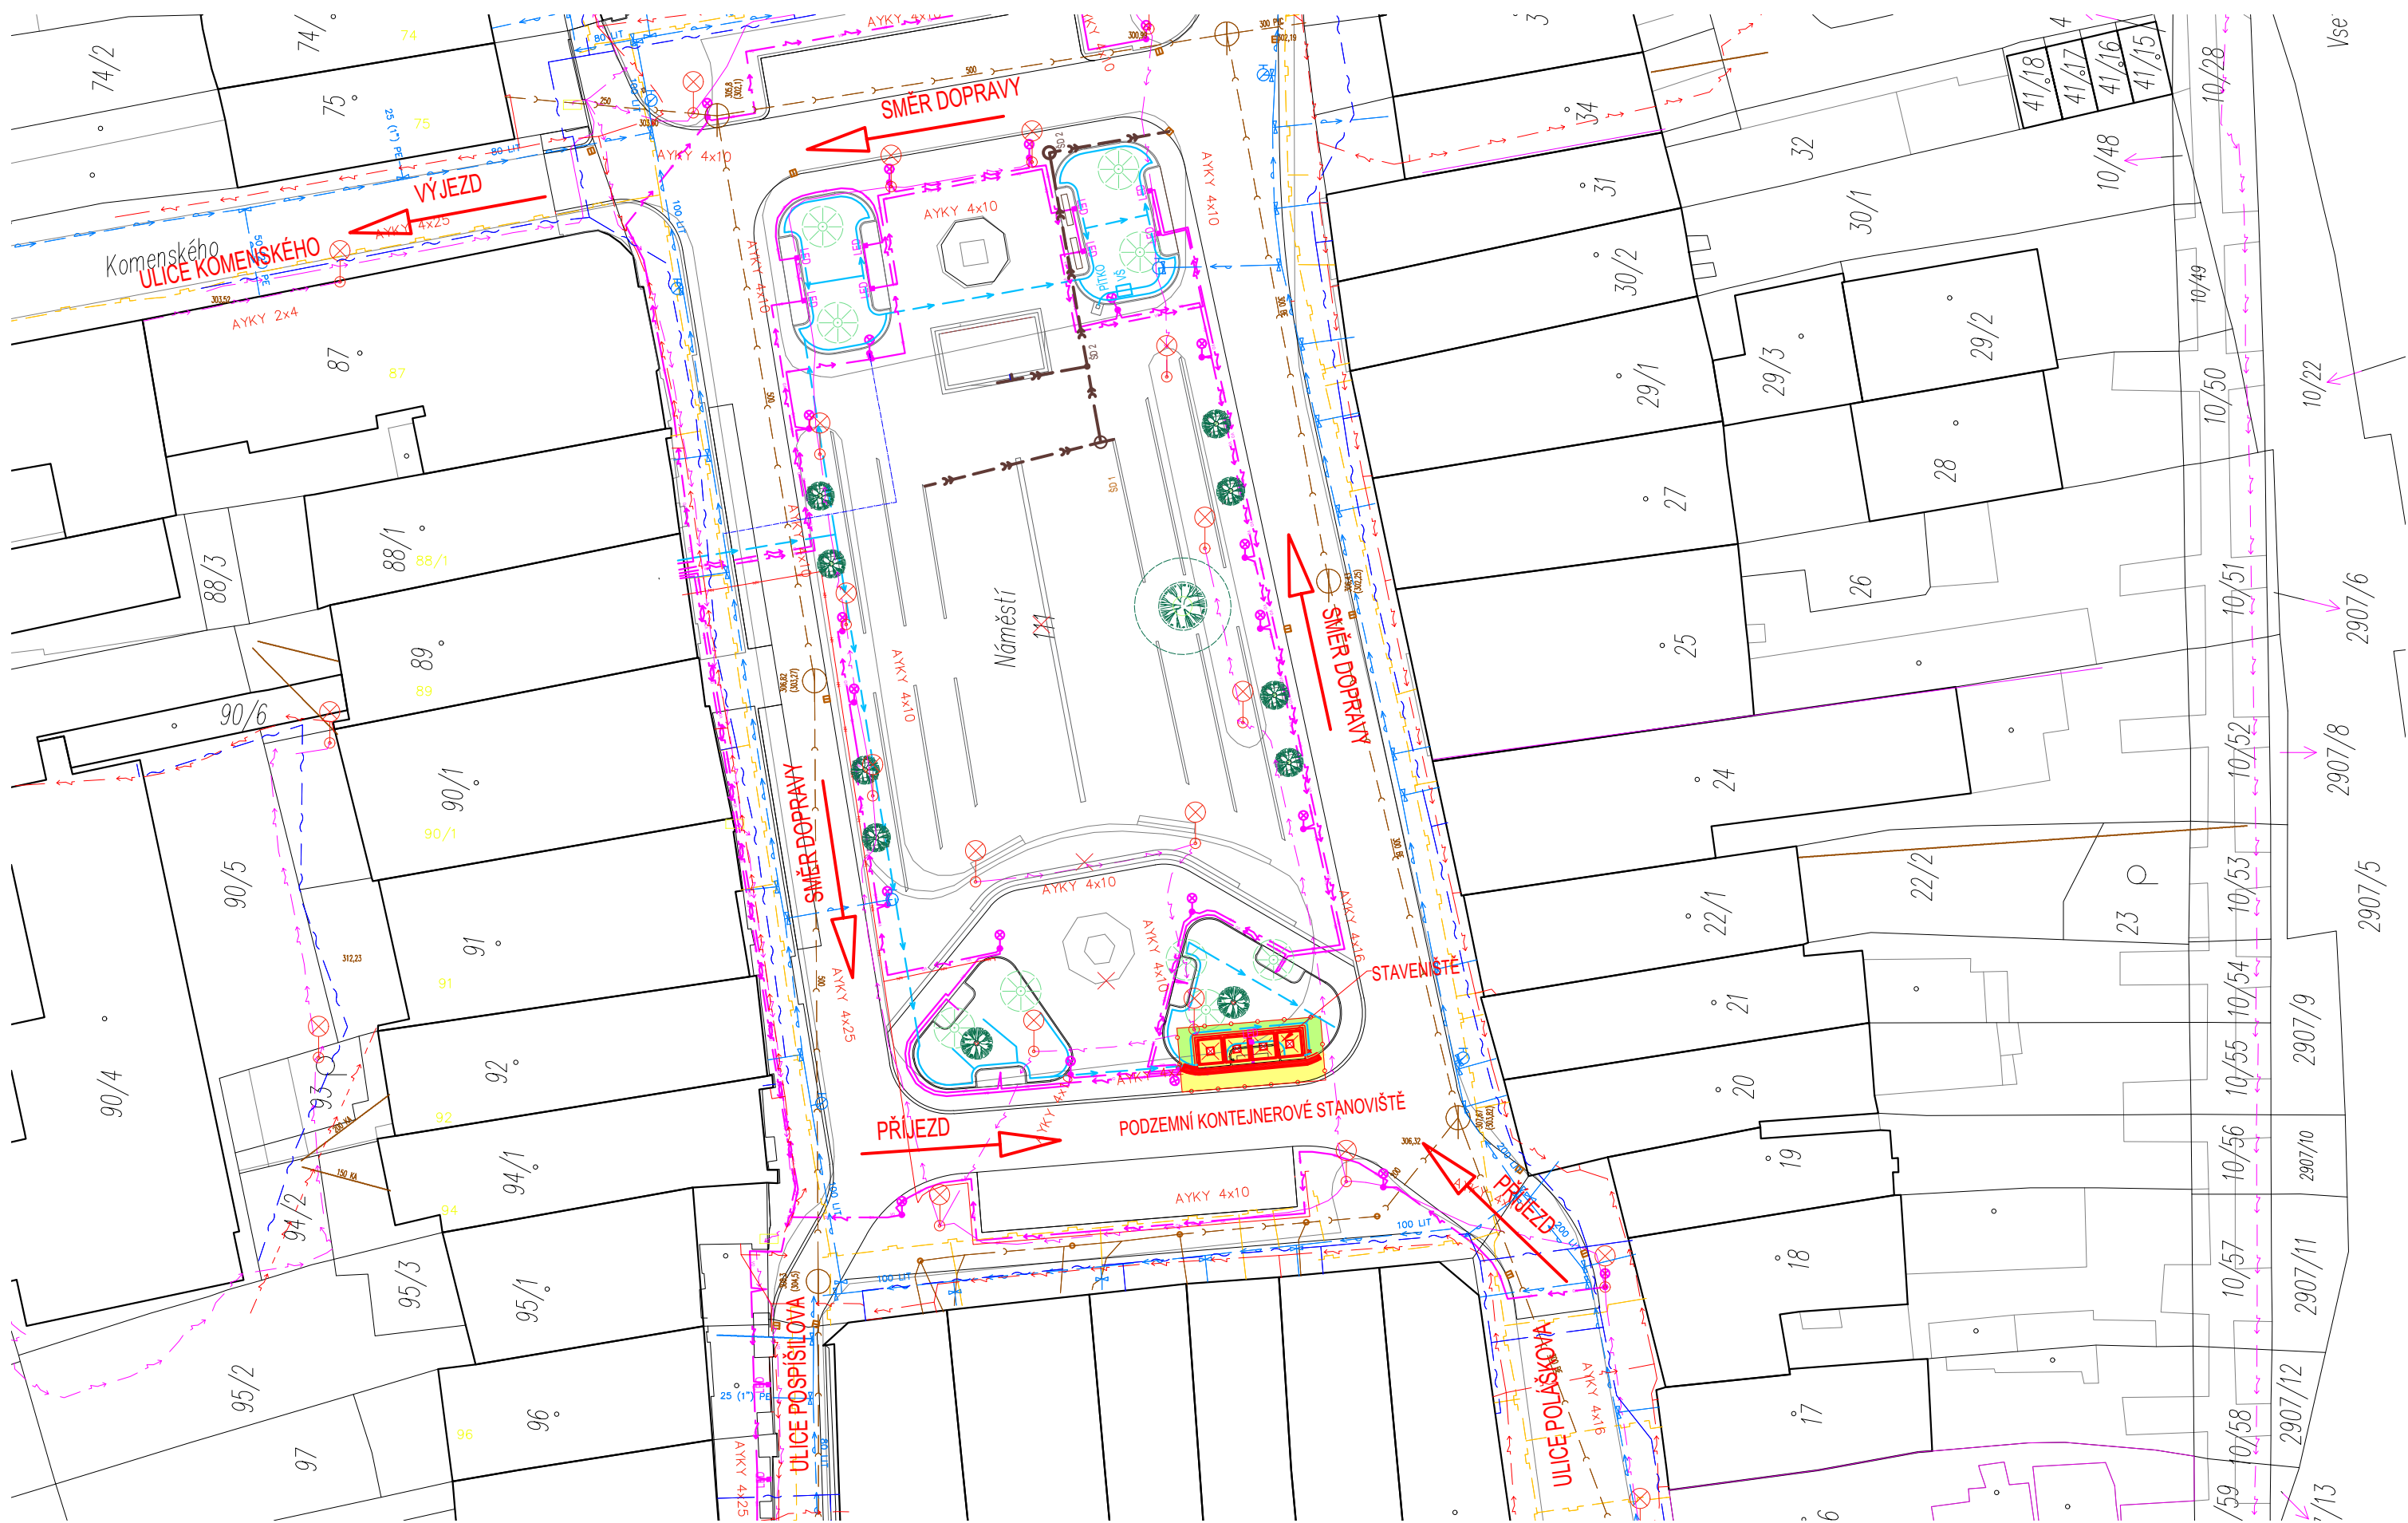
LEGENDA PLOCH

- HRANICE ŘEŠENÉHO ÚZEMÍ
ZÁJMOVÉ ÚZEMÍ STAVENISŤE
- POVRCHOVÁ ÚPRAVA – DLAŽBA Z ŽULOVÉ KOSTKY
ŽULOVÁ KOSTKA STÍPANÁ 50*50*50 MM
- VEGETAČNÍ ÚPRAVY
OHUMUSOVÁNÍ A ZATRAVNĚNÍ
- PŘÍJEZD A VÝJEZD ZE STAVENISŤE
ULICE POLÁŠKOVÁ A ULICE KOMENSKÉHO



POLOHOUPIS A VÝŠKOPIS ZAKRESLENÝCH SÍTÍ JE POUŽÍTE INFORMATIVNĚ. PŘED ZAHÁJENÍM STAVEBNÍCH PRACÍ NUTNO NECHAT SÍŤ VYTÝČIT ODOBŘENÉ ZPŮSOBLOU OSOBOU. INFORMACE NA TOMTO VÝKRESU JSOU CHRÁNĚNÝ AUTORSKÝM ZÁKONEM A JEJICH DALŠÍ POUŽITÍ, ZMĚNY ČI ÚPRAVY JSOU BEZ PŘEDCHOZÍHO VYROVNÁNÍ AUTORSKÝCH PRÁV TRESTNĚ.				
Vypracoval Ivan TOMEK	Akce	Investor Město Valašské Meziříčí Náměstí 7, 757 01 Valašské Meziříčí		
Přezkoumal Ing.arch. Martina KOSÍKOVÁ	PODZEMNÍ KONTEJNEROVÉ STANOVISŤE NA KOMUNÁLNÍ A SEPAROVANÝ ODPAD NA NÁMĚSTÍ			
Schválil Ing. Hana TOMKOVÁ				
 360 DEGREES CONSTRUCT Hemý 914 757 01 Valašské Meziříčí IČO:64088545 360dc@360dc.cz, www.360dc.cz	Druh dokumentace B. SOUHRNNÁ TECHNICKÁ ZPRÁVA - ZOV	Status dokumentace DPS		
	Název dokumentu SITUACE STAVBY Měřítko 1:500	Číslo zakázky 0820	Číslo dokumentace	
		Kód dokumentace 2020-0820		
		Index -	Datum vydání 20/2020	Číslo výkresu B.8.2b

MĚSTO VALAŠSKÉ MEZIŘÍČÍ
PODZEMNÍ KONTEJNEROVÉ STANOVISŤE NA NÁMĚSTÍ

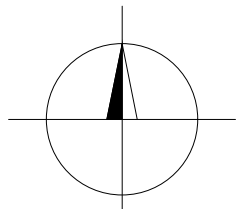




LEGENDA STÁVAJÍCÍCH INŽENÝRSKÝCH SÍTÍ

- CETIN
ZAMĚŘENÉ A KÓTOVANÉ, VNITŘNÍ STP, ELEKTROPŘÍPOJKY
- ČEZ Distribuce, a.s.
STÁVAJÍCÍ PODZEMNÍ VEDENÍ NN DO 1 kV
- Vodovody a kanalizace Vsetín, a.s.
PODZEMNÍ VEDENÍ PITNÉ VODY
- Vodovody a kanalizace Vsetín, a.s.
PODZEMNÍ POTRUBÍ JEDNOTNÉ KANALIZACE
- Kanalizační přípojky dešťových svodů
STÁVAJÍCÍ KANALIZAČNÍ DEŠŤOVÉ SVODY
- GasNet, s.r.o.
PODZEMNÍ NTL VEDENÍ
- Veřejné osvětlení
STÁVAJÍCÍ VEDENÍ VO
- STÁVAJÍCÍ TRASA UPC
RÓZVOD KABELOVÉ TELEVIZE UPC
- PŘÍPOJKA VODY
INTENZIVNÍ ZAVLAŽOVÁNÍ ZELENÉ V ZELENÝCH OSTRŮVČÍCH
- PODZEMNÍ VEDENÍ NN
STÁVAJÍCÍ RÓZVOD NN REALIZOVANÝ V RÁMCI REVITALIZACE NÁMĚSTÍ
- VEŘEJNÉ OSVĚTLENÍ
NOVÉ DOPLNĚNÉ VEŘEJNÉ OSVĚTLENÍ
- SDĚLOVACÍ VEDENÍ
OPTICKÁ METROPOLITNÍ SÍŤ

LEGENDA PLOCH

- HRANICE ŘEŠENÉHO ÚZEMÍ
ZÁJMOVÉ ÚZEMÍ STAVENISŤE
- POVRCHOVÁ ÚPRAVA – DLAŽBA Z ŽULOVÉ KOSTKY
ŽULOVÁ KOSTKA STÍPANÁ 50*50*50 MM
- VEGETAČNÍ ÚPRAVY
OHUMUSOVÁNÍ A ZATRAVNĚNÍ
- PŘÍJEZD A VÝJEZD ZE STAVENISŤE
ULICE POLÁŠKOVÁ A ULICE KOMENSKÉHO



POLOHOUPIS A VÝKŠOPIS ZAKRESLENÝCH SÍTÍ JE POUŽÍTE INFORMATIVNÍ. PŘED ZAHÁJENÍM STAVEBNÍCH PRACÍ NUTNO NECHAT SÍTĚ VYTVOŘIT ODOBŘENÉ ZPŮSOBLOU OSOBOU. INFORMACE NA TOMTO VÝKRESU JSOU CHRÁNĚNÉ AUTORSKÝM ZÁKONEM A JEJICH DALŠÍ POUŽITÍ, ZMĚNY ČI ÚPRAVY JSOU BEZ PŘEDCHOZÍHO VYROVNÁNÍ AUTORSKÝCH PRÁV TRESTNĚ TÍŽENÉ.				
Výpracoval Ivan TOMEK	Akce	Investor Město Valašské Meziříčí Náměstí 7, 757 01 Valašské Meziříčí		
Přezkoumal Ing.arch. Martina KOSÍKOVÁ	PODZEMNÍ KONTEJNEROVÉ STANOVISŤE NA KOMUNÁLNÍ A SEPAROVANÝ ODPAD NA NÁMĚSTÍ			
Schválil Ing. Hana TOMKOVÁ				
 360 DEGREES CONSTRUCT Hemý 914 757 01 Valašské Meziříčí IČO:64088545 360dc@360dc.cz, www.360dc.cz	Druh dokumentace B. SOUHRNNÁ TECHNICKÁ ZPRÁVA - ZOV	Status dokumentace DPS		
	Název dokumentu SITUACE STAVBY Měřítko 1:500	Číslo zakázky 0820	Číslo dokumentace	
		Kód dokumentace 2020-0820		
		Index -	Datum vydání 20/2020	Číslo výkresu B.8.2b