




PŮDORYS

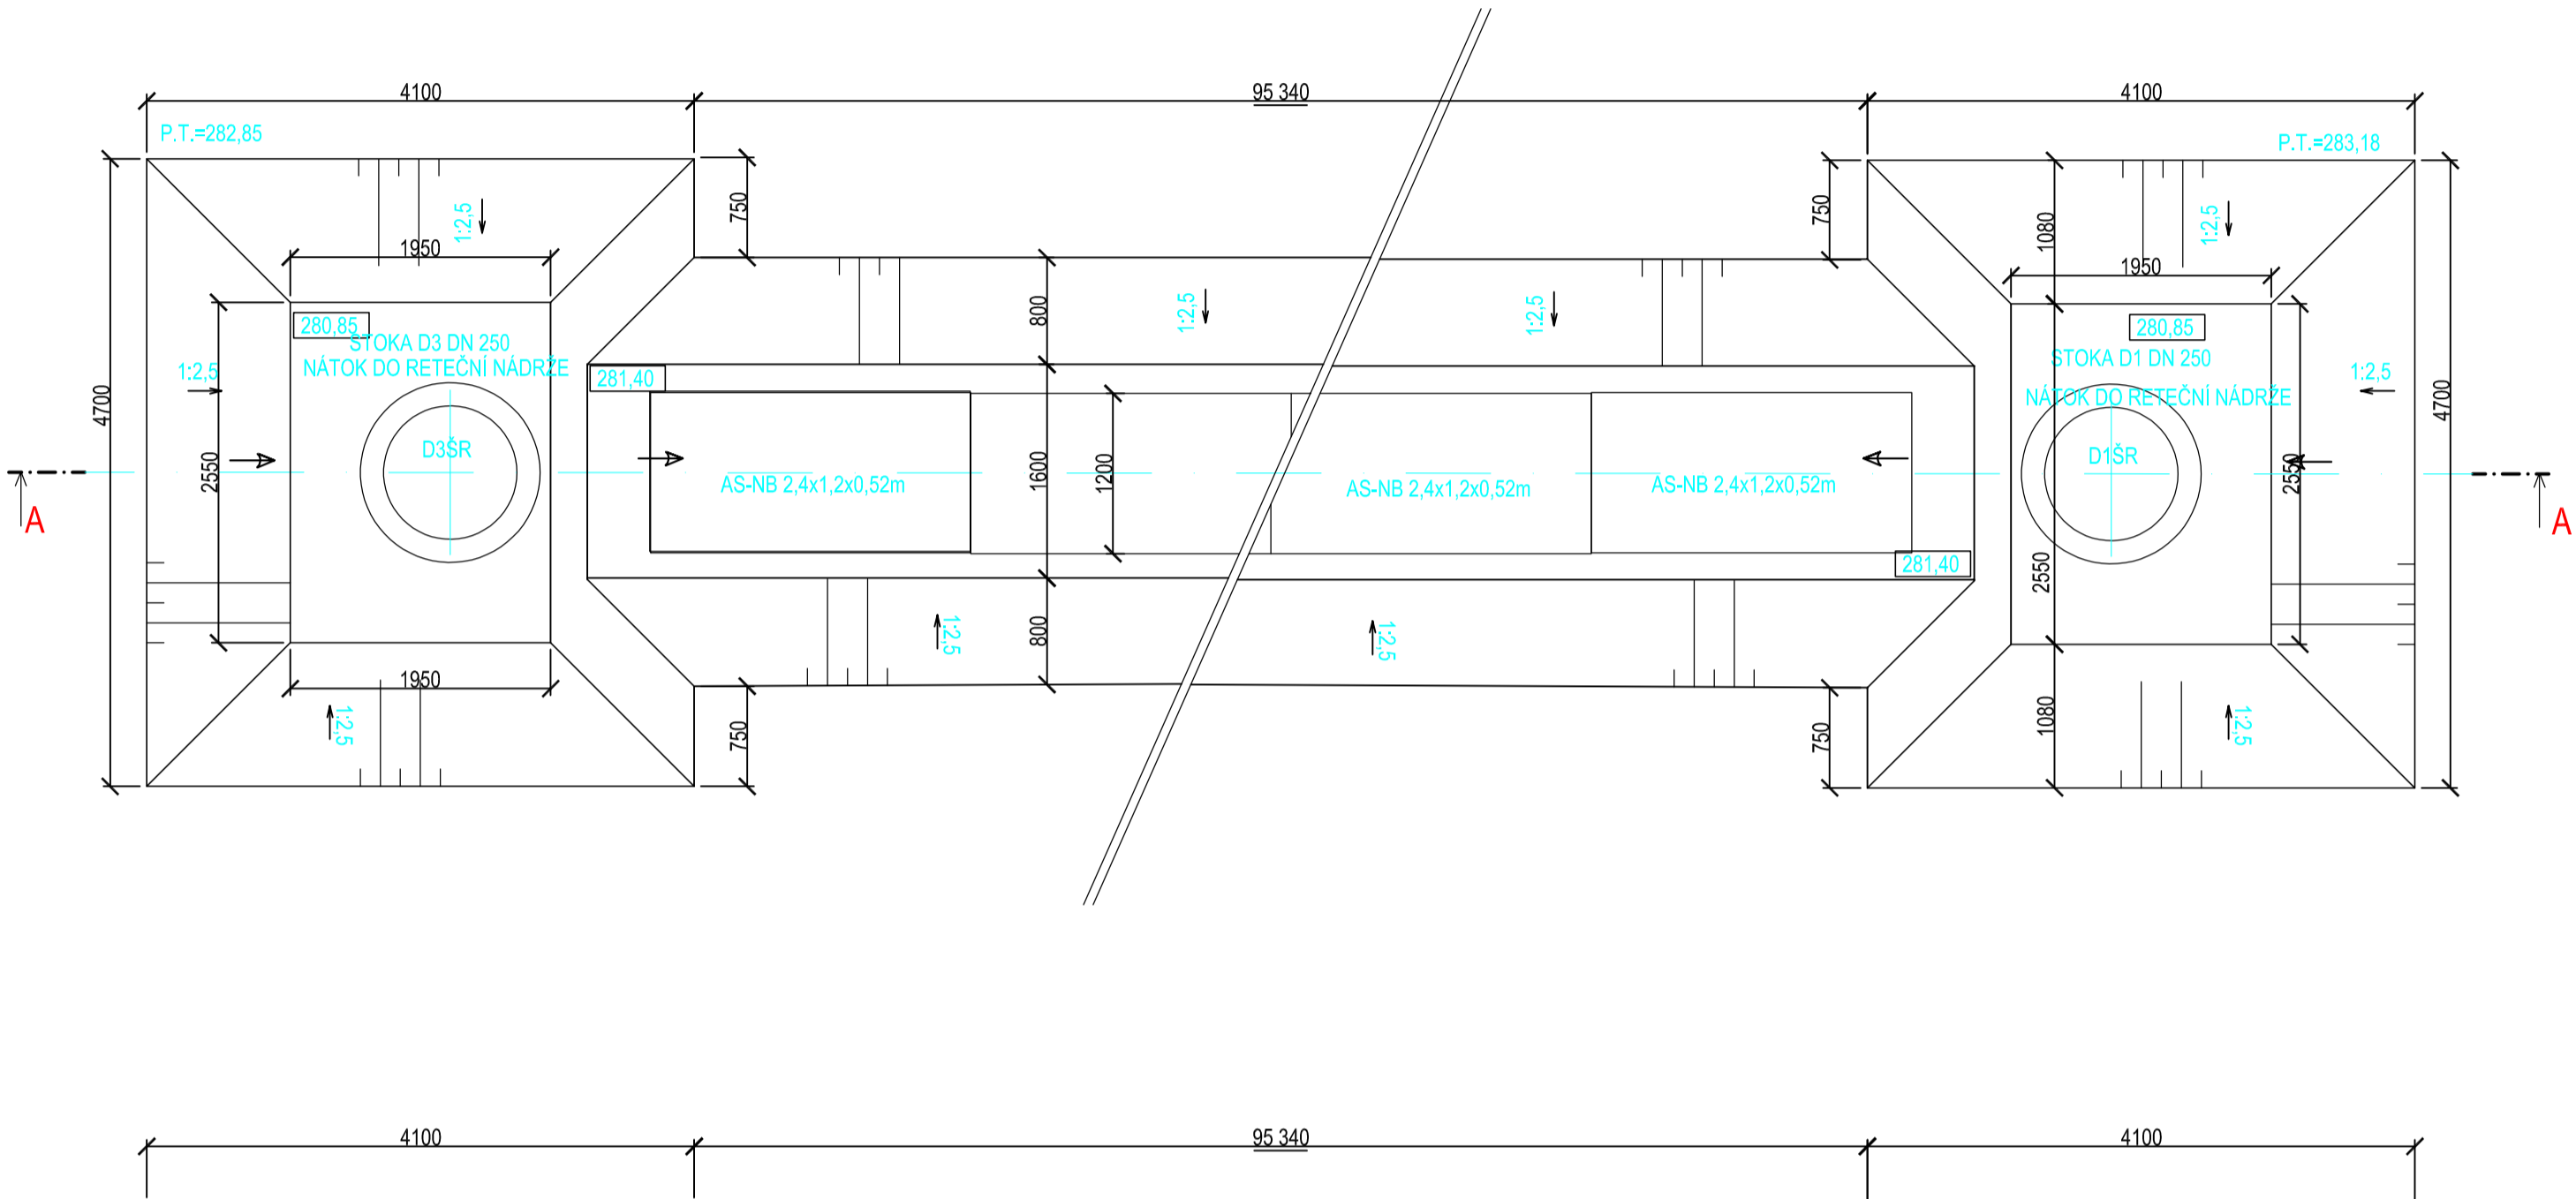

ŘEZ A-A

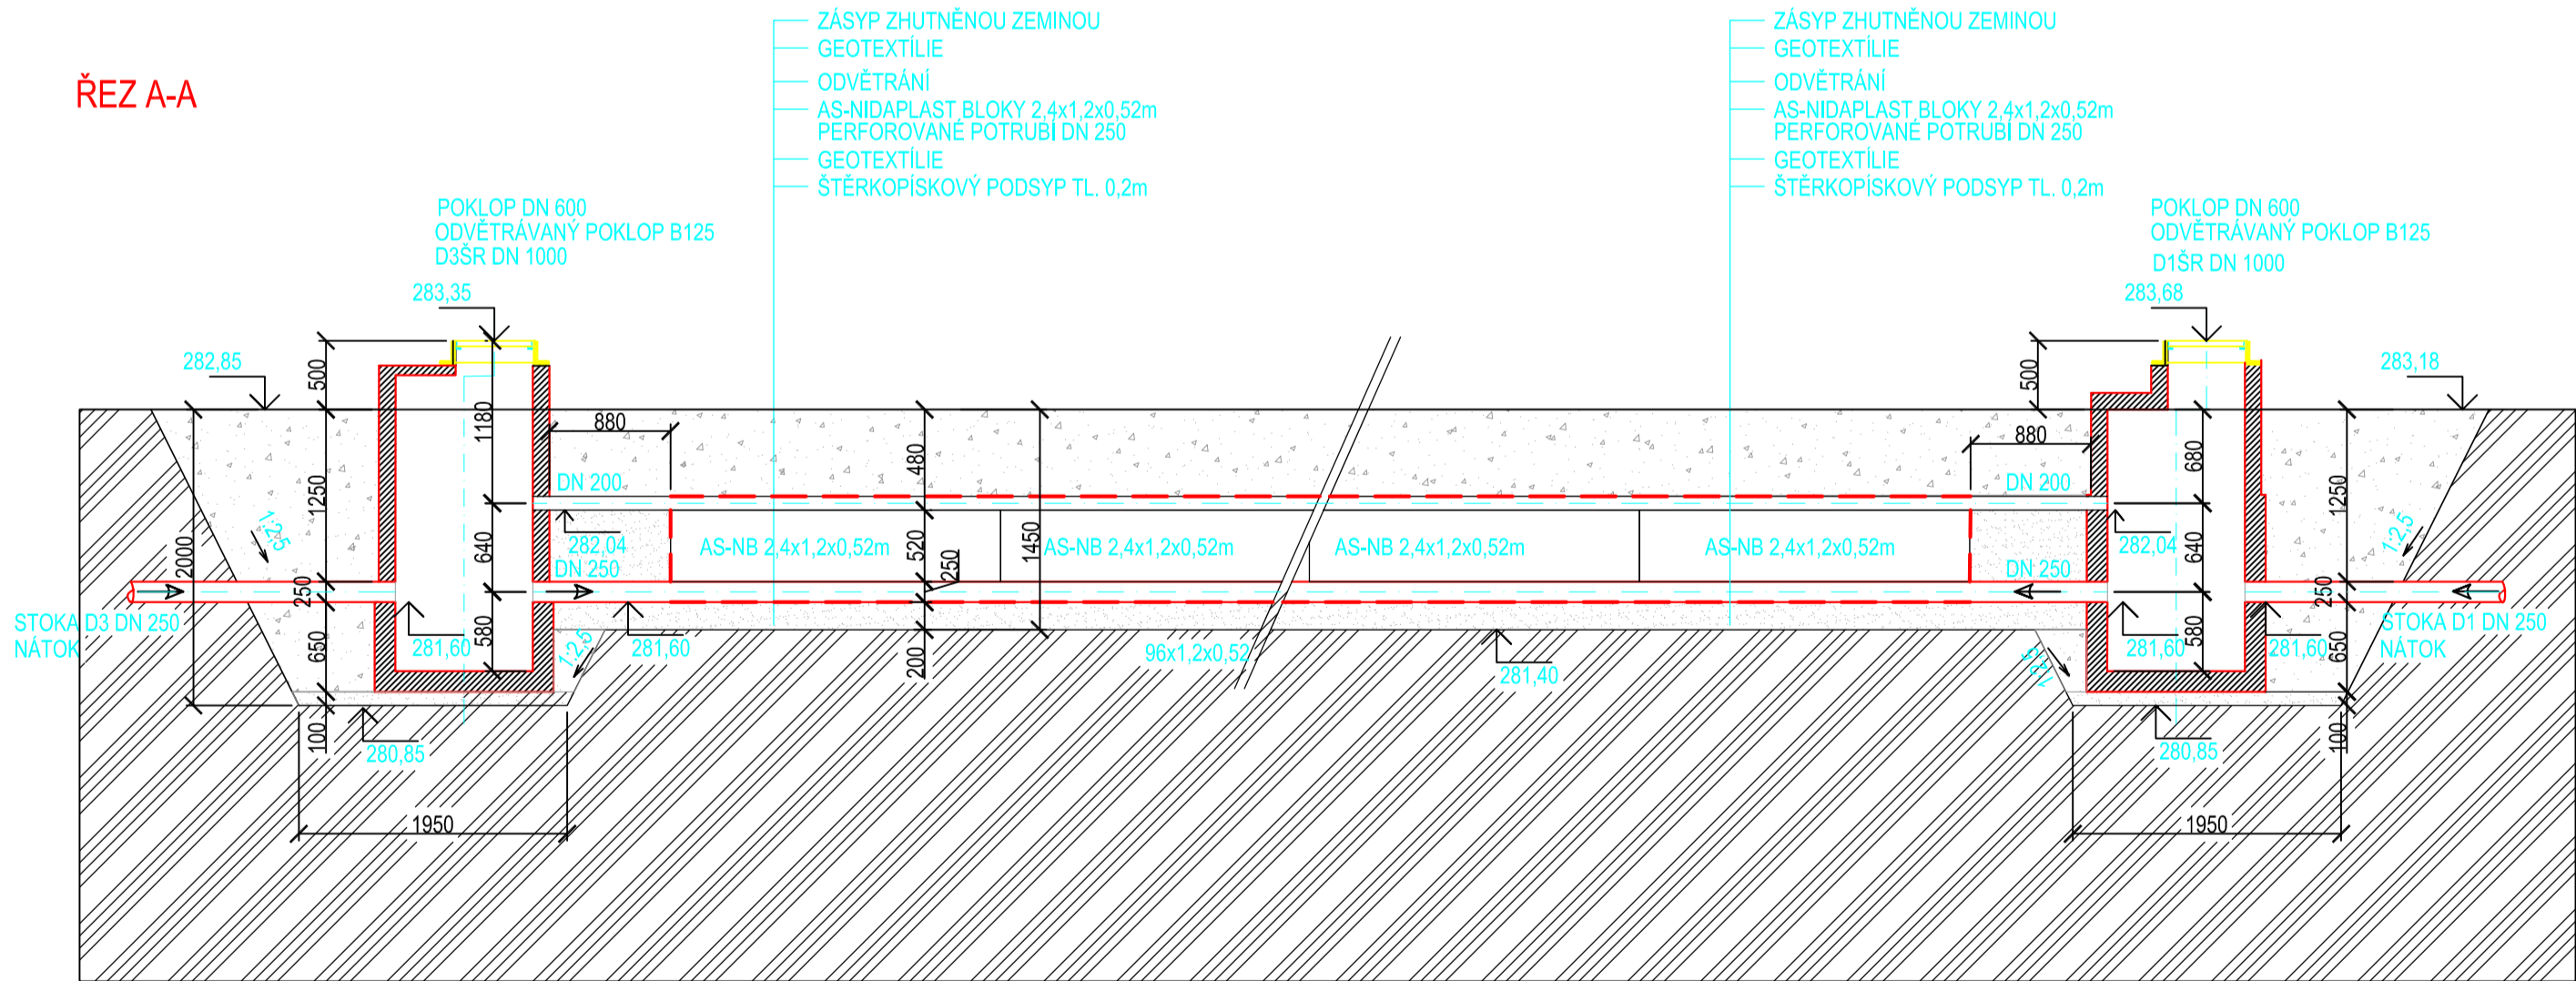

PROJEKTANT PROFESE		ODP. PROJEKTANT STAVBY:		VYPRACOVAL :		KONTROLOVAL :	
ING. Arch. JOSEF MRÁZEK		Ing. Jan HLADIŠ		Petra ŠVUBOVÁ		Ing. Jan HLADIŠ	
KRAJ : ZLÍNSKÝ				OBEC : VALAŠSKÉ MEZÍŘÍČI			
INVESTOR : MĚSTO VALAŠSKÉ MEZÍŘÍČI							
stavba : <b>TECHNICKÁ INFRASTRUKTURA PRO PLOCHU BYDLENÍ V K.Ú. JUŘINKA SO 05 - KANALIZACE DEŠŤOVÁ</b>							
oddíl : D - DOKUMENTACE TECHNICKÝCH A TECHNOLOGICKÝCH ZAŘÍZENÍ STAVEBNÍ ČÁST							
obsah : <b>RETENČNÍ A VSAKOVACÍ NÁDRŽ</b>							
Ing. Jan Hladiš Vodohospodářské a dopravní stavby Holešov, nám. Svobody 1317/19, IČ: 04283821							
							
DATUM				03/2021			
FORMÁT				4A4			
STUPEŇ				DPS			
měřítko : 1:500/100 1:100/100				číslo výkresu : <b>D-07</b>			