

LEGENDA

NOVÁ KOMUNIKACE



NOVÉ INŽENÝRSKÉ SÍTĚ

- VEŘEJNÉ OSVĚTLENÍ
- KANALIZACE DEŠŤOVÁ
- Z01-2 ZASAKOVACÍ OBJEKT
- Š1-4 KONTROLNÍ ŠACHTA

STÁVAJÍCÍ INŽENÝRSKÉ SÍTĚ

- VODOVODNÍ POTRUBÍ
- ELEKTRICKÉ VEDENÍ VN NADZEMNÍ
- ELEKTRICKÉ VEDENÍ NN PODZEMNÍ
- KANALIZAČNÍ POTRUBÍ
- DEŠŤOVÁ KANALIZACE
- VEŘEJNÉ OSVĚTLENÍ
- KATASTR

ŘEZ km 0,010 M 1:50

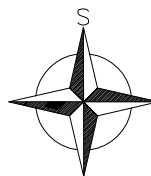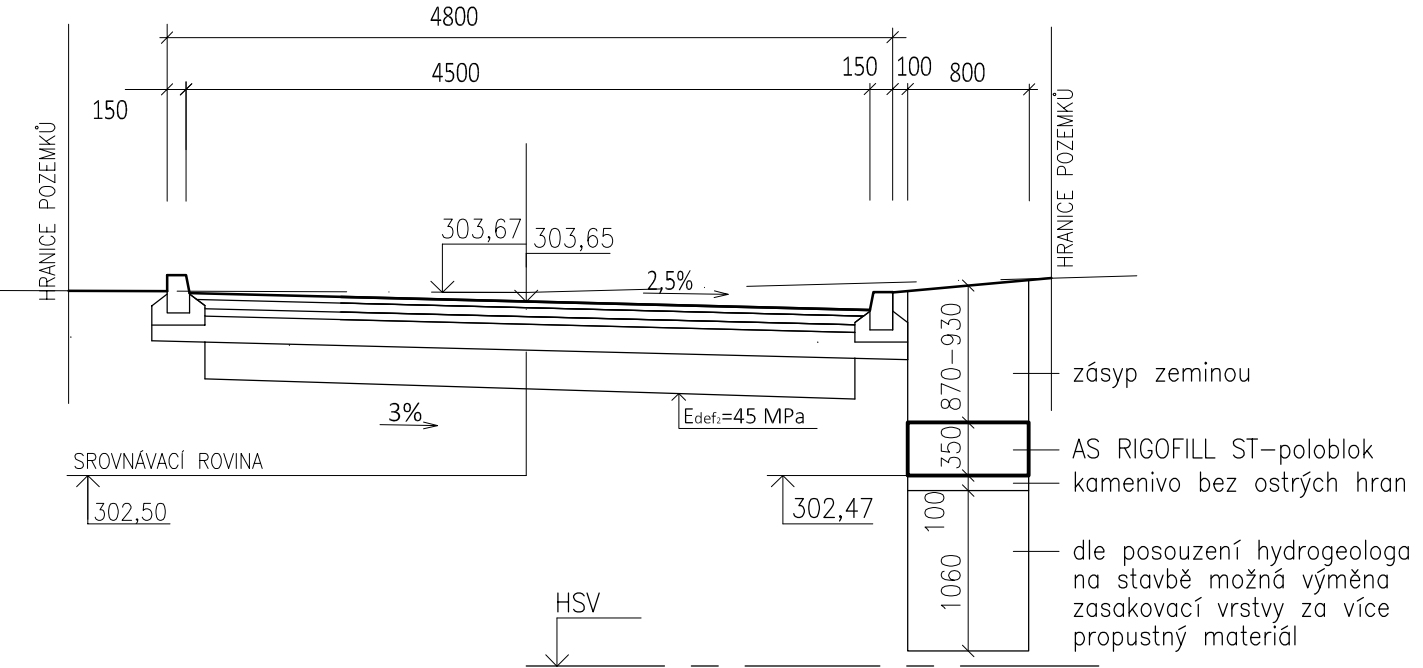

Projektant ING. PAVEL ČUNEK Vrbenská 245 75701 Valašské Meziříčí e-mail: ipc.vm@seznam.cz tel. 571 620 621	Stavba  <b>MÍSTNÍ KOMUNIKACE UL. J. HAPKY</b>  <b>SO 300 DEŠŤOVÁ KANALIZACE</b>	Investor <b>Město Valašské Meziříčí</b>	
		Číslo zakázky 3/2019	Stupeň DPS
Vypracoval Ing. S. Bartoňová	Název výkresu <b>SITUACE</b>	Formát 4 x A4	Datum 9/2020
Zodp. projektant Ing. S. Bartoňová		Měřítko 1:250	Číslo výkresu 02
Kontroloval Ing. Pavel Čunek			