




PODÉLNÝ ŘEZ Z01 A-A

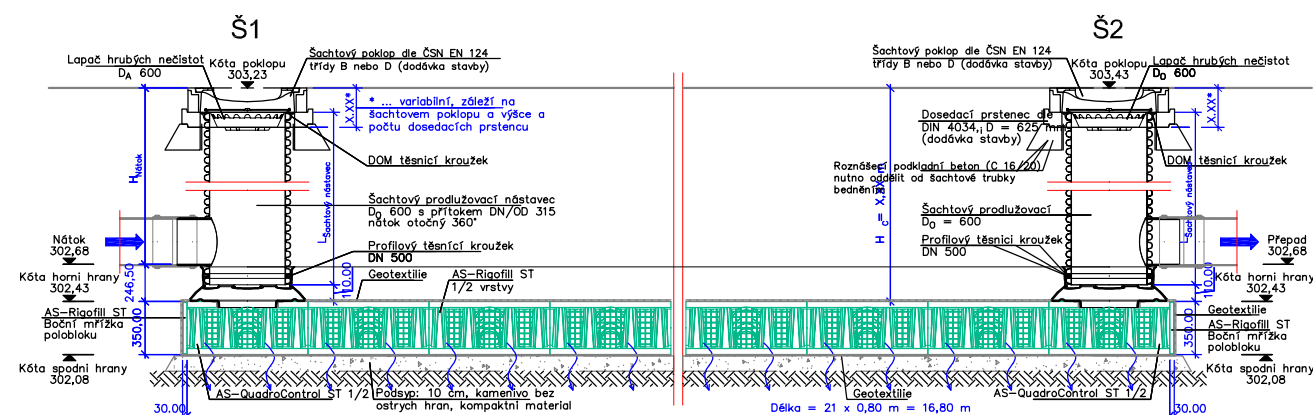


PŘÍČNÝ ŘEZ B-B

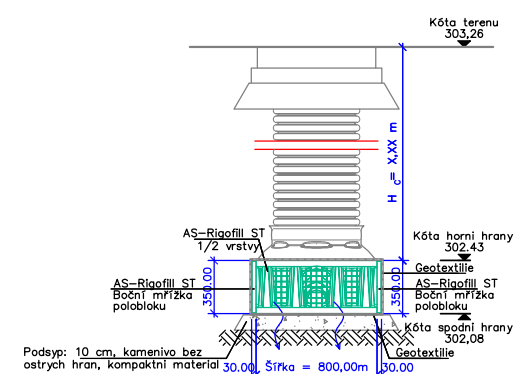


PODÉLNÝ ŘEZ Z02 A-A

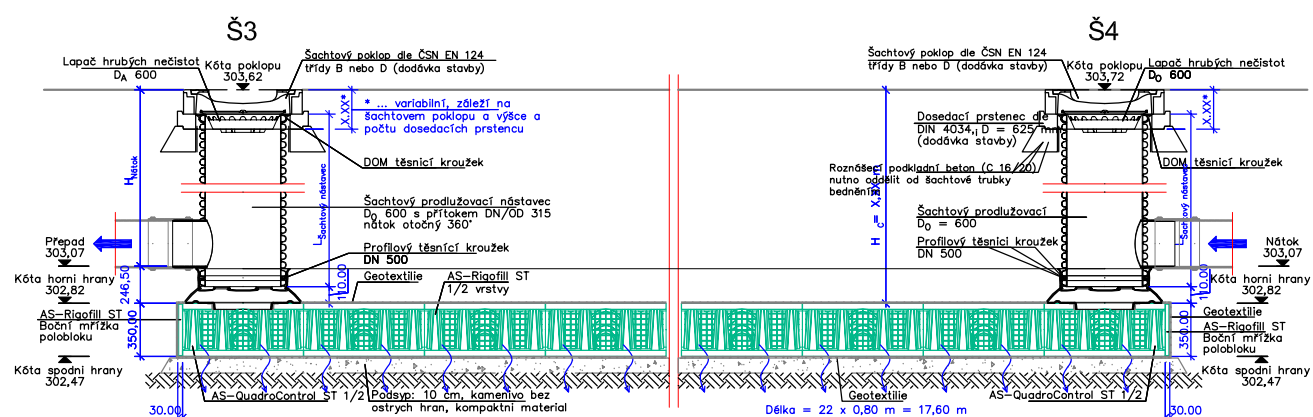

PŘÍČNÝ ŘEZ B-B

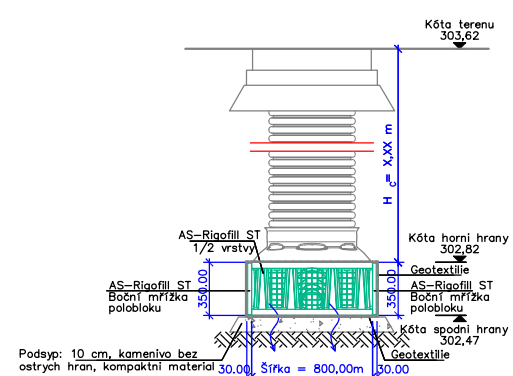

PŮDORYS

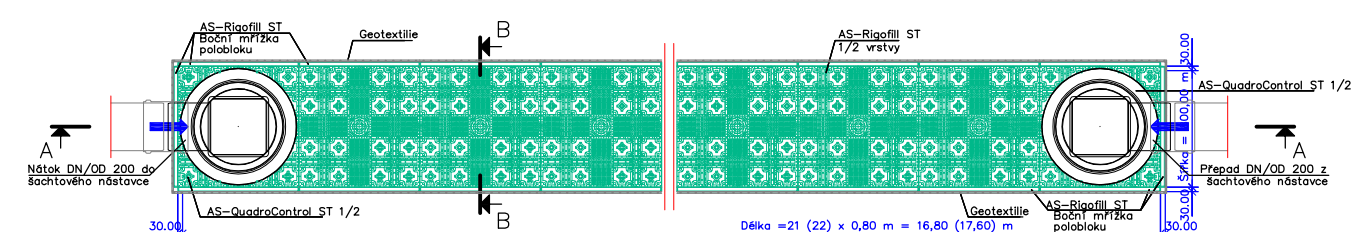

Projektant ING. PAVEL ČUNEK Vrbenská 245 75701 Valašské Meziříčí e-mail: ipc.vm@seznam.cz tel. 571 620 621	Stavba <h1>MÍSTNÍ KOMUNIKACE UL. J. HAPKY</h1>	Investor Město Valašské Meziříčí	
		Číslo zakázky 3/2019	Stupeň DPS
Vypracoval <i>Barbora</i> Ing. S. Bartoňová	SO 300 DEŠŤOVÁ KANALIZACE	Formát 2 x A4	Datum 9/2020
Zodp. projektant Ing. S. Bartoňová		Měřítko 1:50	Číslo výkresu 03
Kontroloval Ing. Pavel Čunek	Název výkresu ZASAKOVACÍ OBJEKT - PŮDORYS, ŘEZ		