




ŘEZ J-J'

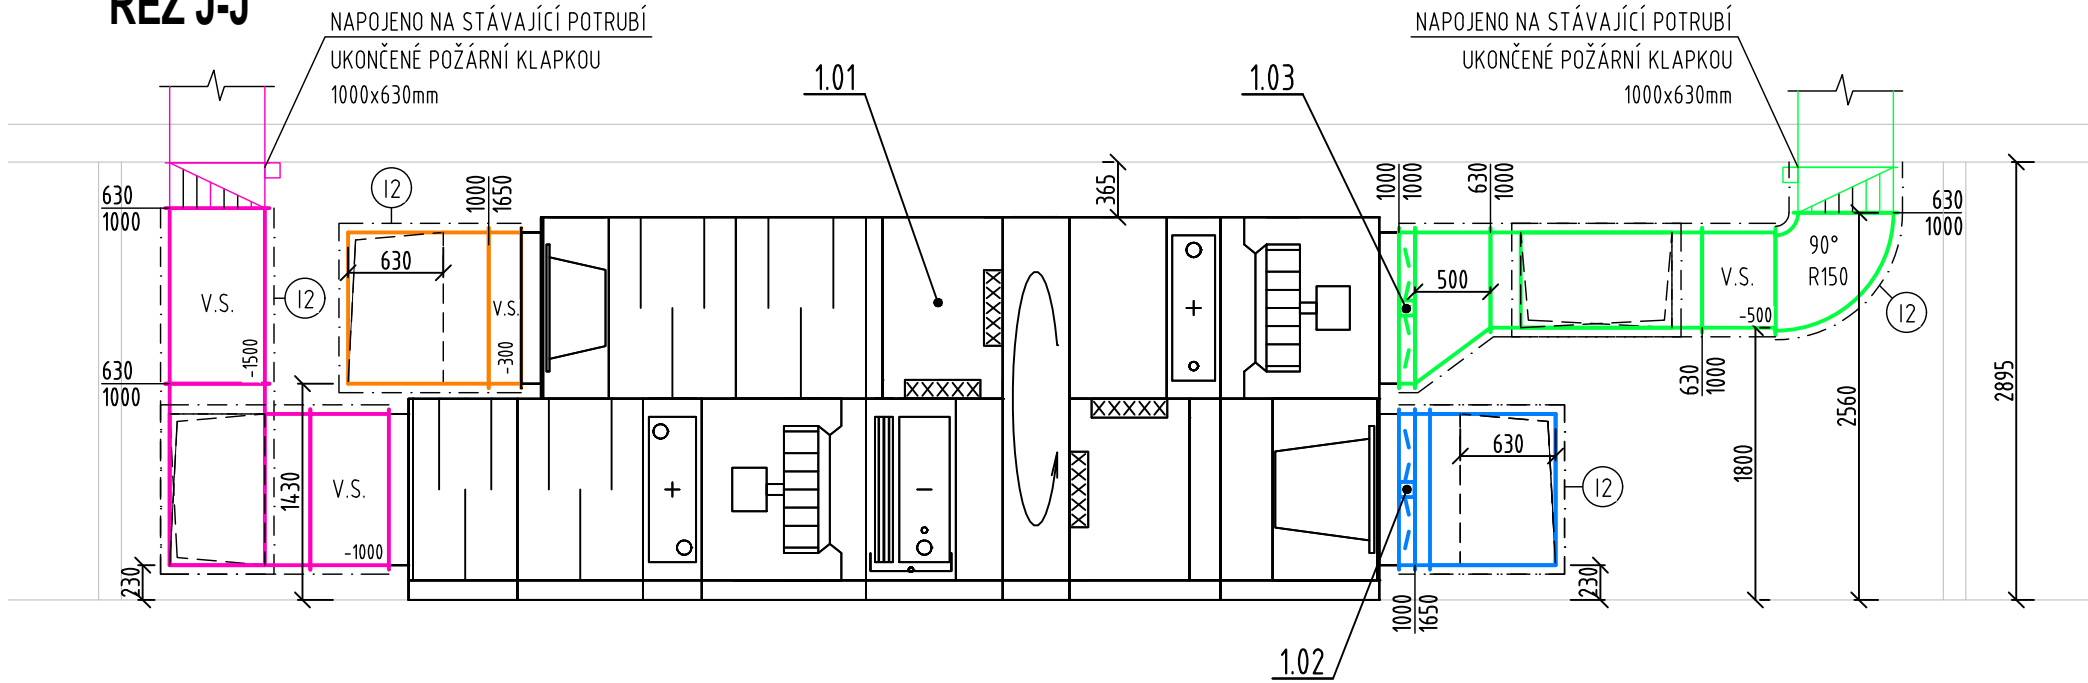


ŘEZ G-G'

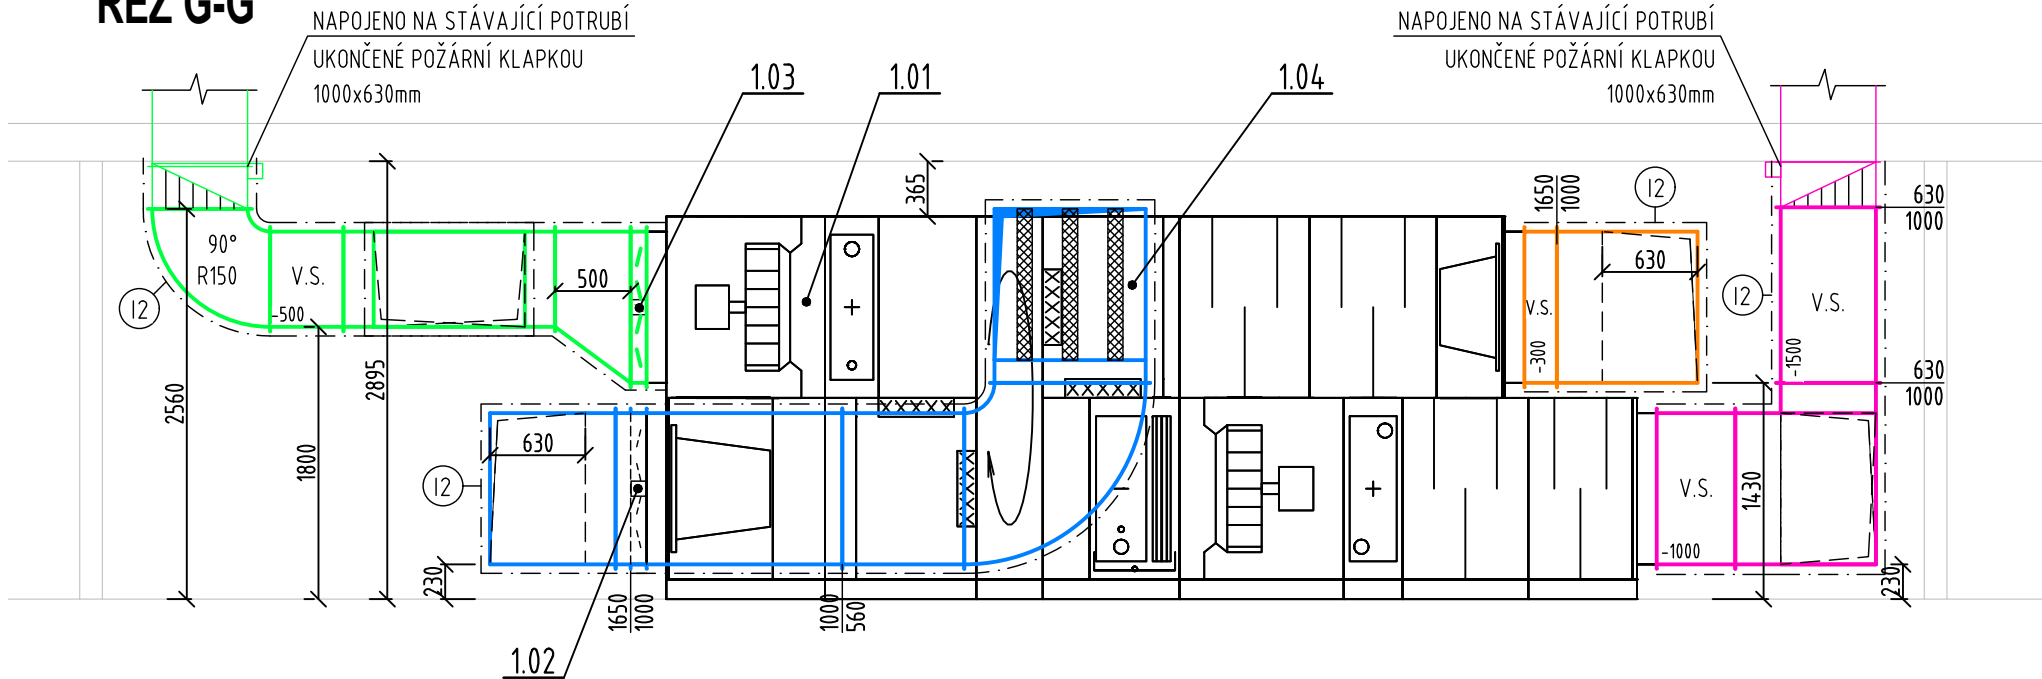

ŘEZ H-H'

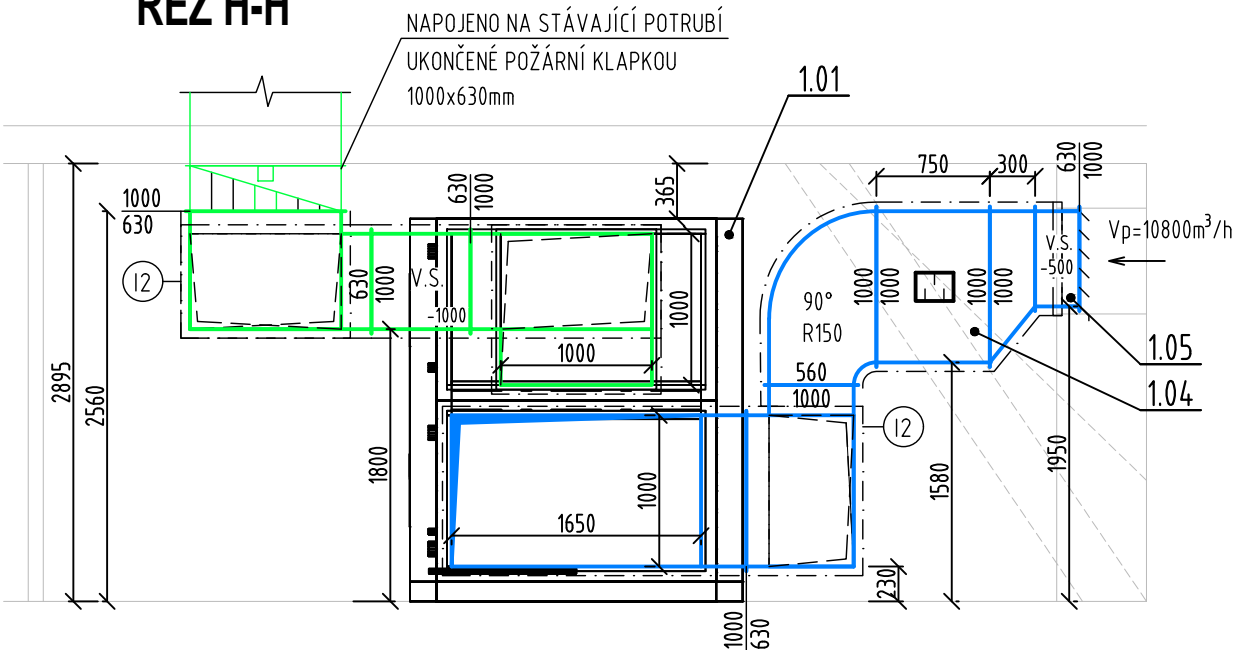

ŘEZ I-I'

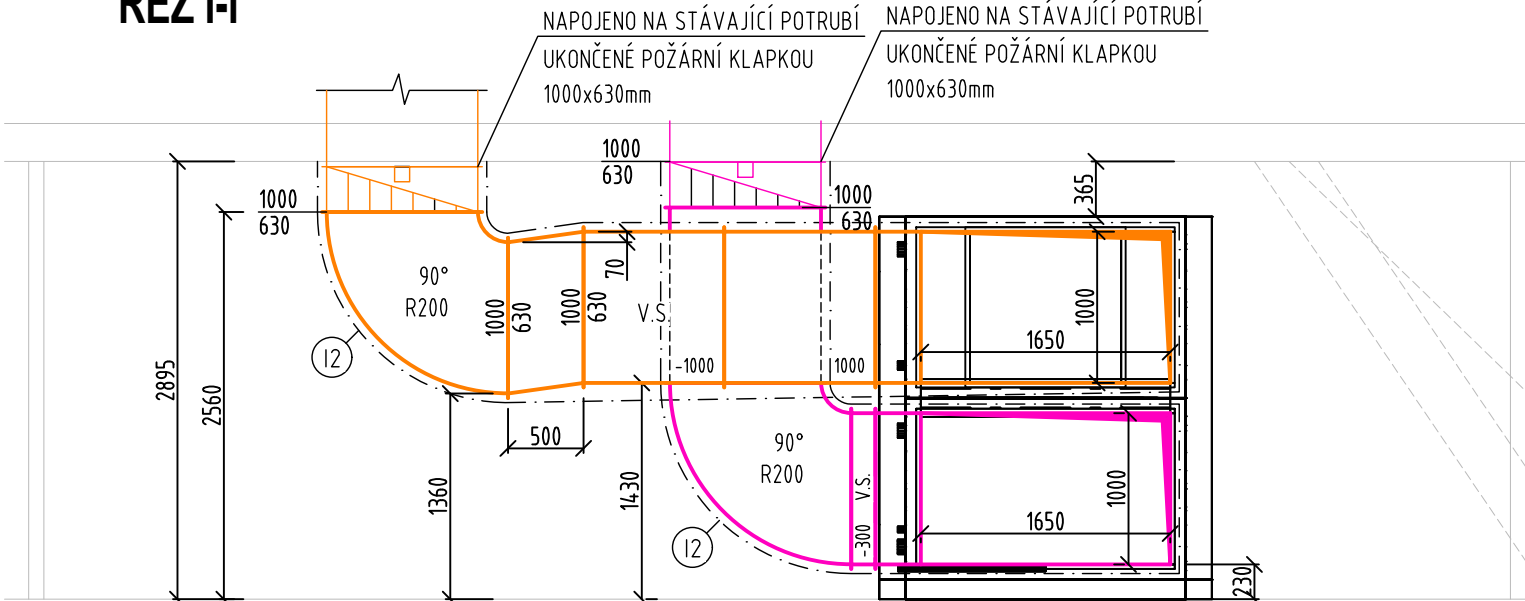


LEGENDA VZDUCHOTECHNIKY


- VZDUCHOTECHNICKÉ ZAŘÍZENÍ
- PŘÍVODNÍ VZDUCH - SUB
- ODVODNÍ VZDUCH - ETA
- ČERSTVÝ VZDUCH - ODA
- ODPADNÍ VZDUCH - EHA
- STÁVAJÍCÍ POTRUBÍ
- FLEXI HADICE
- FLEXI TLUMIČ HLUKU
- POPIS
- TLUMIČ HLUKU
- POPIS MNOŽSTVÍ VZDUCHU
- KÓTA SPODNÍ HRANY POTRUBÍ OD PODLAHY

LEGENDA IZOLACÍ

- Tepelná izolace proti kondenzaci vzdušné vlhkosti ze samolepící rohože ze syntetického kaučuku; Faktor difúzního odporu $m > 7000$, použití od -40 °C do $+105\text{ °C}$; součinitel tepelné vodivosti $0,038\text{ W/m.K.}$; tloušťka 9 mm
- Tepelná izolace z minerální vlny v rohožích s AL polepem; použití od -40 °C do $+105\text{ °C}$; Součinitel tepelné vodivosti $0,038\text{ W/m.K.}$; tloušťka 60 mm

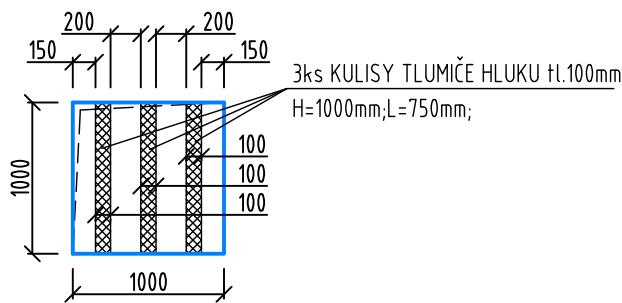

PRODIG TCV s.r.o., Ratiboř 352, 756 21 Ratiboř u Vsetína, tel. +420 734 573 671; www.prodig.eu

HIP	VYPRACOVAL	KRESLIL	 PRODIG - TCV VYTÁPĚNÍ-CHLAZENÍ-VZDUCHOTECHNIKA <i>www.prodig.eu</i>		
Ing. Ondřej Malovaný	Ing. Ondřej Malovaný	Ing. Ondřej Malovaný			
INVESTOR: Město Valašské Meziříčí, Náměstí 7/5, 757 01 Valašské Meziříčí 1			DATUM: 11/2021		
MÍSTO STAVBY: Zámek Žerotínů, Komenského 1, 75701 Valašské Meziříčí			FORMÁT: 3 A4		
AKCE: ZAJIŠTĚNÍ MIKROKLIMATU PRO SPOLEČENSKÝ SÁL ZÁMKU ŽEROTÍNŮ VE VALAŠSKÉM MEZIRÍČÍ			ZAK. Č.:		
ČÁST: D.1.2 - VZDUCHOTECHNIKA			STUPĚŇ: DPS		VÝTIŠK Č.:
NÁZEV VÝKRESU: ŘEZY G-G'; H-H'; I-I'; J-J'			MĚŘÍTKO: 1:50	ČÍSLO VÝKRESU: 15	