




DO PLENUMBOXU 1.13 BUDOU NA MÍSTĚ MONTÁŽE DLE
REÁLNÝCH POZIC OTVORŮ VYŘEZÁNY DÍRY PRO VYÚSTKY
CELÝ PELNUMBOX JE POCHUZÍ A JE VYTVOŘEN Z PEVNÉHO NOSNÉHO PLECHU

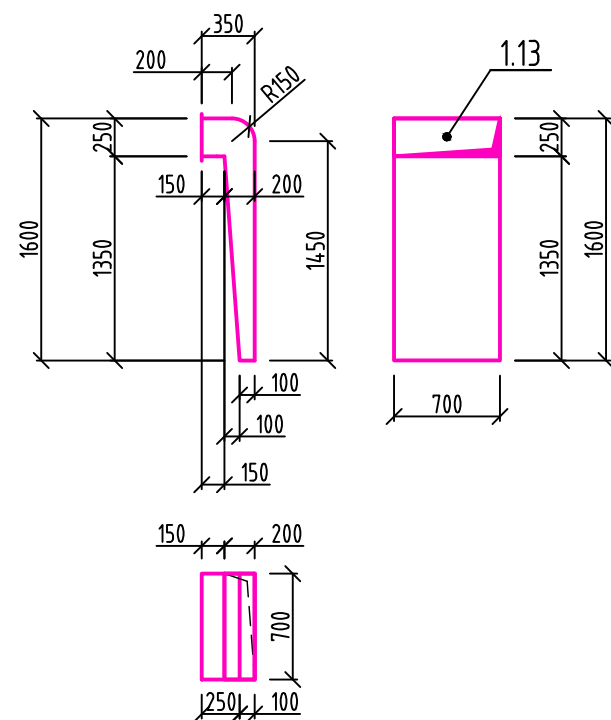


ATYP TVAROVKA 1.21

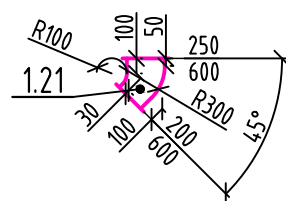


DO PLENUMBOXU 1.19 BUDE PŘI MONTÁŽI DLE UMÍSTĚNÍ
STAVEBNÍHO OTVORU VYŘEZÁNA KRUHOVÁ DÍRA Ø200mm
PRO OSAZENÍ NAPOJOVACÍHO LÍMCE
CELÝ PELNUMBOX JE POCHUZÍ A JE VYTVOŘEN Z PEVNÉHO
NOSNÉHO PLECHU

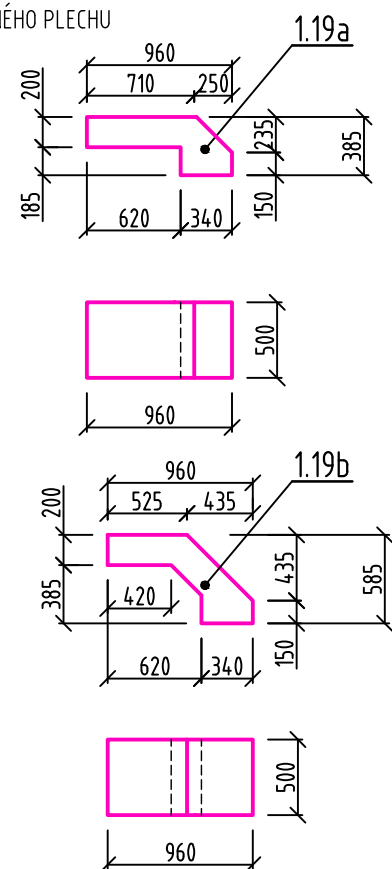

PLENUMBOX 1.20 S OTVOREM PRO VYÚSTKU

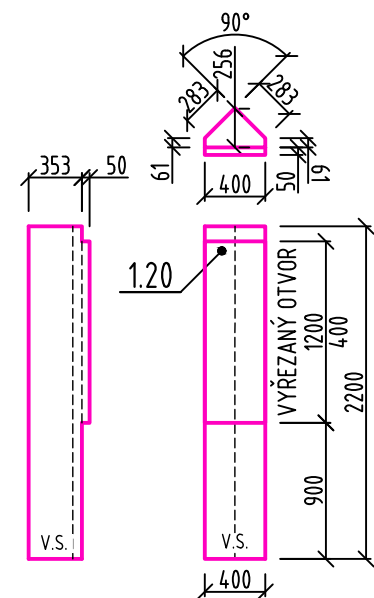

PRODIG TCV s.r.o., Ratiboř 352, 756 21 Ratiboř u Vsetína, tel. +420 734 573 671; www.prodig.eu

| | | | | |
|----------------------|--|----------------------|--|-------------------|
| HIP | VYPRACOVAL | KRESLIL |  PRODIG - T C V VYTÁPĚNÍ-CHLAZENÍ-VZDUCHOTECHNIKA <i>www.prodig.eu</i> | |
| Ing. Ondřej Malovaný | Ing. Ondřej Malovaný | Ing. Ondřej Malovaný | | |
| | | | | |
| INVESTOR: | Město Valašské Meziříčí, Náměstí 7/5, 757 01 Valašské Meziříčí 1 | | | |
| MÍSTO STAVBY: | Zámek Žerotínů, Komenského 1, 75701 Valašské Meziříčí | | | |
| AKCE: | ZAJIŠTĚNÍ MIKROKLIMATU PRO SPOLEČENSKÝ SÁL ZÁMKU ŽEROTÍNŮ VE VALAŠSKÉM MEZIRÍČÍ | | | DATUM: 11/2021 |
| ČÁST: | D.12 - VZDUCHOTECHNIKA | | | FORMÁT: 3 A4 |
| NÁZEV VÝKRESU: | DETAILY PLENUMBOXŮ A TVAROVKY | | | ZAK. Č.: |
| | | | STUPEŇ: DPS | VÝTISK Č.: |
| | | | MĚŘÍTKO: 1:50 | ČÍSLO VÝKRESU: 07 |