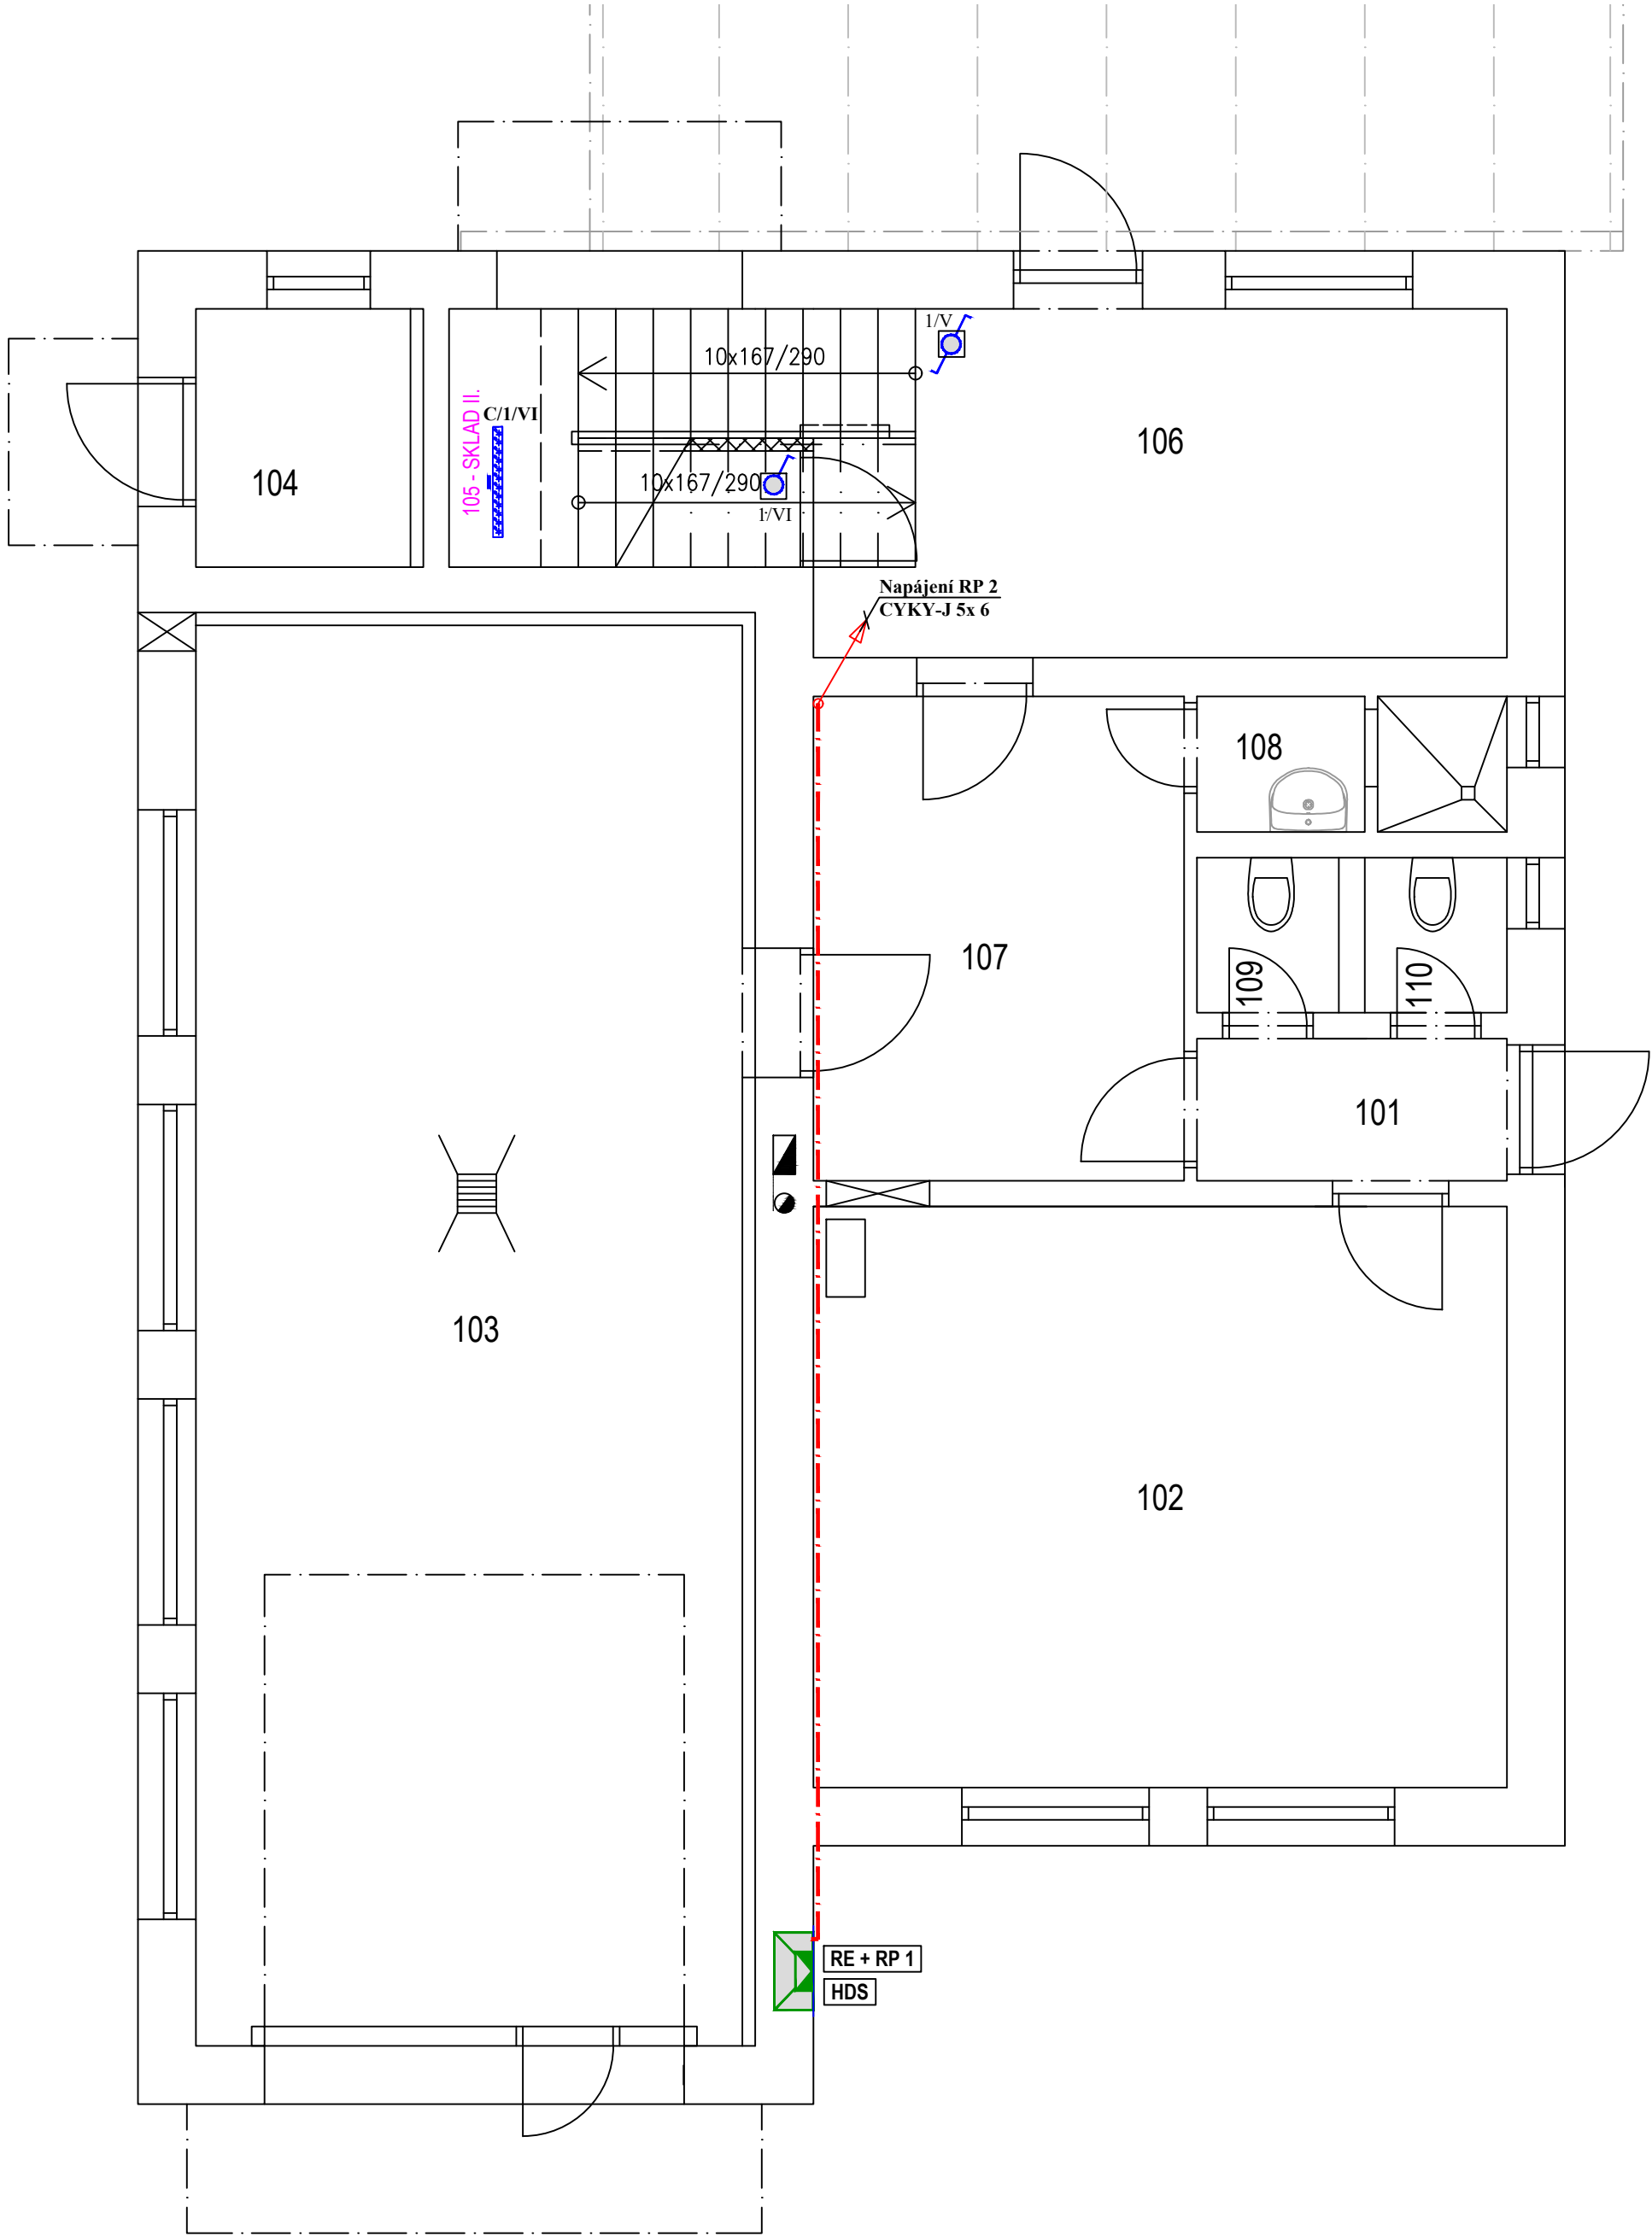


SILNOPROUDÁ ELEKTROTECHNIKA

PŮDORYS 1NP

SVĚTELNÁ A ZÁSUVKOVÁ ELEKTROINSTALACE, OCHRANNÁ SOUSTAVA



LEGENDA MÍSTNOSTÍ

| č.m. | NÁZEV MÍSTNOSTI | PLOCHA [m2] |
|------|-----------------|-------------|
| 101 | ZÁDVEŘÍ | 2,64 |
| 102 | DENNÍ MÍSTNOST | 24,17 |
| 103 | GARÁŽ TECHNIKY | 48,06 |
| 104 | SKLAD I. | 3,52 |
| 105 | SKLAD II. | 5,27 |
| 106 | KUCHYŇ | 13,71 |
| 107 | CHODBA | 10,76 |
| 108 | UMÝVÁRNA | 2,48 |
| 109 | WC | 1,32 |
| 110 | WC | 1,32 |

LEGENDA

VEDENÍ DETAILNĚ:

- NAPÁJECÍ ROZVODY 400V - CYKY-J 5x 6
VEDENÍ ULOŽENO V OHEBNÉ DVOUPLÁŠŤOVÉ CHRÁNIČCE KF 09040.
- SVĚTELNÉ ROZVODY - CYKY-J n x 1,5, S OZNAČENÍM POČTU A BAREV ŽIL -
BEZ OZNAČENÍ JE 3J - VIZ TAKÉ SCHÉMA ROZVADĚČE.
ULOŽENÍ PŘEVÁŽNĚ NA PŘICHÝTKÁCH 6516.

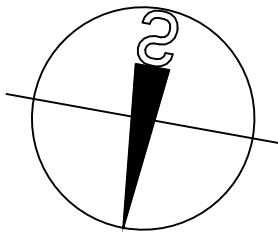
 
INSTALAČNÍ PŘÍSTROJE A JINÁ ZAŘÍZENÍ:

- SPÍNAČ 250V, 10A, IP 20, TYPOVÁ ŘADA TANGO, ŘAZENÍ 1 a 6
ABB ELEKTRO-PRAGA JABLONEC n/N, ZNAČENÍ 1/I I ZNAMENÁ JISTICÍ OKRUH / SPÍNACÍ OKRUH
V KRABICI KPR 68
- MONTÁŽ SPÍNAČŮ (A ZÁSUVK SE SPÍNAČI) STAVEBNICOVÝCH VE VÍCENÁSOBNÉM RÁMEČKU - VODOROVNĚ
- ROZVADĚČE
- ELEKTRICKÝ KONVEKTOR 1kW - VIZ VÝKRES
- HLAVNÍ OCHRANNÁ PŘÍPOJNICE: SVORKOVNICE EPS4 A BEČOV ELEKTRO
- STÁVAJÍCÍ HDS
- STÁVAJÍCÍ ROZVADĚČE RE + RP 1

SVÍTIDLA:



- A/1/1/250

Zápis znamená: Druh svítidla/Jisticí okruh svítidla/Spínání svítidla/Výška svítidla nad podlahou (cm)
- PRŮMYSLOVÉ SVÍTIDLO STROPNÍ a NÁSTĚNNÉ, IP 65, CELOPLASTOVÉ,
LED 15W, TYP LUTRA 265 1k6 840, VM light s.r.o.



0,000 = 386,80 m.n.m. = 1 NP

INFORMACE NA TOMTO VÝKRESE JSOU CHRÁNĚNÝ AUTORSKÝM ZÁKONEM A JEJICH DALŠÍ POUŽITÍ, ZMĚNY ČI ÚPRAVY JSOU BEZ PŘEDCHOZÍHO VYROVNÁNÍ AUTORSKÝCH PRÁV TRESTNĚ.

| | | |
|--|---|---|
| Vypracoval Adam BILL | Akce Stavební úpravy a nástavba objektu SDH Lhota u Choryně | Investor Město Valašské Meziříčí Náměstí 7, 757 01 Valašské Meziříčí  |
| Prozkoumal Petr BILL | | |
| Schválil Ing. Adolf HERMAN | | |
|  Kouty 1413, 757 01 Valašské Meziříčí IČ: 05752671, DIČ: CZ05752671 info@tykoa.cz tel. 737 865 855, 777 989 929 | Druh dokumentace D.1.4.1 SILNOPROUDÁ ELEKTROTECHNIKA | Status dokumentace DOKUMENTACE PRO PROVÁDĚNÍ STAVBY |
| | Název dokumentu PŮDORYS 1NP | Číslo zakázky 0720 |
| | Měřítko 1:50 | Číslo dokumentace |
| | | Index - |
| Datum vydání 2021-12 | | Jazyk CS |
| | | Č. výkresu D141.01 |