




PŮDORYS

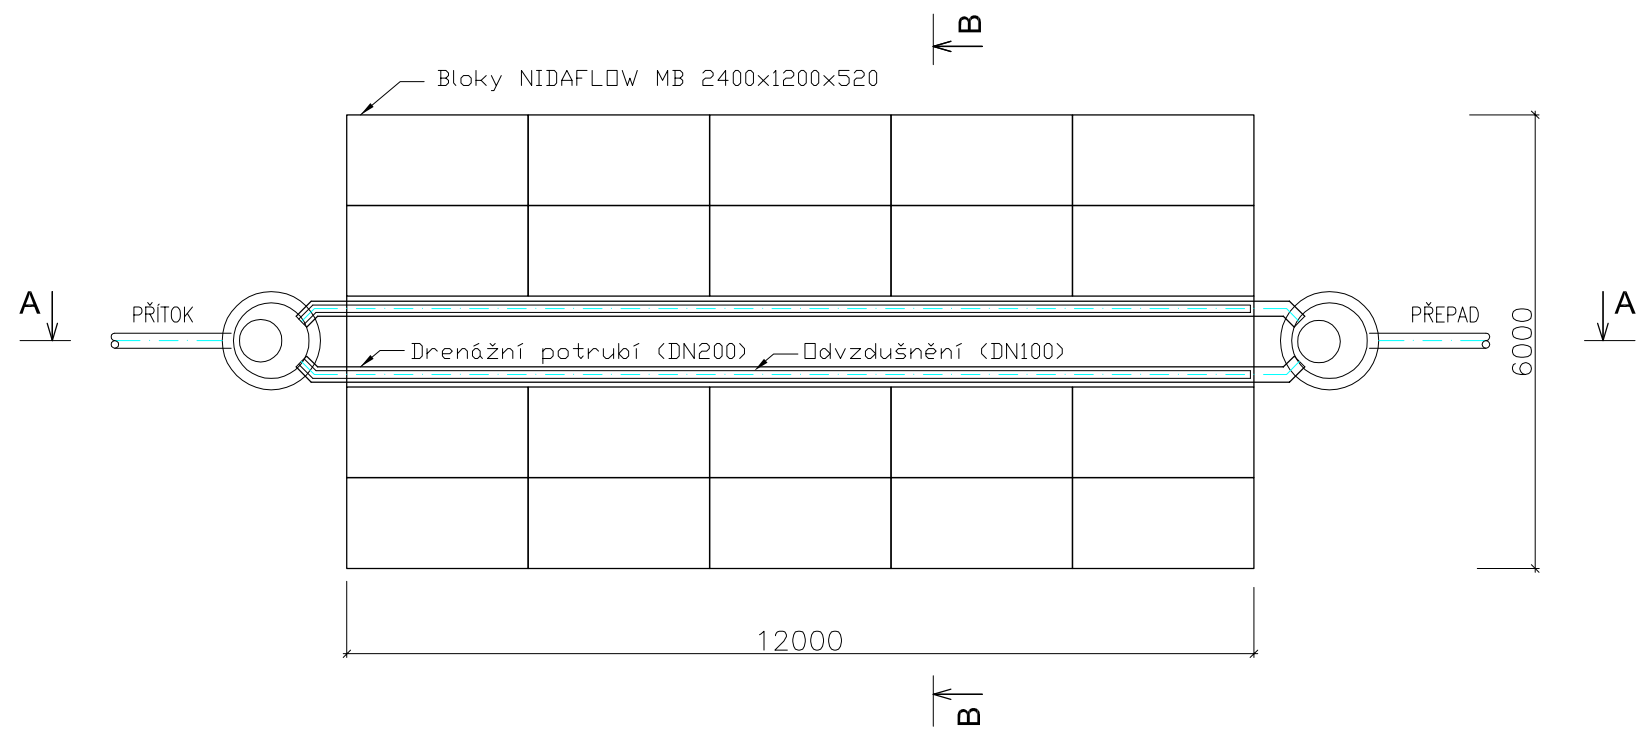

PODÉLNÝ ŘEZ A-A

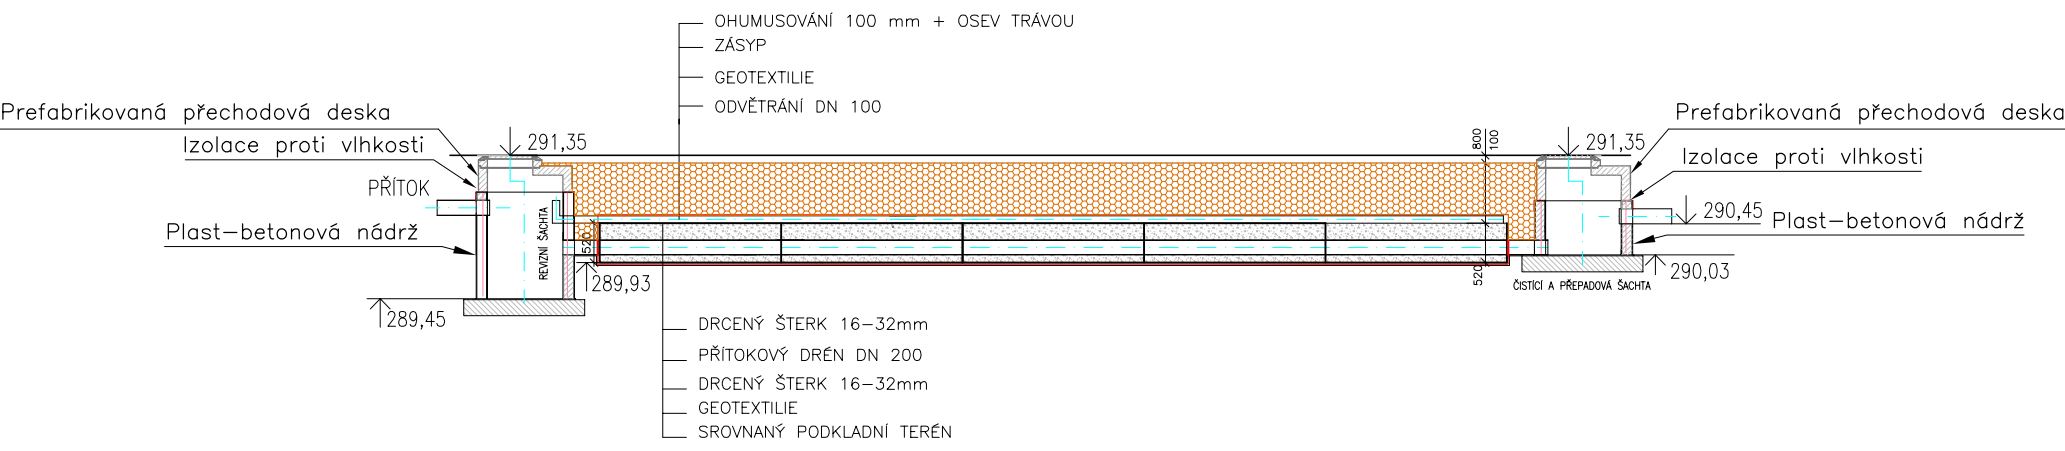

PŘÍČNÝ ŘEZ B-B

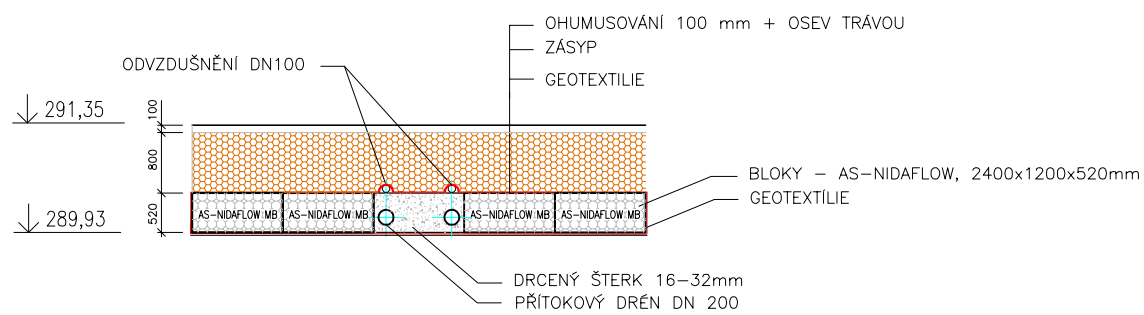

Projektant ING. PAVEL ČUNEK Vrbenská 245 75701 Valašské Meziříčí e-mail: ipc.vm@seznam.cz tel. 571 620 621	Stavba SOKOLOVNA VALAŠSKÉ MEZIŘÍČÍ	Investor T.J. Sokol Valašské Meziříčí Sokolská 124/38 Číslo zakázky 03/2018 Stupeň DSP Formát 2 x A4
Vypracoval Ing. Stanislava Bartoňová	Stavební objekt SO 03 Dešťová kanalizace, retenční zasakovací nádrž	Datum 6/2018
Zodp. projektant Ing. Pavel Čunek	Název výkresu RETENČNÍ NÁDRŽ	Měřítko 1:100 Číslo výkresu D.3.4
Kontroloval Ing. Pavel Čunek		