


SITUACE - část 1
M 1:250

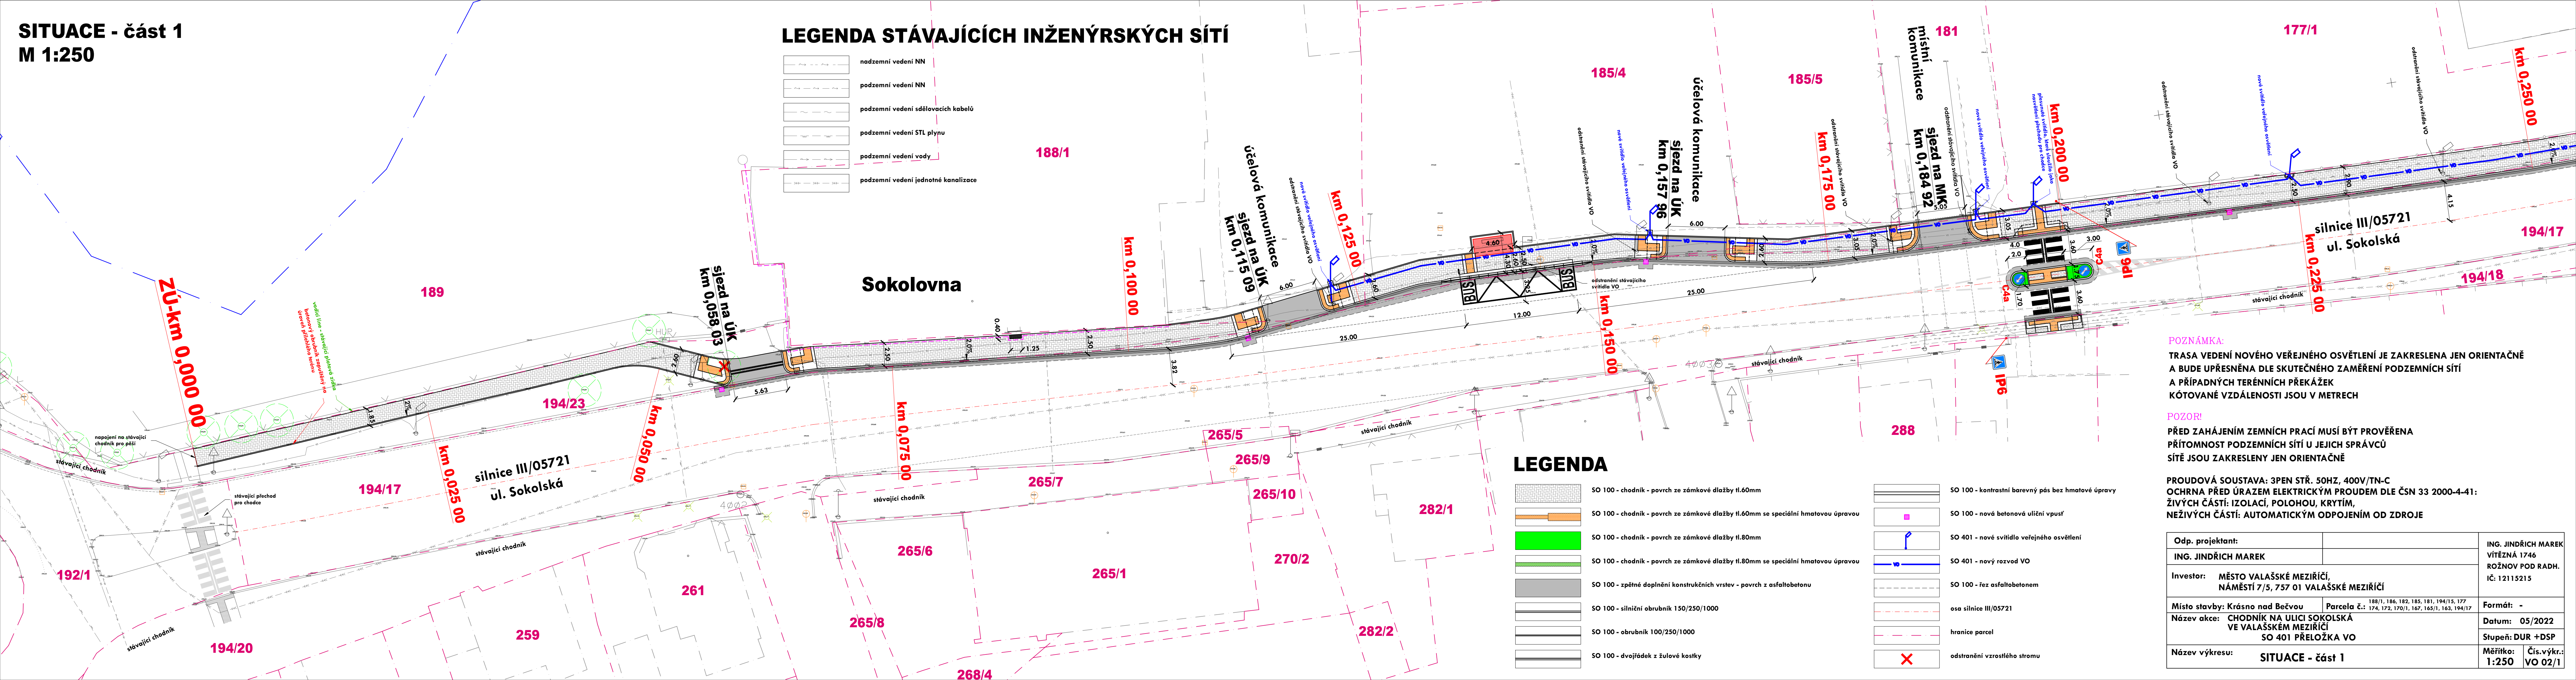

LEGENDA STÁVAJÍCÍCH INŽENÝRSKÝCH SÍTÍ

	nadzemní vedení NN
	podzemní vedení NN
	podzemní vedení sdělovacích kabelů
	podzemní vedení STL plynu
	podzemní vedení vody
	podzemní vedení jednotné kanalizace

LEGENDA

	SO 100 - chodník - povrch ze zámkové dlažby tl.60mm
	SO 100 - chodník - povrch ze zámkové dlažby tl.60mm se speciální hmatovou úpravou
	SO 100 - chodník - povrch ze zámkové dlažby tl.80mm
	SO 100 - chodník - povrch ze zámkové dlažby tl.80mm se speciální hmatovou úpravou
	SO 100 - zpětné doplnění konstrukčních vrstev - povrch z asfaltbetonu
	SO 100 - silniční obručnik 150/250/1000
	SO 100 - obručnik 100/250/1000
	SO 100 - dvojádek z žulové kostky

	SO 100 - kontrastní barevný pás bez hmatové úpravy
	SO 100 - nová betonová uliční vpusť
	SO 401 - nové svítidlo veřejného osvětlení
	SO 401 - nový rozvod VO
	SO 100 - řez asfaltbetonem
	osa silnice III/05721
	hranice parcel
	odstranění vzrostlého stromu

POZNÁMKA:
TRASA VEDENÍ NOVÉHO VEŘEJNÉHO OSVĚTLENÍ JE ZAKRESLENA JEN ORIENTAČNĚ
A BUDE UPŘESNĚNA DLE SKUTEČNÉHO ZAMĚŘENÍ PODZEMNÍCH SÍTÍ
A PŘÍPADNÝCH TERÉNNÍCH PŘEKÁŽEK
KÓTOVANÉ VZDÁLENOSTI JSOU V METRECH

POZOR!
PŘED ZAHÁJENÍM ZEMNÍCH PRACÍ MUSÍ BÝT PROVĚŘENA
PŘÍTOMNOST PODZEMNÍCH SÍTÍ U JEJICH SPRÁVCŮ
SÍTĚ JSOU ZAKRESLENY JEN ORIENTAČNĚ

PROUDOVÁ SOUSTAVA: 3PEN STŘ. 50HZ, 400V/TN-C
OCHRNA PŘED ÚRAZEM ELEKTRICKÝM PROUDEM DLE ČSN 33 2000-4-41:
ŽIVÝCH ČÁSTÍ: IZOLACÍ, POLOHOU, KRYTÍM,
NEŽIVÝCH ČÁSTÍ: AUTOMATICKÝM ODPOJENÍM OD ZDROJE

Odp. projektant:	ING. JINDŘICH MAREK	ING. JINDŘICH MAREK VÍTEZNÁ 1746 ROŽNOV POD RADH. IČ: 12115215
Investor:	MĚSTO VALAŠSKÉ MEZIŘÍČÍ, NÁMĚSTÍ 7/5, 757 01 VALAŠSKÉ MEZIŘÍČÍ	
Místo stavby:	Krásno nad Bečvou	Parcela č.: 188/1, 186, 182, 185, 181, 194/15, 177 174, 172, 170/1, 167, 165/1, 163, 194/17
Název akce:	CHODNÍK NA ULICI SOKOLSKÁ VE VALAŠSKÉM MEZIŘÍČÍ SO 401 PŘELOŽKA VO	Formát: -
Název výkresu:	SITUACE - část 1	Datum: 05/2022 Stupeň: DUR +DSP
		Měřítko: 1:250 Čís.výkr.: VO 02/1