


VÝROBNÍ HALA III

ŠATNY, KANCELÁŘE
DÍLNY

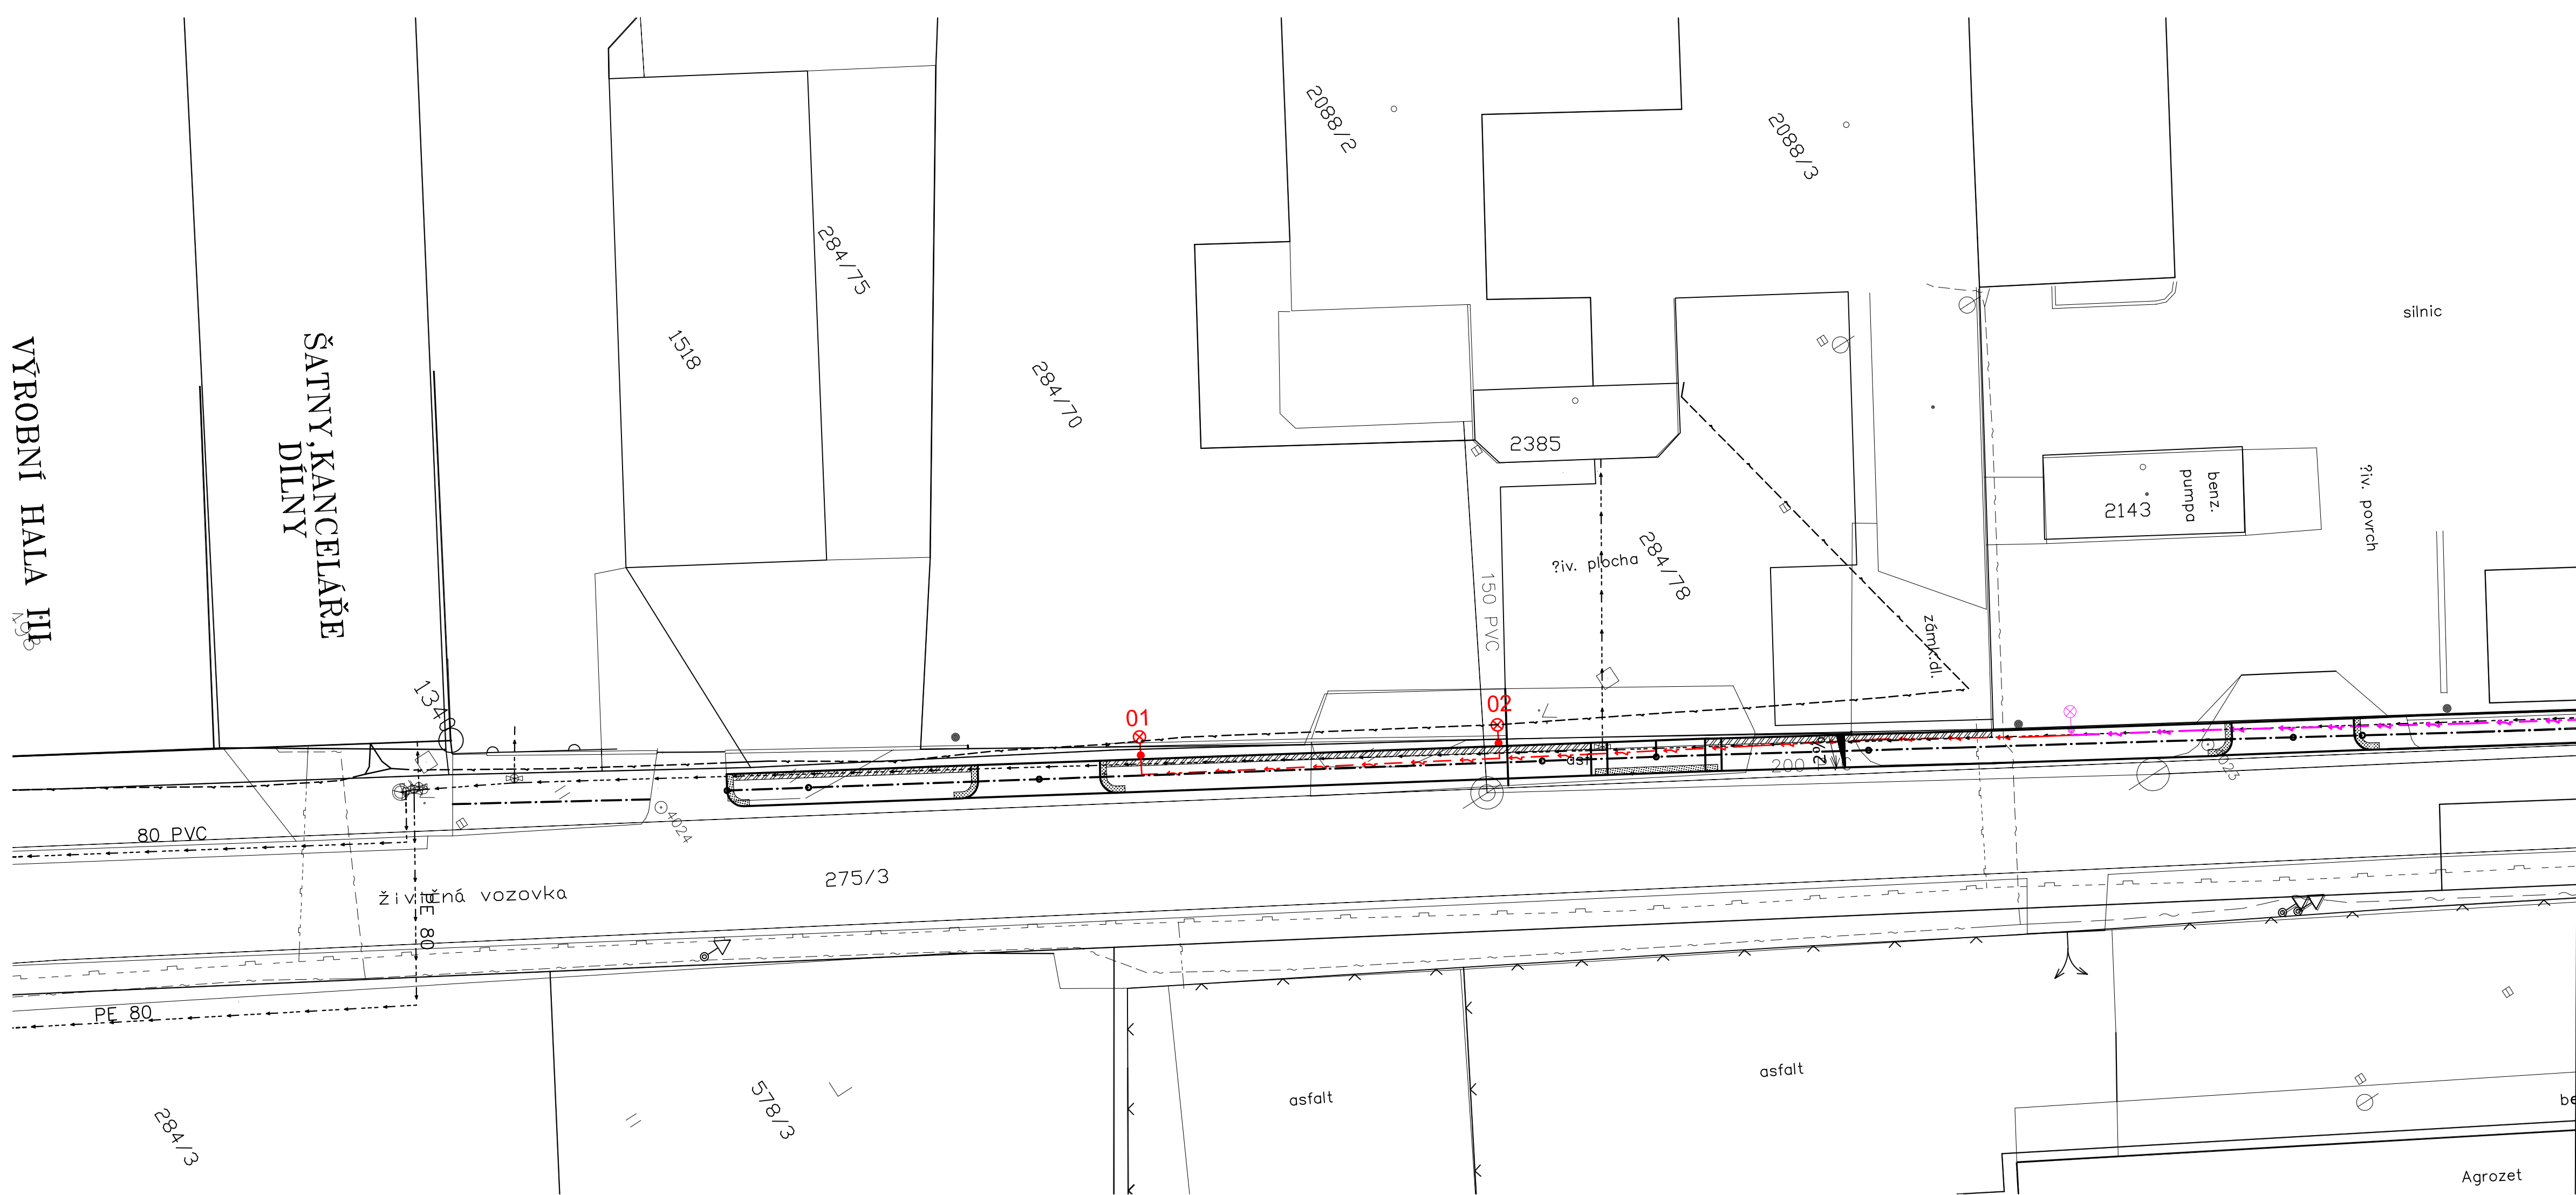

LEGENDA


- SVÍTIDLA VEŘEJNÉHO OSVĚTLENÍ
- NOVÉ SVÍTIDLA VEŘEJNÉHO OSVĚTLENÍ
- NOVÝ KABEL VEŘEJNÉHO OSVĚTLENÍ
- REKONSTRUOVANÉ VODOVODNÍ POTRUBÍ (ŘEŠENO V JINÉM PROJEKTU)
- 01** VYTÝČOVACÍ BODY

STÁVAJÍCÍ INŽENÝRSKÉ SÍTĚ

- VODOVODNÍ POTRUBÍ
- PLYNOVODNÍ POTRUBÍ
- SDĚLOVACÍ VEDENÍ
- OPTICKÁ TRASA T-MOBILE
- ELEKTRICKÉ VEDENÍ NADZEMNÍ
- ELEKTRICKÉ VEDENÍ PODZEMNÍ
- KANALIZAČNÍ POTRUBÍ
- STÁVAJÍCÍ VEŘEJNÉ OSVĚTLENÍ

TABULKA VYTÝČOVACÍCH BODŮ

BOD	X	Y
01	497433,062	1138940,310
02	497421,807	1138921,472

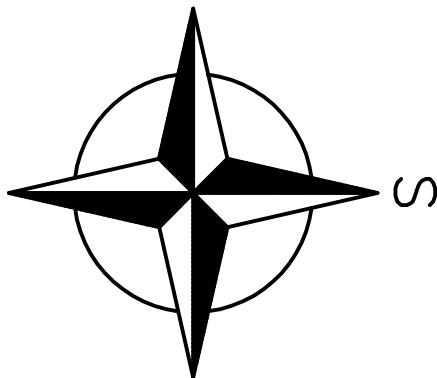

Projektant ING. PAVEL ČUNEK Vrbenská 245 75701 Valašské Meziříčí e-mail: ipc.vm@seznam.cz tel. 571 620 621	Stavba CHODNÍK UL. M. ALŠE - V. ETAPA SO 400 VEŘEJNÉ OSVĚTLENÍ	Investor Město Valašské Meziříčí Číslo zakázky 5/2018 Stupeň DSP Formát 5 x A4 Datum 01/2020 Měřítko 1:250 Číslo výkresu D.1.4.2.1
Vypracoval Ing. Simona Šipulová Zodp. projektant Ing. Simona Šipulová Kontroloval Ing. Pavel Čunek	Název výkresu SITUACE	