


PŮDORYS 2NP - VZT zař.2
M 1:50

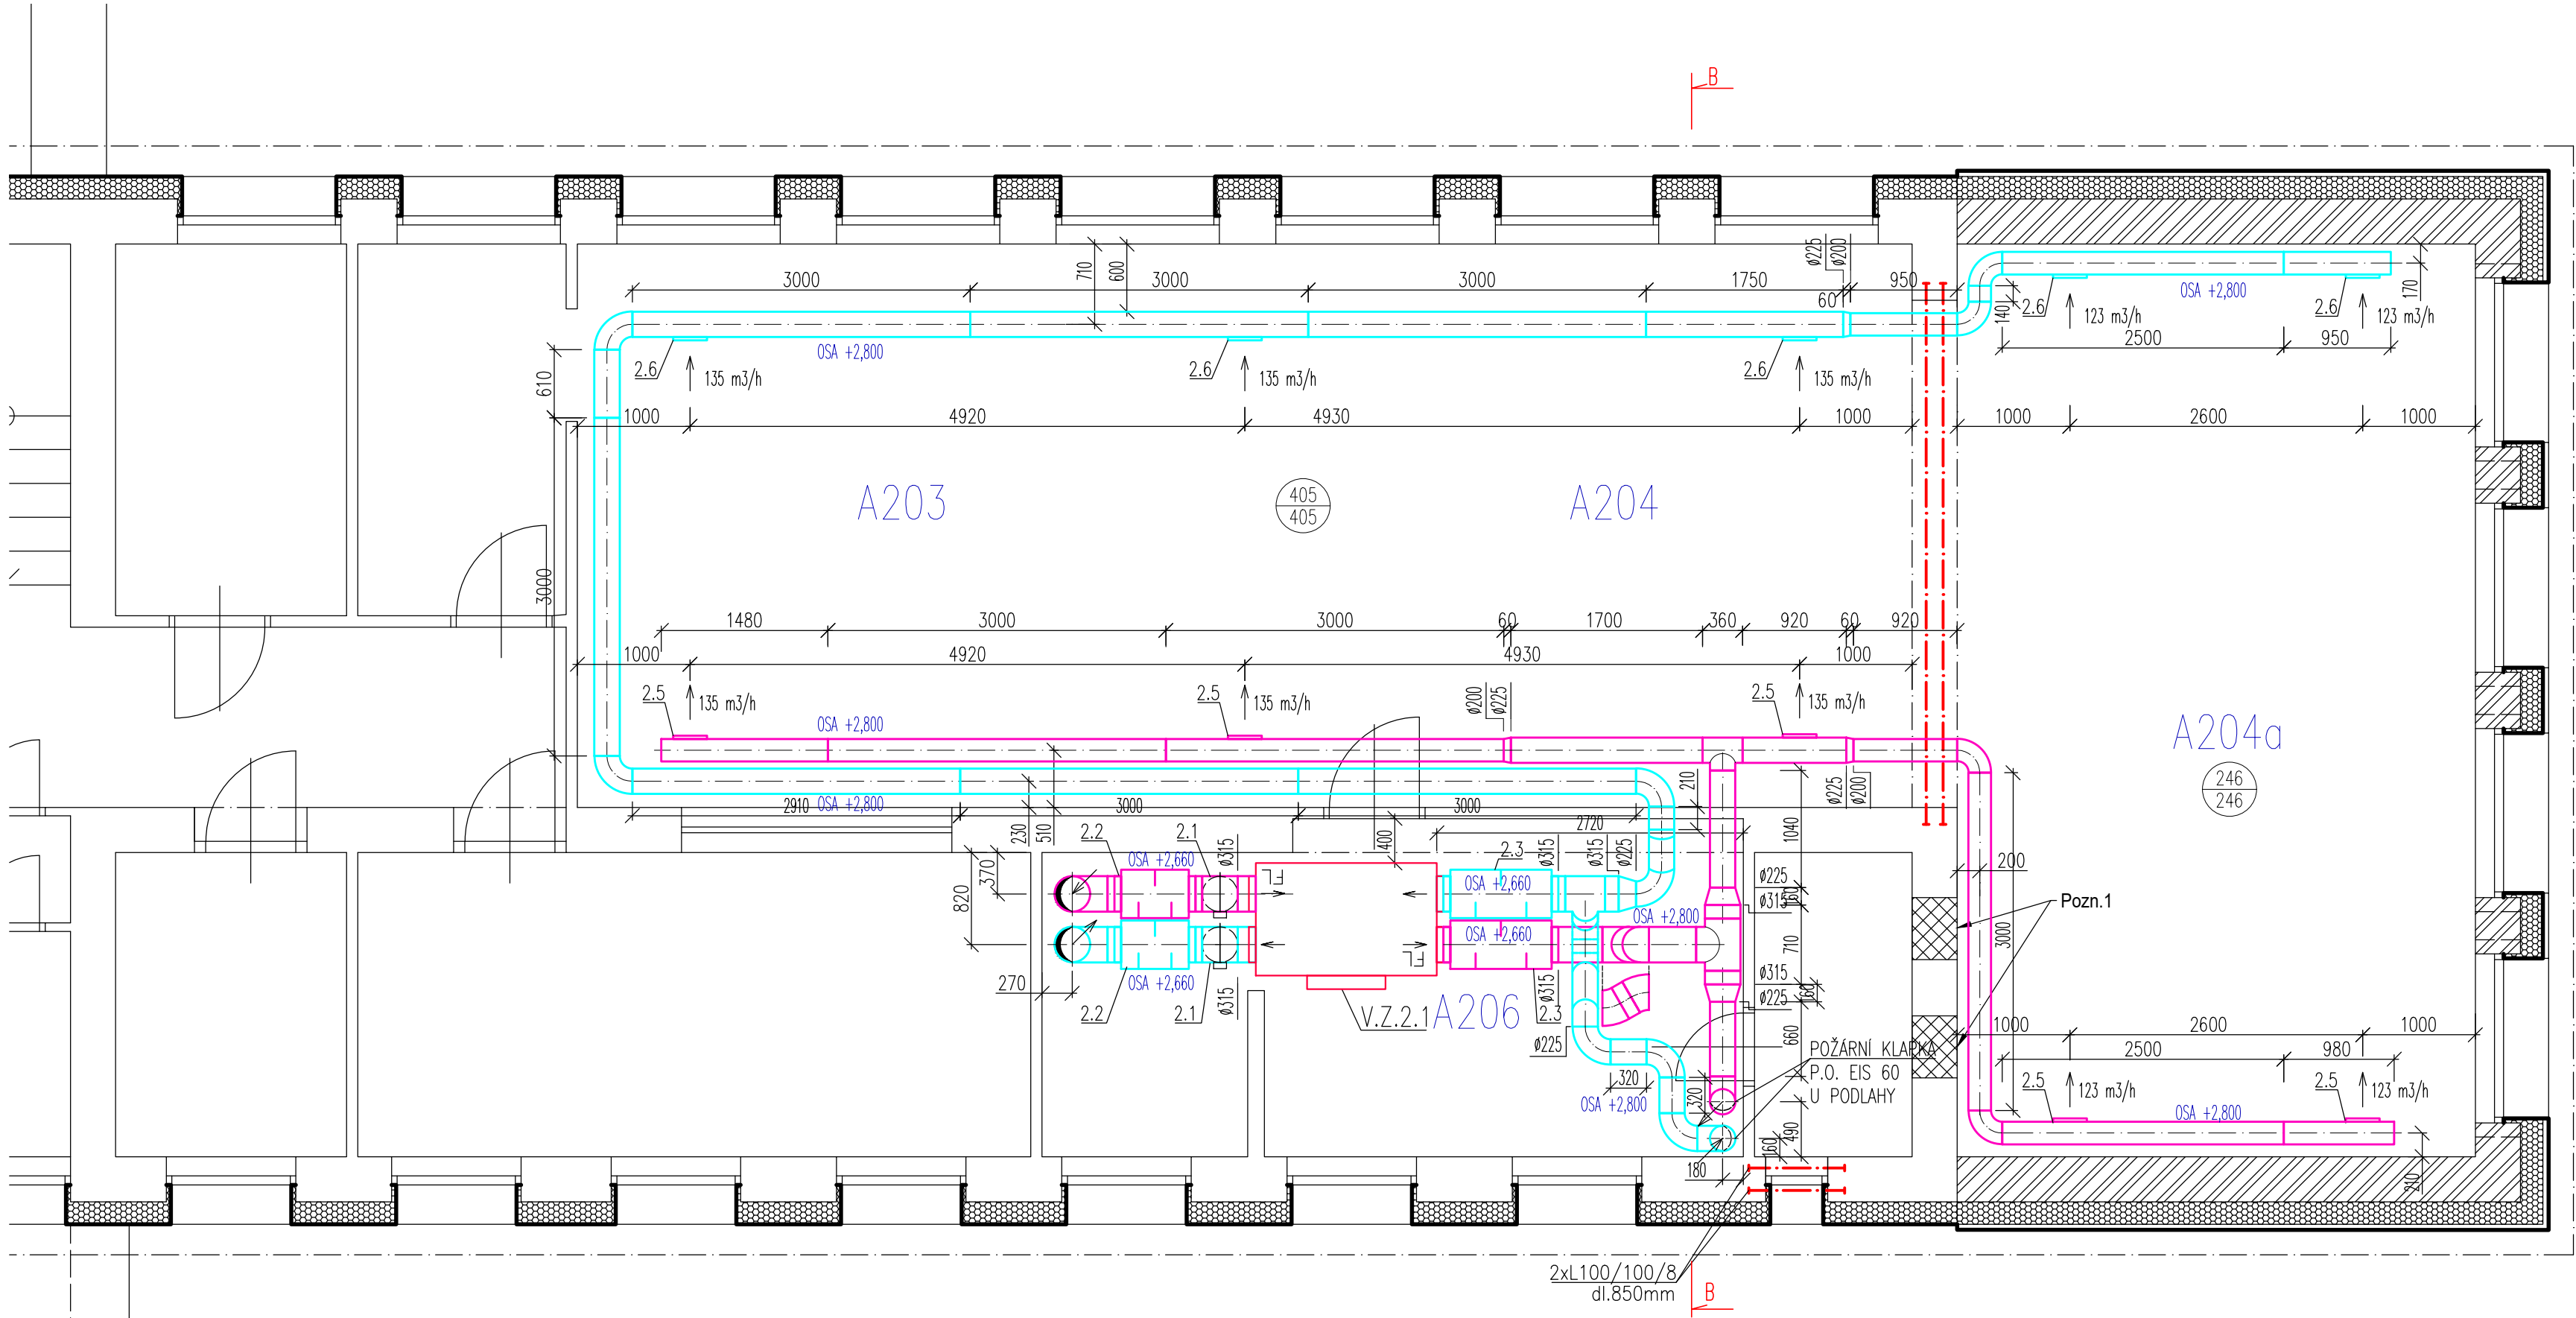


Město Valašské Meziříčí
Zlepšení tepelně-technických vlastností obvodových konstrukcí objektu MŠ Seifertova

LEGENDA ÚČELU MÍSTNOSTÍ
PAVILON A 2NP

č.m.	Účel místnosti	Plocha m²
A203	TŘÍDA	29,63
A204	HERNA	29,63
A204a	HERNA	39,06
A205	SKLAD LEHÁTEK	3,78
A206	UMÝVÁRNA, WC	17,79



LEGENDA POTRUBÍ
— PŘÍVOD VZDUCHU
— ODVOD VZDUCHU

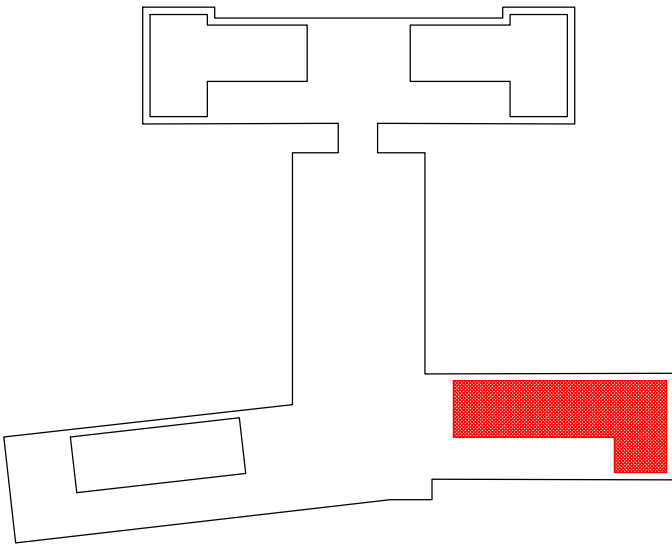SCHÉMA OBJEKTU



0,000 = 294,500 m.n.m. = 1 NP

INFORMACE NA TOMTO VÝKRESE JSOU CHRÁNĚNY AUTORSKÝM ZÁKONEM A JEJICH DALŠÍ POUŽITÍ, ZMĚNY ČI ÚPRAVY JSOU BEZ PŘEDCHOZÍHO VYROVNÁNÍ AUTORSKÝCH PRÁV TRESTNÉ.

Vypracoval Ing. Radomír TYML	Akce Zlepšení tepelně-technických vlastností obvodových konstrukcí objektu MŠ Seifertova	Investor Město Valašské Meziříčí Náměstí 7, 757 01 Valašské Meziříčí 	
Přezkoumal Ing. Petr KOSÍK		Status dokumentace DOKUMENTACE PRO PROVÁDĚNÍ STAVBY	
Schválil Ing. Petr KOSÍK		Číslo zakázky 3217	Číslo dokumentace
 Kouty 1413, 757 01 Valašské Meziříčí IČ: 05752671, DIČ: CZ05752671 info@tykoa.cz tel. 737 865 855, 777 989 929	Druh dokumentace D.1.4.1 TECHNIKA PROSTŘEDÍ STAVEB - VZDUCHOTECHNIKA	Název dokumentu PŮDORYS 2NP - VZT zař. 2	
	Měřítko 1:50	Kód dokumentace -	Index -
	Datum vydání 2020-05	Jazyk CS	Č. výkresu D141.03