


PŮDORYS 2NP - VZT zař.3
M 1:50

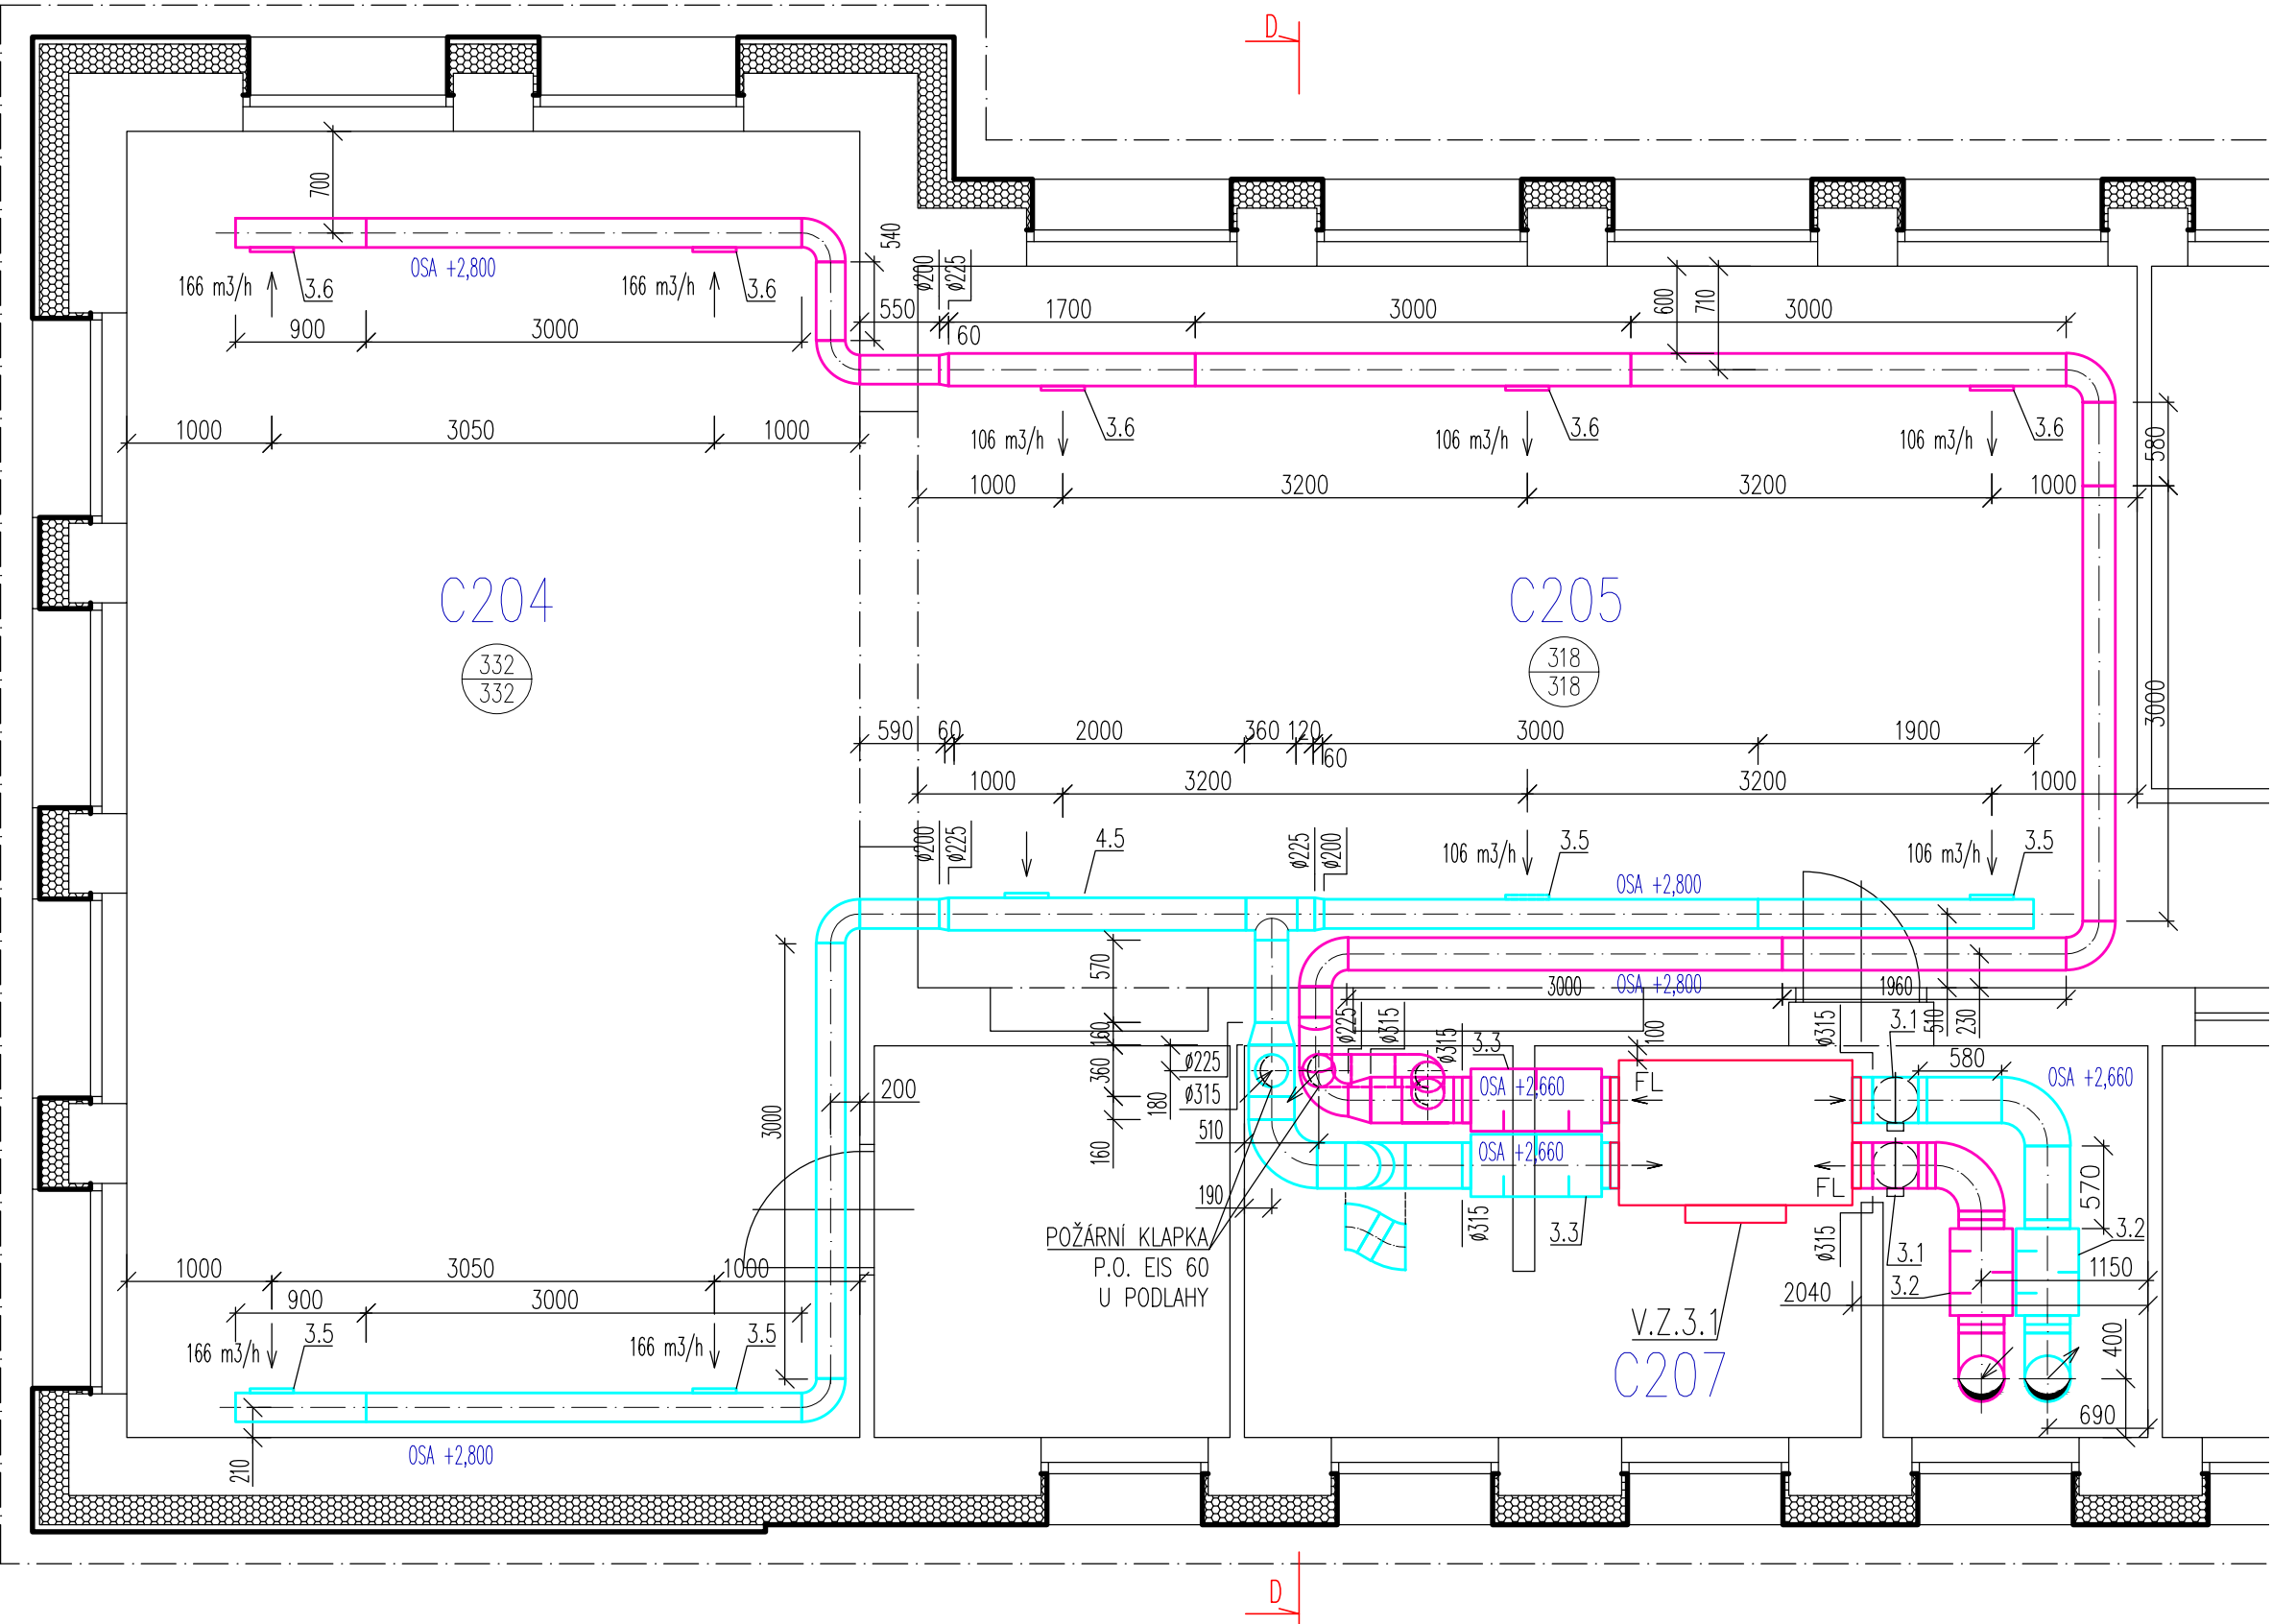


LEGENDA ÚČELU MÍSTNOSTÍ
PAVILON C 2NP

č.m.	Účel místnosti	Plocha m²
C204	HERNA	45,45
C205	TŘÍDA	43,59
C206	SKLAD LEHÁTEK	6,62
C207	UMÝVÁRNA, WC	16,33



LEGENDA POTRUBÍ
PŘÍVOD VZDUCHU
ODVOD VZDUCHU

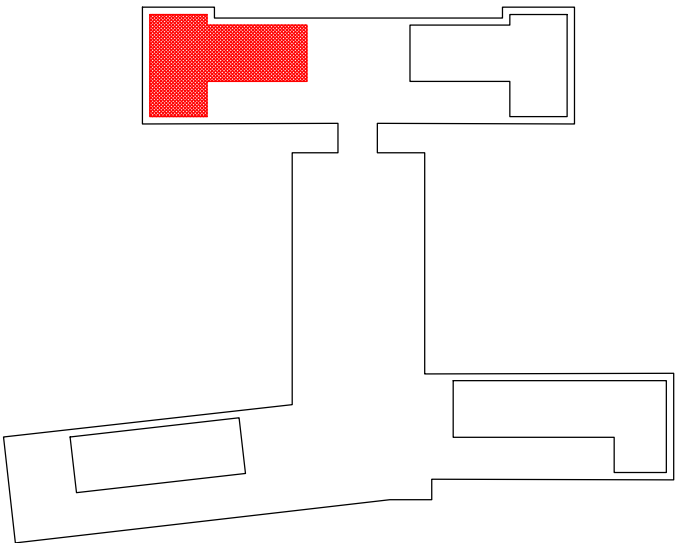SCHÉMA OBJEKTU



0,000 = 294,500 m.n.m. = 1 NP

INFORMACE NA TOMTO VÝKRESE JSOU CHRÁNĚNY AUTORSKÝM ZÁKONEM A JEJICH DALŠÍ POUŽITÍ, ZMĚNY ČI ÚPRAVY JSOU BEZ PŘEDCHOZÍHO VYROVNÁNÍ AUTORSKÝCH PRÁV TRESTNÉ.

Vypracoval Ing. Radomír TYML	Akce Zlepšení tepelně-technických vlastností obvodových konstrukcí objektu MŠ Seifertova	Investor Město Valašské Meziříčí Náměstí 7, 757 01 Valašské Meziříčí 		
Přezkoumal Ing. Petr KOSÍK				
Schválil Ing. Petr KOSÍK				
 Kouty 1413, 757 01 Valašské Meziříčí IČ: 05752671, DIČ: CZ05752671 info@tykoa.cz tel. 737 865 855, 777 989 929	Druh dokumentace D.1.4.1 TECHNIKA PROSTŘEDÍ STAVEB - VZDUCHOTECHNIKA	Status dokumentace DOKUMENTACE PRO PROVÁDĚNÍ STAVBY		
	Název dokumentu PŮDORYS 2NP - VZT zař. 3 Měřítko 1:50	Číslo zakázky 3217	Číslo dokumentace	
		Kód dokumentace -		
		Index -	Datum vydání 2020-05	Jazyk CS
		Č. výkresu D141.05		

Město Valašské Meziříčí
Zlepšení tepelně-technických vlastností obvodových konstrukcí objektu MŠ Seifertova