



JÍMACÍ VEDENÍ A UZEMNĚNÍ HROMOSVODU
BOKORYSY PAVILONŮ A+B+C


POHLEDOŘEZ P3 - na pavilon A z ulice, vstupní modul je v řezu (E - E')

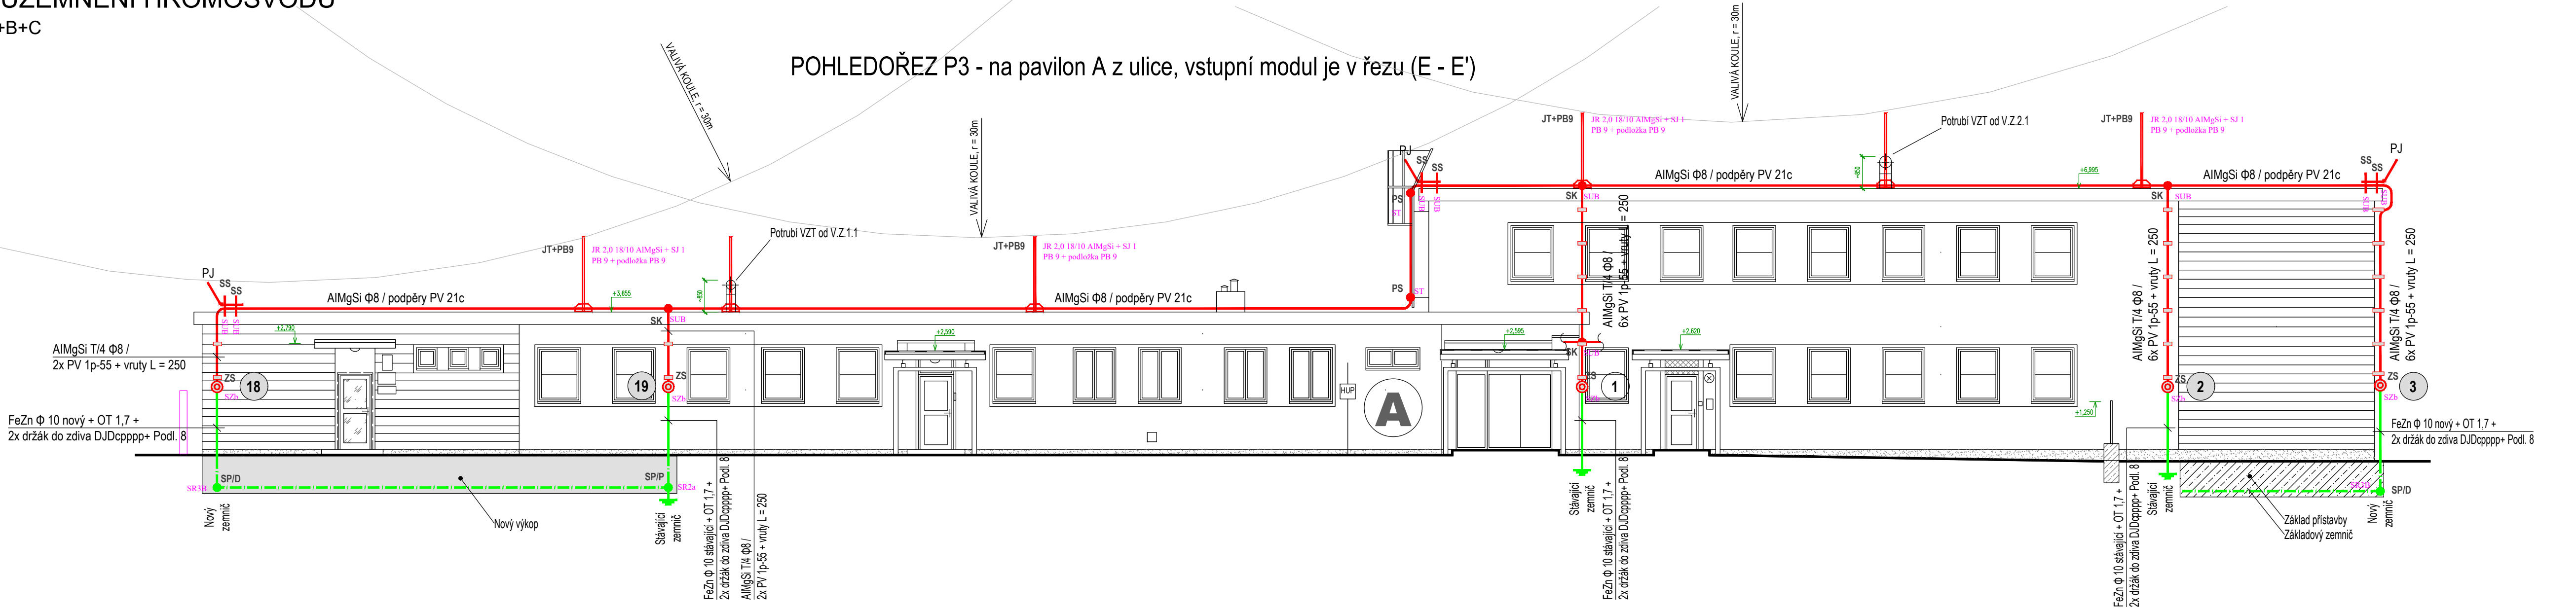


POHLEDOŘEZ P2 - na pavilon A s pavilonem C za zády, pavilon B je v řezu (D - D')

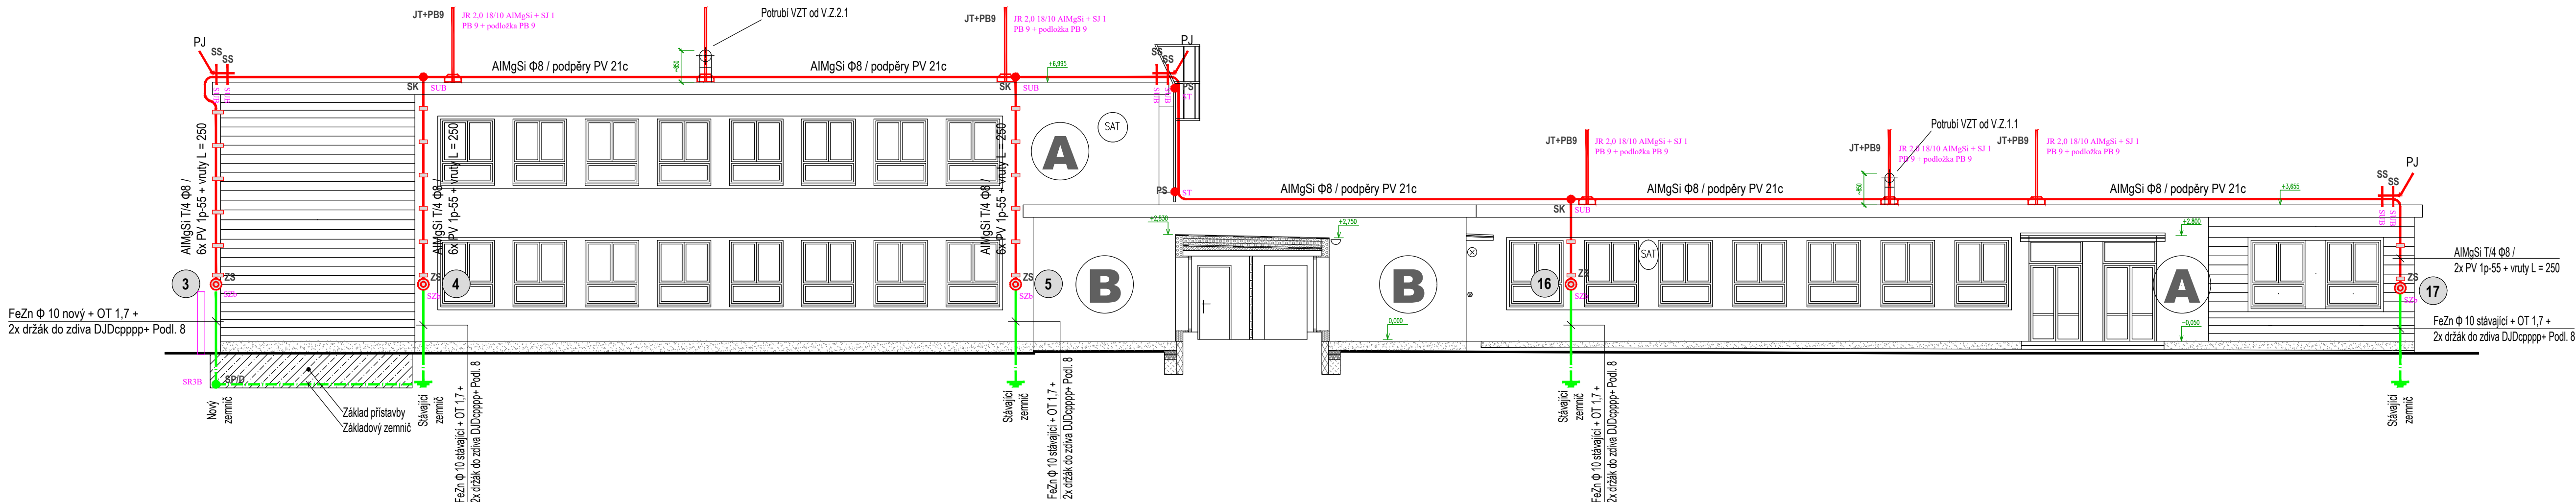

POHLEDOŘEZ P1 - na pavilon C s pavilonem A za zády, krček je v řezu (C - C')

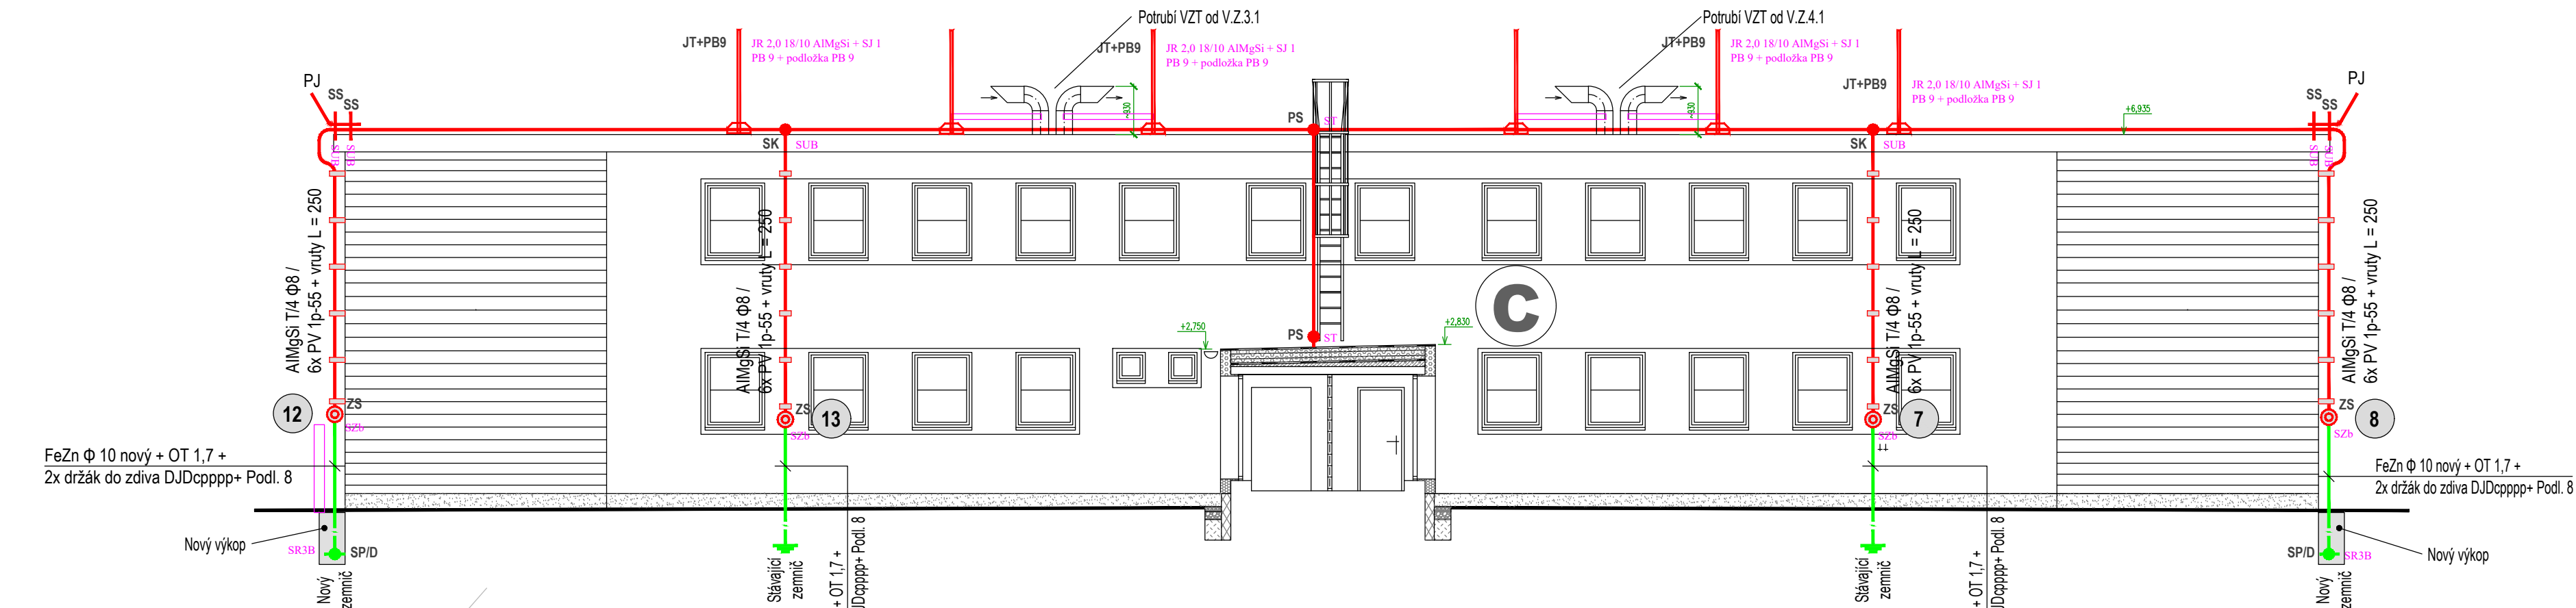

POHLED P6 - zezadu na pavilon C (JV)

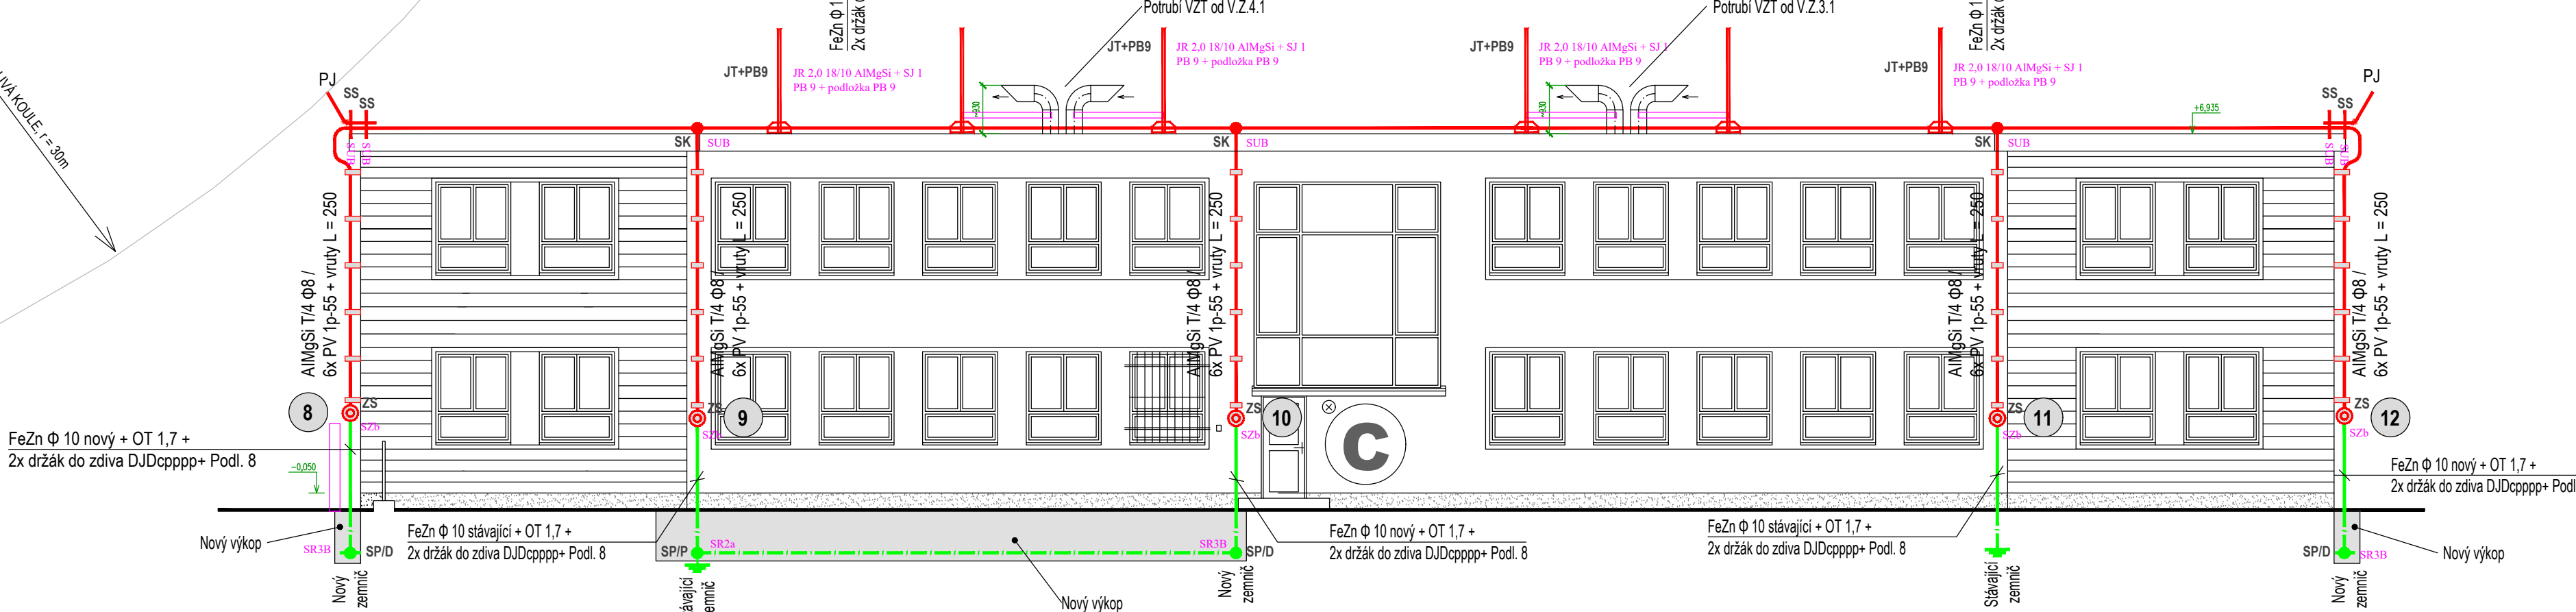

LEGENDA

- JT+PB9 JR 2.0 18/10 AIMgSi + SJ 1 PB 9 + podstolka PB 9
- JÍMACÍ TYČ 2m NA PLOCHU STŘECHY SE SVORKOU A BETONOVÝM PODSTAVCEM
- JÍMACÍ VEDENÍ + SVODY - DRÁT AIMgSi T4 Φ8
- ZKSUŠEBNÍ SVORKA + OCHRANNÁ TRUBKA S UVEDENÍM TYPŮ
- SO SK SS PS SOK SLUB SLB ST
- SPOJE HROMOSVODOVÝMI SVORKAMI NA STŘEŠE: OKAPOVÁ, KRÍŽOVÁ, SPOJOVACÍ A PŘIPOJOVACÍ NA POTRUBÍ SVODŮ - S UVEDENÍM TYPŮ
- 3
- OZNAČENÍ SVODU ŠTÍTKEM - PVC ŠTÍTKY TREMIS S ČÍSLY 1 až 10
- PJ
- POMOČNÝ JÍMACÍ DÉLKY cca 500mm ZE SVODOVÉHO VODIČE AIMgSi T4 Φ8
- ZARÍZENÍ HROMOSVODU - uzemňovací soustava:
- SESTUPY DRÁTŮ FeZn Φ10 OD ZKSUŠEBNÍ SVORKY UZEMNĚNÍ OBJEKTU: 1) KDE JE OZNAČENO SLOVNĚ (POPSÁNO), JE STÁVAJÍCÍ VODIČ 2) KDE JE OZNAČENO OBLÁČKEM, JE NOVÝ VODIČ
- UZEMŇOVACÍ VEDENÍ VE VÝKOPĚCH KOLEM OBJEKTU A V ZÁKLADU PŘÍSTAVBY - PÁSEK FeZn 30 x 4

Hladina ochrany	Vzdálenost mezi svody	Velikost ok mřížové soustavy	Poloměr valcív se koule
LPL / LPS	a	W	r
II	10m	10 x 10m	30m

TECHNICKÉ ÚDAJE HROMOSVODU

Uzemnění a ochranné vodiče, dle ČSN 33 2000-5-54 ed. 3

Instalace hromosvodů, dle ČSN EN 62305 ed. 2, objekt je zahazen podle ČSN EN 62305-2, ed. 2 do třídy LPS II

0,000 = 294.500 m.n.m. = 1 NP

INFORMACE NA TOMTO VÝKRESU JSOU CHRÁNĚNY AUTORSKÝM ZÁKONEM A JEJICH DALŠÍ POUŽITÍ, ZMĚNY ČI OPRAVY JSOU BEZ PŘEDCHOZÍHO VYROVNÁNÍ AUTORSKÝCH PRÁV TRESTNÉ.

Vypracoval Petr BILL	Ace	Investor
Projektoval Ing. Radomír TYML	Zlepšení tepelně-technických vlastností obvodových konstrukcí objektu MŠ Seifertova	Město Valašské Meziříčí Náměstí 7, 757 01 Valašské Meziříčí
Schválil Ing. Petr KOSIK		
Druh dokumentace D.1.4.3 ELEKTROINSTALACE		Status dokumentace DOKUMENTACE PRO SPOLEČNÉ POVOLENÍ
Název dokumentu JÍMACÍ VEDENÍ A UZEMNĚNÍ HROMOSVODU		Číslo zakázky 3217
Kódy dokumentu BOKORYSY PAVILONŮ A+B+C		Číslo dokumentace -
Měřítko 1:100		Index -
	Datum vydání 2020-05	Jazyk CS
	Č. výkresu D143.11	