

POPISY PŘÍSTROJŮ:

- RSS - Rezerva

Vest.zás. 400V/32A - Rezerva

R. nám.

TÚ stará

Bez popisu

Zásuvka 32A
- RMS 18 - Suterén sklepy

RMS 19 - Suterén CO sklady

RMS 1 - Obřadní síň


RS 2 - Zasedací síň přízemí

R 3 - I. patro

RS 6 -

Sířena

Zásuv.pilíře na náměstí

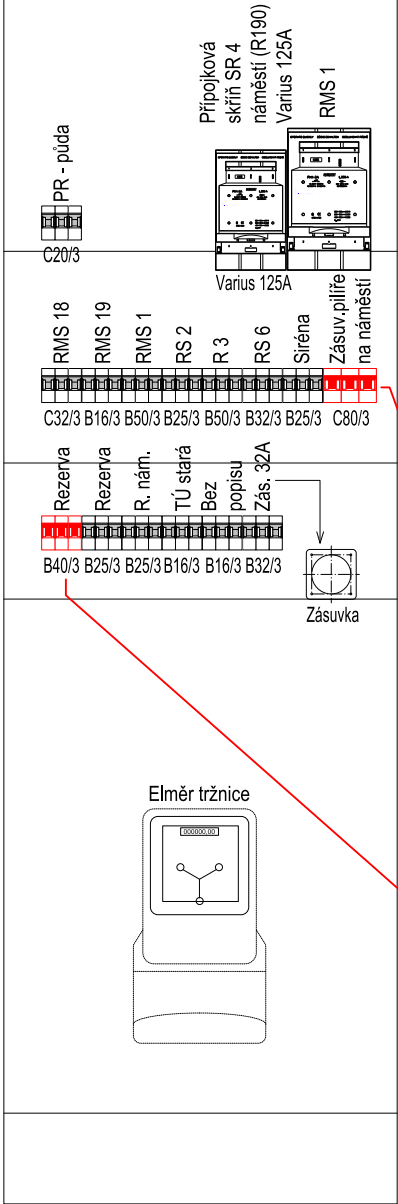

Levé pole - vývodové Pravé pole - měření MeÚ

TECHNICKÁ DATA SKŘÍŇE:

- PROVEDENÍ:

TYP:



KRYTÍ:

ROZMĚRY:
- PLECHOVÉ SKŘÍŇOVÉ DO ZDI

asi EZ Teplice

IP 40/20

2x (Š 600 x V 2250 x H 300)

INFORMACE NA TOMTO VÝKRESE JSOU CHRÁNĚNY AUTORSKÝM ZÁKONEM A JEJICH DALŠÍ POUŽITÍ, ZMĚNY ČI ÚPRAVY JSOU BEZ PŘEDCHOZÍHO VYROVNÁNÍ AUTORSKÝCH PRÁV TRESTNÉ.		Akce		Investor	
Vypracoval	Adam BILL	REVITALIZACE NÁMĚSTÍ VE VALAŠSKÉM MEZÍŘÍČI		Město Valašské Meziříčí	
Přezkoumal	Petr BILL	KATASTRÁLNÍ ÚZEMÍ VALAŠSKÉ MEZÍŘÍČI - MĚSTO		Náměstí 7, 757 01 Valašské Meziříčí	
Schválil	Ivan TOMEK				
 Hemý 914 757 01 Valašské Meziříčí IČO 64088545 projekce@360dc.cz, www.360dc.cz		Druh dokumentace		Status dokumentace	
		D.1.4.1 ELEKTROINSTALACE SO 401		DPS	
		Název dokumentu		Číslo zakázky	Číslo dokumentace
HLAVNÍ ROZVADĚČ MĚSTSKÉHO ÚŘADU RE / HR - informace a úpravy Měřítko 1:10				3016	
				Kód dokumentace	
				2016-3016	
		Index	-	Datum vydání	11/2020
		Jazyk	CS	Č. výkresu	D.1.4.1.6

TECHNICKÉ ÚDAJE ROZVODNÝCH ZAŘÍZENÍ
3PEN, AC 50Hz, 400/230V, TN-C-S

Sít':

Ochrana před úrazem elektrickým proudem:

automatickým odpojením od zdroje dle ČSN 33 2000-4-41, ed.3

- TENTO JISTIČ ZŮSTÁVÁ ZACHOVÁN PRO SO 401 - ENERGETICKÉ VÝSUVNÉ SLOUPKY NA NÁMĚSTÍ. VÝVOD: WL 001, 1-CYKY-J 4x 25 PŘES SKŘÍŇ NEPŘÍMÉHO MĚŘENÍ NAD SCHODY DO 1.PP, ROZVADĚČ R EVS.
- NOVĚ OSAZOVANÝ JISTIČ VEŘEJNÉHO OSVĚTLENÍ NÁMĚSTÍ SO 400) NA MÍSTĚ REZERVY PRO ROZVADĚČ R VOP V 1.PP VÝVOD: WL 002, CYKY-J 4x 10.