




ŘEZ D-D'

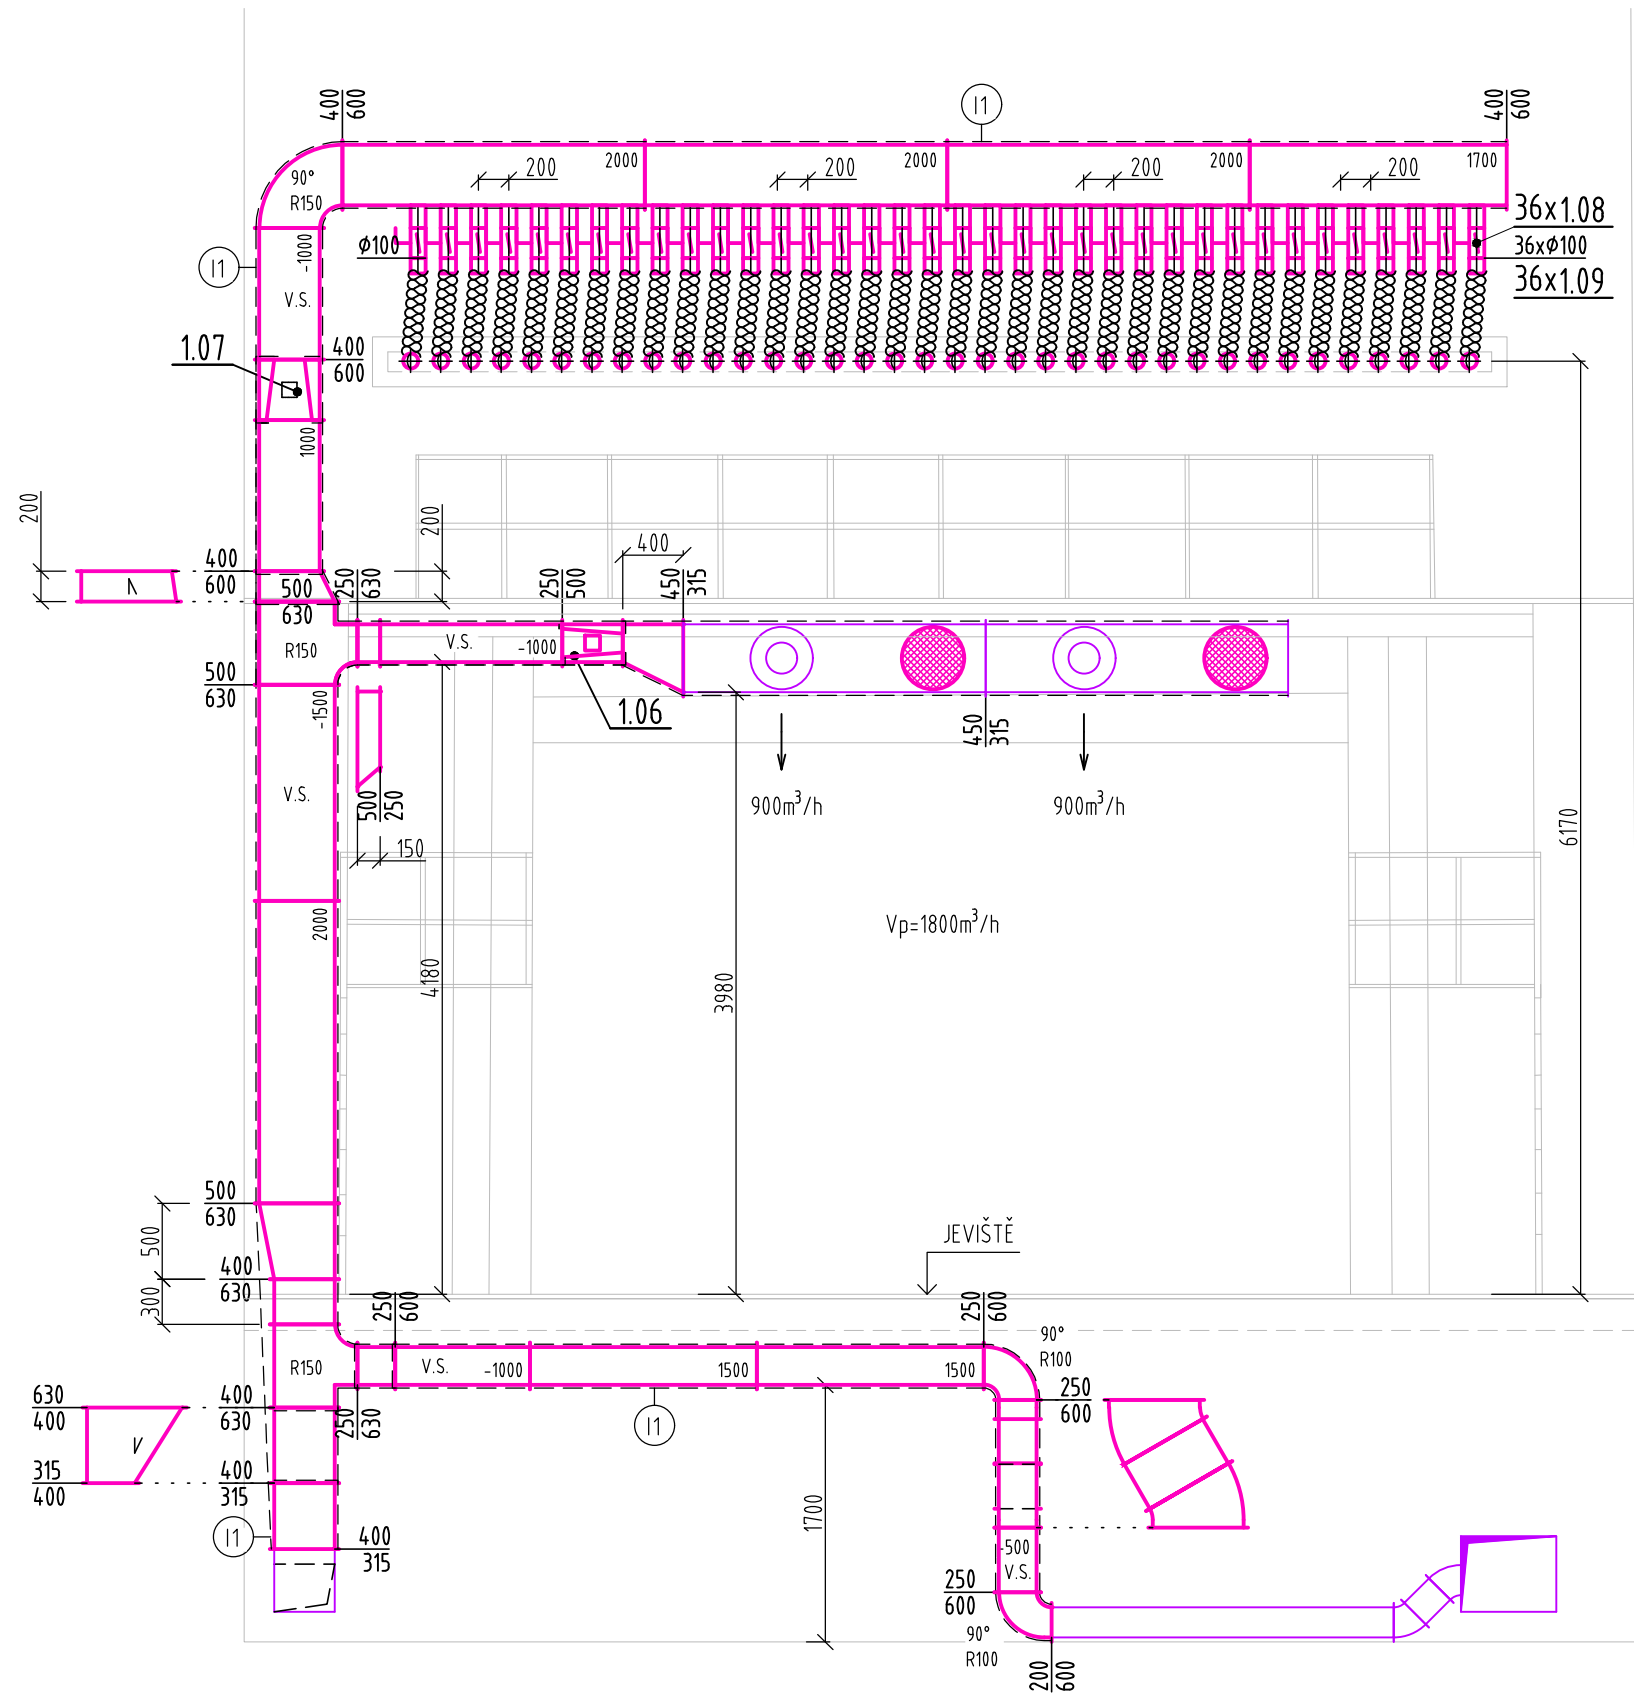

ŘEZ E-E'

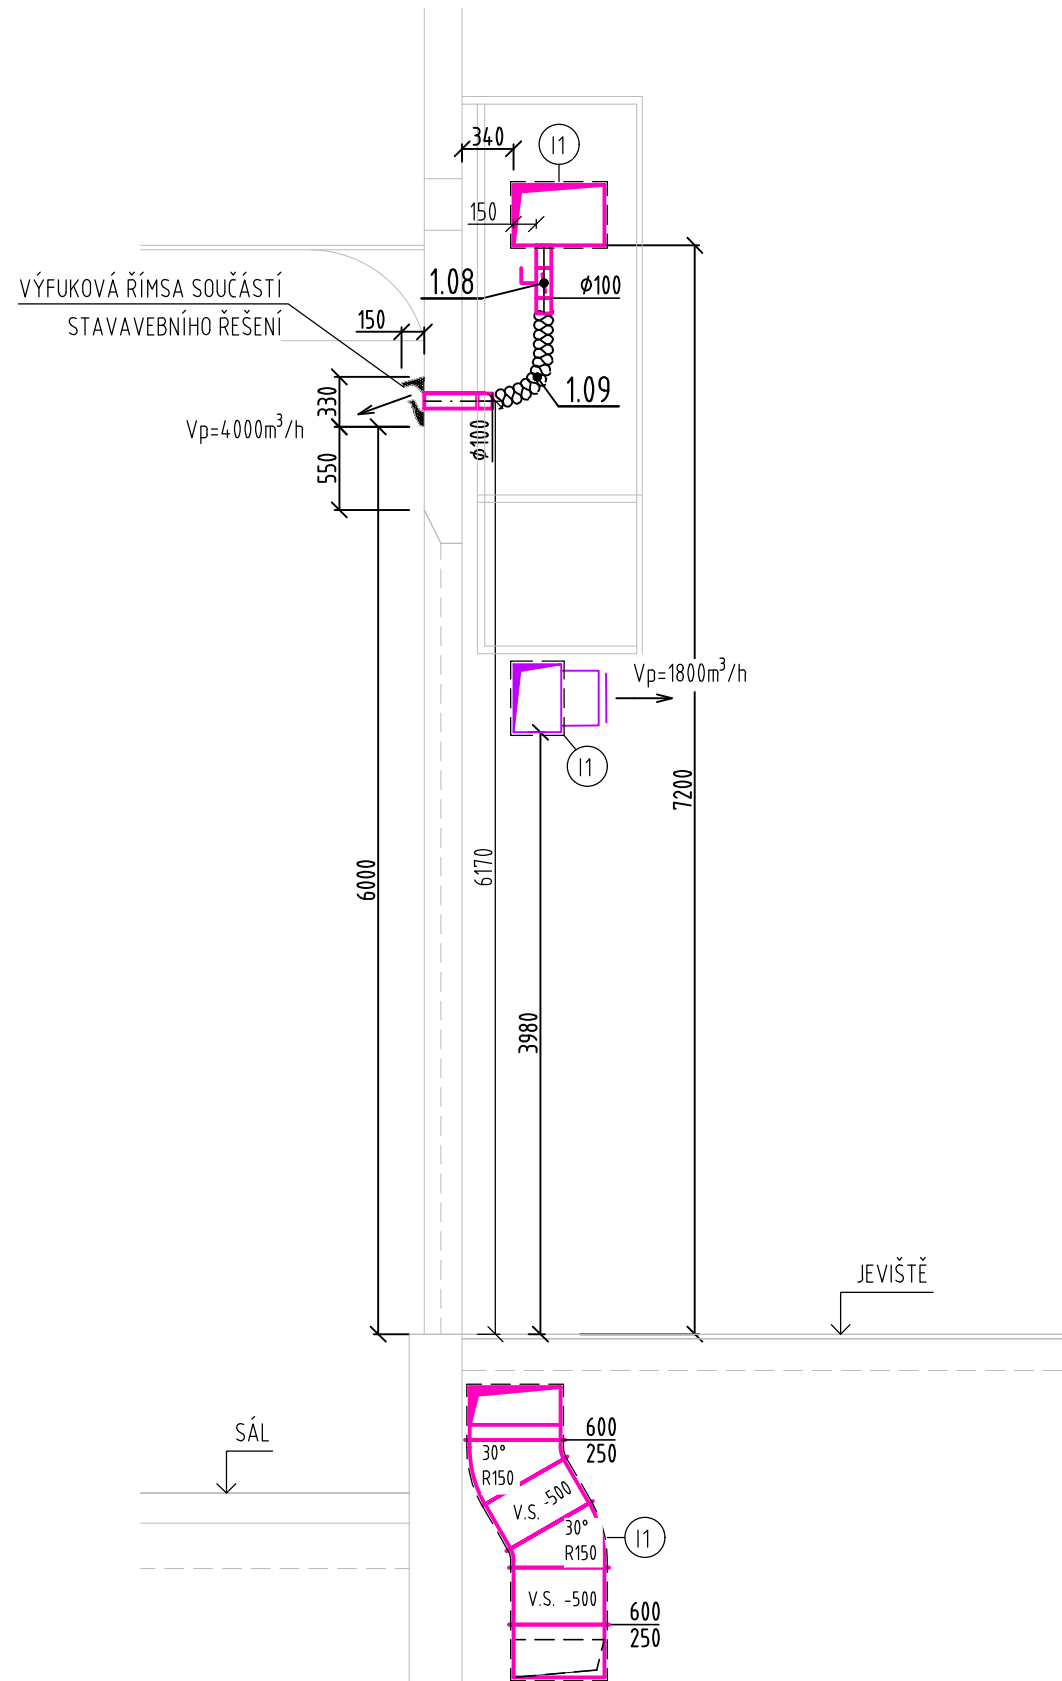

ŘEZ F-F'

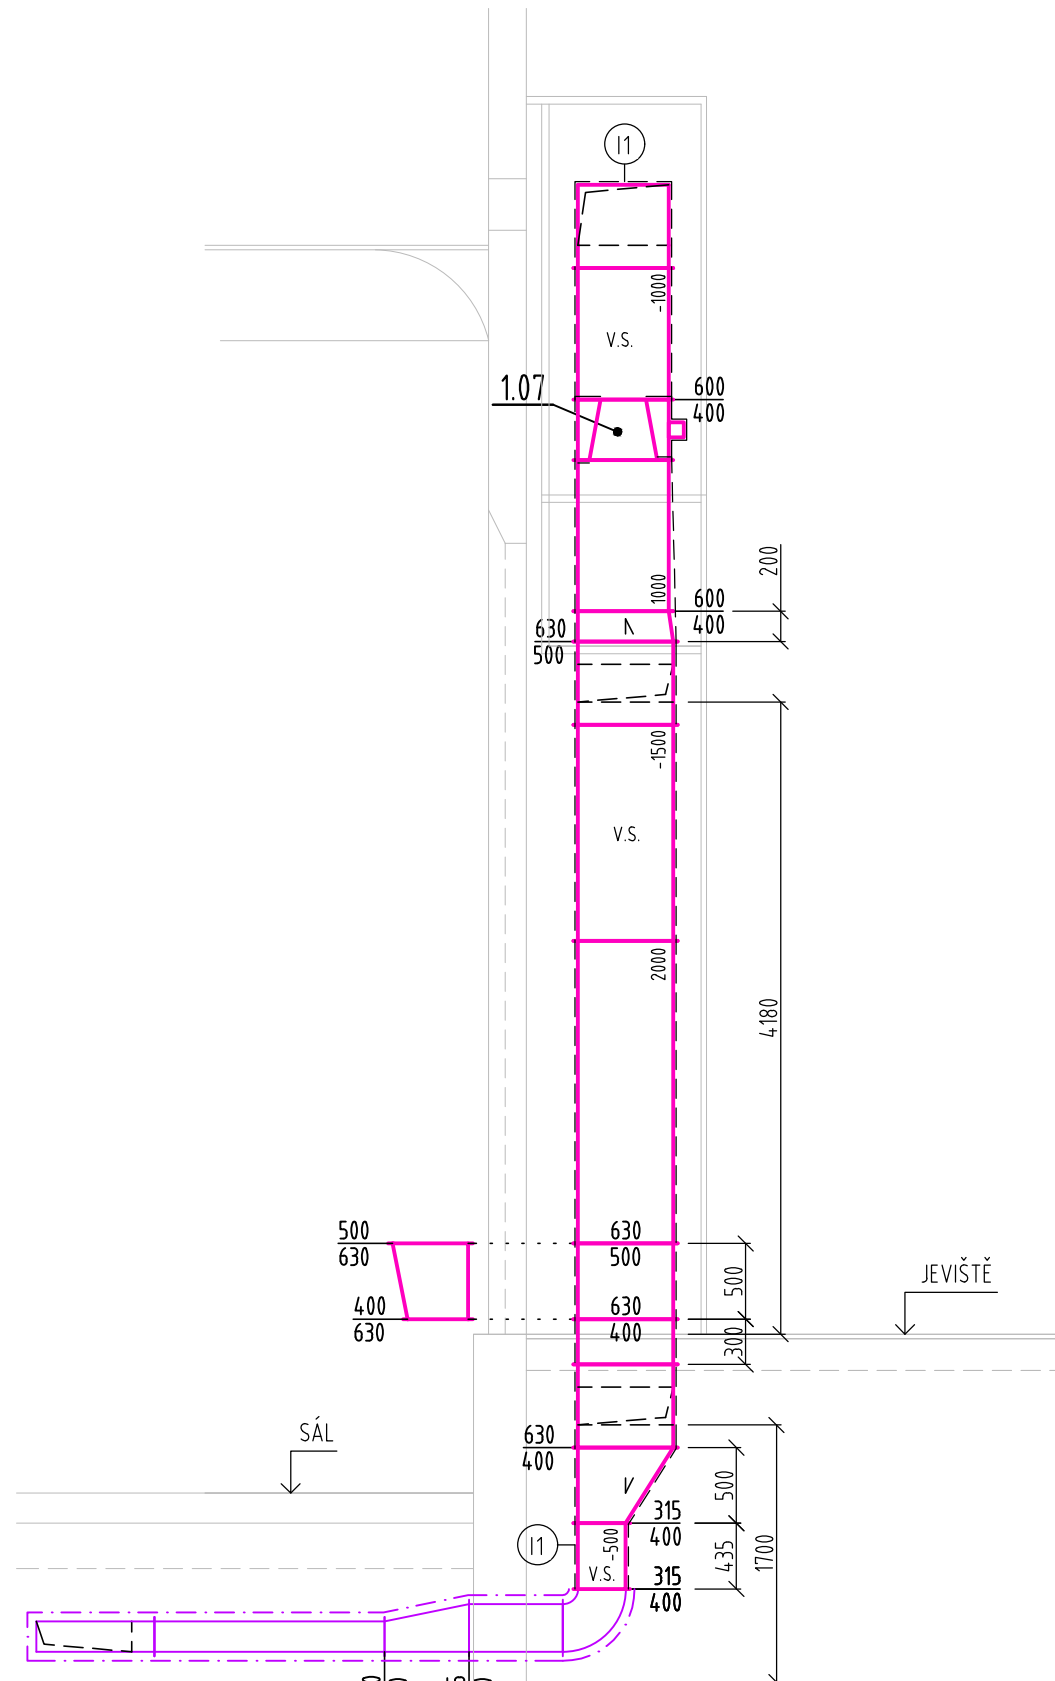

LEGENDA VZDUCHOTECHNIKY

- VZDUCHOTECHNICKÉ ZAŘÍZENÍ
- PRÍVODNÍ VZDUCH - SUB
- ODVODNÍ VZDUCH - ETA
- ČERSTVÝ VZDUCH - ODA
- ODPADNÍ VZDUCH - EHA
- STÁVAJÍCÍ POTRUBÍ
- FLEXI HADICE
- FLEXI TLUMIČ HLUKU
- POPIS

TLUMIČ HLUKU

Vp=5000m³/h

POPIS MNOŽSTVÍ VZDUCHU

Vo=5000m³/h

S.H. +0,230

KÓTA SPODNÍ HRANY POTRUBÍ OD PODLAHY

LEGENDA IZOLACÍ

- Tepelná izolace proti kondenzaci vzdušné vlhkosti ze samolepící rohože ze syntetického kaučuku; Faktor difúzního odporu $m > 7000$, použití od -40°C do $+105^{\circ}\text{C}$; součinitel tepelné vodivosti $0,038 \text{ W/m.K}$; Hloubka 9mm
- Tepelná izolace z minerální vlny v rohožích s AL polepem; použití od -40°C do $+105^{\circ}\text{C}$; Součinitel tepelné vodivosti $0,038 \text{ W/m.K}$; Hloubka 60mm

PRODIG TCV s.r.o., Ratiboř 352, 756 21 Ratiboř u Vsetína, tel. +420 734 573 671; www.prodig.eu

HIP		VYPRACOVAL		KRESLIL		<div></div> <div>PRODIG - TCV</div> <div>VYTÁPĚNÍ-CHLAZENÍ-VZDUCHOTECHNIKA</div> <div>www.prodig.eu</div>	
Ing. Ondřej Malovaný		Ing. Ondřej Malovaný		Ing. Ondřej Malovaný			
INVESTOR:		Město Valašské Meziříčí, Náměstí 7/5, 757 01 Valašské Meziříčí 1					
MÍSTO STAVBY:		Zámek Žerotínův, Komenského 1, 75701 Valašské Meziříčí					
AKCE:		ZAJIŠTĚNÍ MIKROKLIMATU PRO SPOLEČENSKÝ SÁL ZÁMKU ŽEROTÍNŮV VE VALAŠSKÉM MEZIRÍČÍ				DATUM: 11/2021	
						FORMÁT: 4 A4	
ČÁST:		D.1.2 - VZDUCHOTECHNIKA				ZAK. Č.:	
NÁZEV VÝKRESU:		ŘEZY D-D'; E-E'; F-F'				STUPĚN: DPS	
						MĚŘÍTKO: 1:50	
						ČÍSLO VÝKRESU: 14	
						VÝTIŠK Č.:	